

**STATO ATTUALE**

spallato

CANALIZZAZIONI ELETTRICHE esistenti da spostare

200

200

Contrafessato

**NUOVA INSTALLAZIONE**

spallato

200

200

LINEE SPE LINEE BT

100


75

300


300

Contrafessato

CANALIZZAZIONI ELETTRICHE

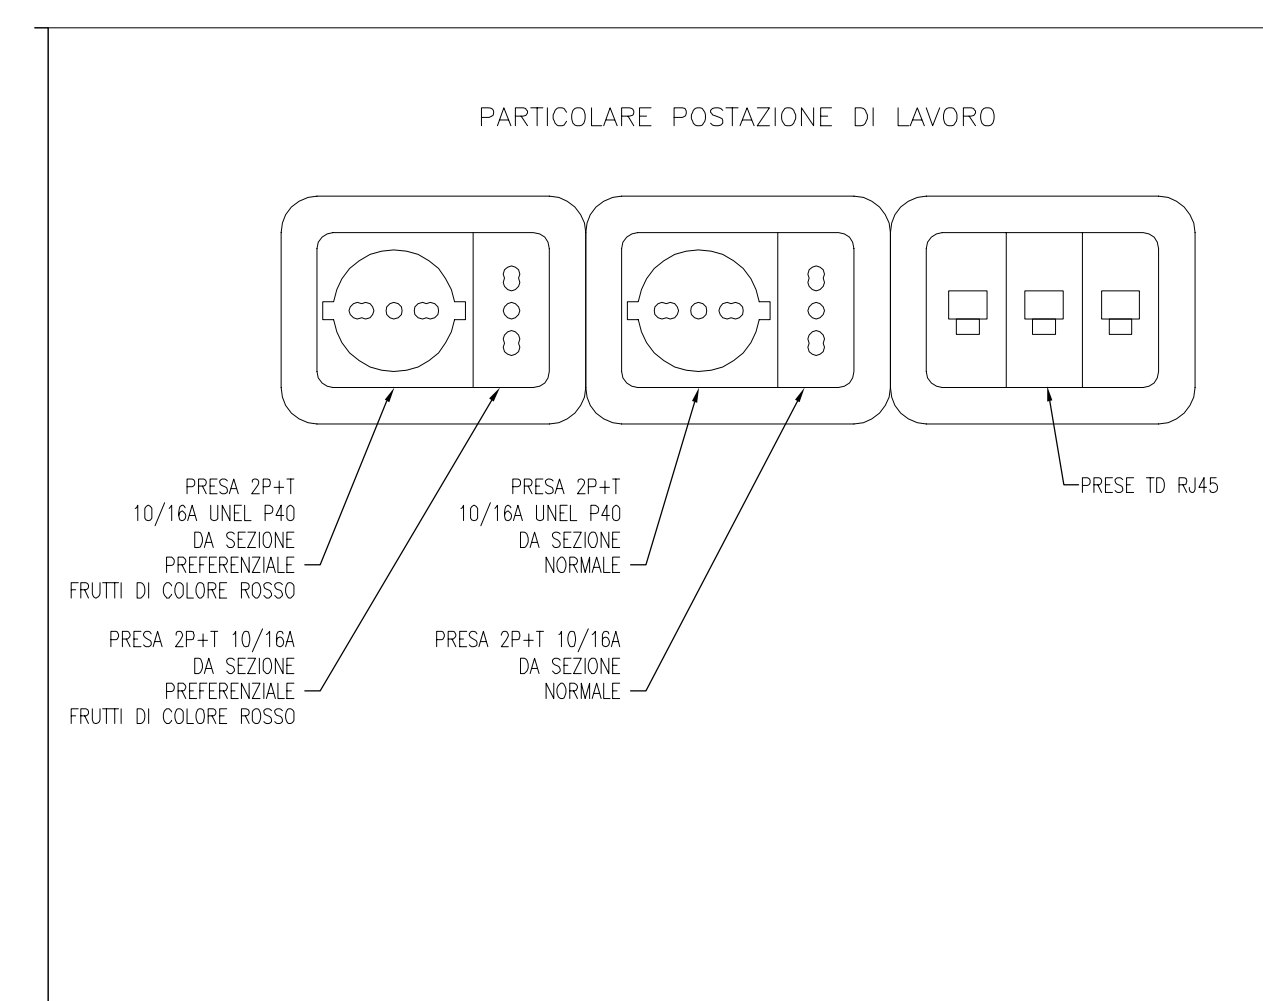

LEGENDA IMPIANTI								
CODICE EPU	SIMBOLO	DESCRIZIONE	CODICE EPU	SIMBOLO	DESCRIZIONE	CODICE EPU	SIMBOLO	DESCRIZIONE
ESISTENTE		Scatole per 5 fili	D04.NP.06		Polifase con tempo a LED D4/M, escluso D4, data per installazione a data 2/7/2014	D08.007.005.a		Pulsante manuale di sfondo scuro
D01.004.005.a		Pulsante luce a parete	D04.NP.05		Polifase con tempo a LED D4/M, 30W	D08.007.020.a		Pannello d'allarme antinquinamento
D01.004.005.a		Pulsante luce a soffitto	D04.NP.10		Polifase stop con tempo a LED D4/M	D08.007.015.d		Sfondo di sfondo scuro con sfondo scuro
D01.001.010.a		Manovella a sfondo scuro	D04.NP.09		Polifase stop con tempo a LED D4/M	D08.004.010.a		Manovella a sfondo scuro
ESISTENTE		Manovella a sfondo scuro	045165 a		Polifase con tempo a sfondo scuro 1/10/10	D08.004.035.a		Manovella a sfondo scuro
ESISTENTE		Manovella a sfondo scuro	155005 c		Apparecchio d'illuminazione a sfondo scuro	D08.004.025		Manovella a sfondo scuro
D01.001.010.a		Manovella a sfondo scuro	155006		Apparecchio d'illuminazione a sfondo scuro	D08.004.020.a		Manovella a sfondo scuro
ESISTENTE		Manovella a sfondo scuro	045149 b		Apparecchio d'illuminazione a sfondo scuro	D08.004.020.a		Manovella a sfondo scuro
D01.001.010.a		Manovella a sfondo scuro	045140 c		Apparecchio d'illuminazione a sfondo scuro	D08.004.020.a		Manovella a sfondo scuro
D01.001.035.b		Manovella a sfondo scuro	045163 a		Apparecchio d'illuminazione a sfondo scuro	D08.007.010		Manovella a sfondo scuro
D01.001.035.b		Manovella a sfondo scuro	153014 b		Apparecchio d'illuminazione a sfondo scuro	185051		Manovella a sfondo scuro
			025218 a		Apparecchio d'illuminazione a sfondo scuro	185065 d		Manovella a sfondo scuro
			025219 a		Apparecchio d'illuminazione a sfondo scuro	18507 c		Manovella a sfondo scuro
ESISTENTE		Manovella a sfondo scuro	025218 a		Apparecchio d'illuminazione a sfondo scuro	185044 a		Manovella a sfondo scuro
D01.001.035.d		Manovella a sfondo scuro	025218 a		Apparecchio d'illuminazione a sfondo scuro	185010 b		Manovella a sfondo scuro
ESISTENTE		Manovella a sfondo scuro	025218 a		Apparecchio d'illuminazione a sfondo scuro	185004 a		Manovella a sfondo scuro
D08.007.005.a		Manovella a sfondo scuro	005.004.005.a		Apparecchio d'illuminazione a sfondo scuro	185006		Manovella a sfondo scuro
ESISTENTE		Manovella a sfondo scuro	025164 c		Apparecchio d'illuminazione a sfondo scuro	185042		Manovella a sfondo scuro
D01.001.015.m		Manovella a sfondo scuro	006.001.025.b		Apparecchio d'illuminazione a sfondo scuro	185030 b		Manovella a sfondo scuro
D01.001.015.r		Manovella a sfondo scuro	006.001.035.d		Apparecchio d'illuminazione a sfondo scuro	015.130 a		Manovella a sfondo scuro
D06.010.045		Manovella a sfondo scuro	001.001.025		Apparecchio d'illuminazione a sfondo scuro	005.001.060.d		Manovella a sfondo scuro
D06.010.045		Manovella a sfondo scuro	001.001.025		Apparecchio d'illuminazione a sfondo scuro	007.NP.20		Manovella a sfondo scuro
D06.010.045		Manovella a sfondo scuro	001.001.025		Apparecchio d'illuminazione a sfondo scuro	007.NP.21		Manovella a sfondo scuro

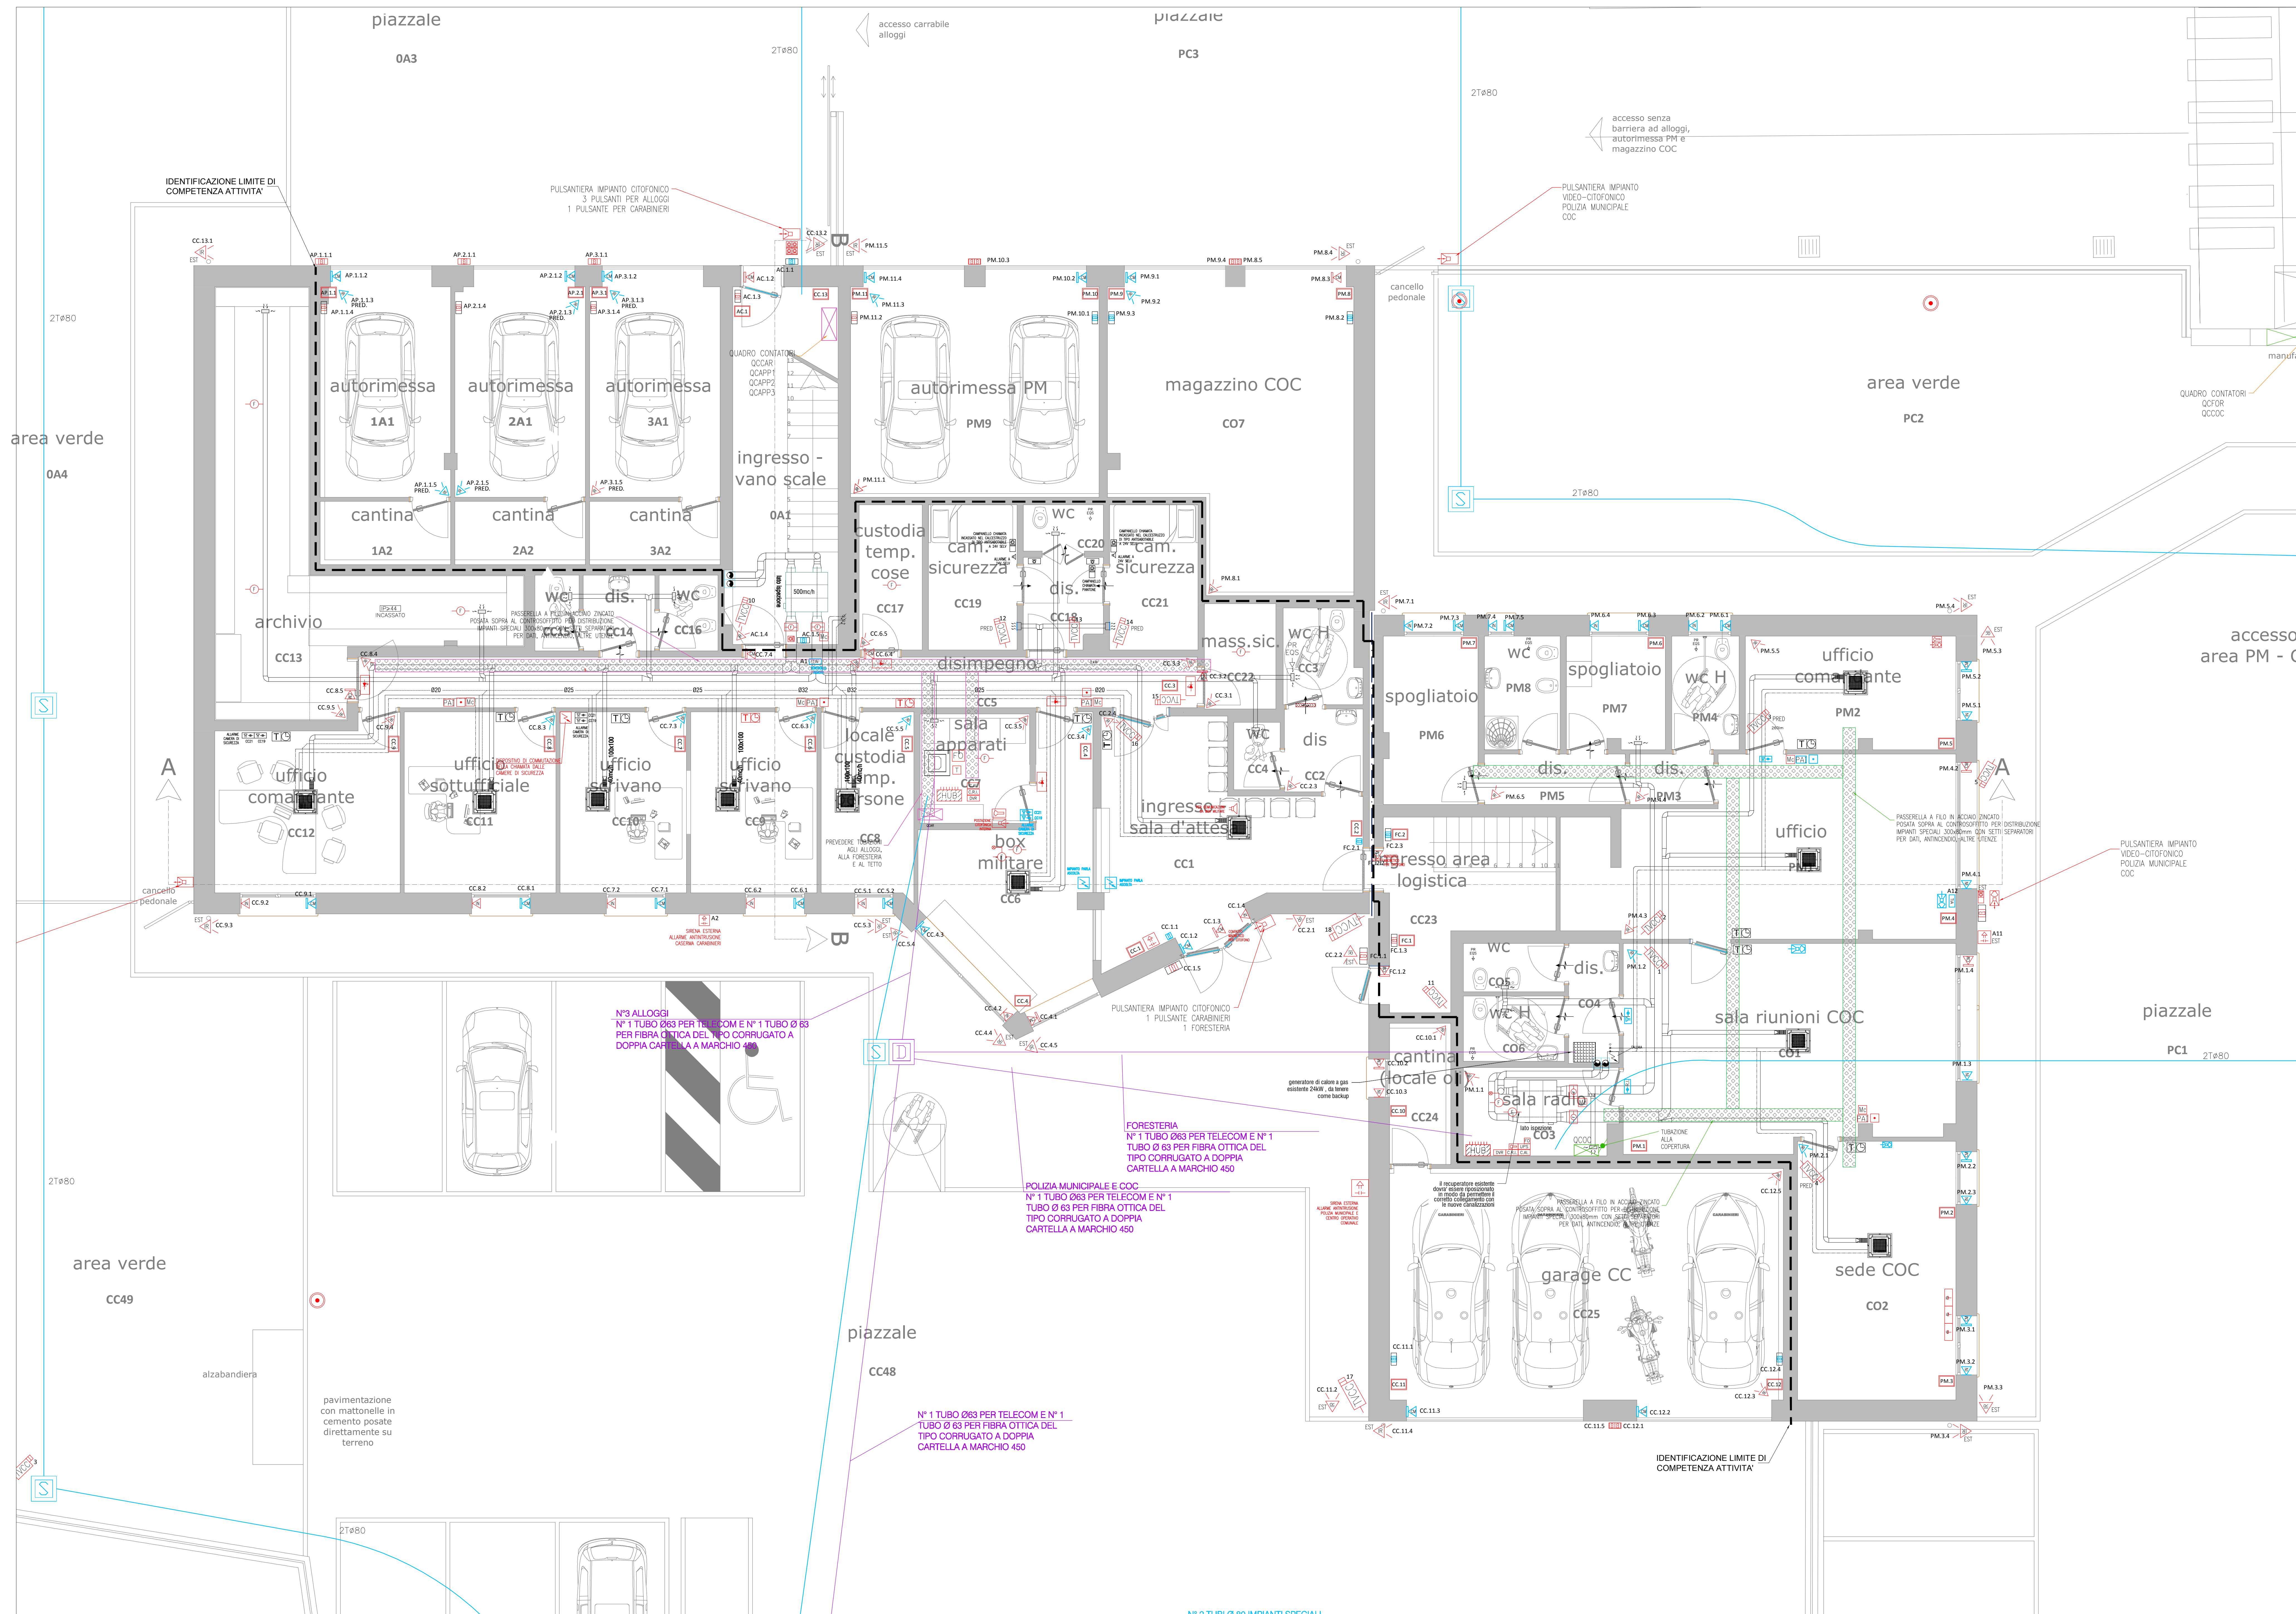

LEGENDA IDENTIFICATIVA APPARECCHIATURE
<p><b>LA SIMBOLOGIA DI COLORE NERO IDENTIFICA:</b>  Apparecchiatura e/o impianto esistente da verificare e da collegare</p>
<p><b>LA SIMBOLOGIA DI COLORE DIVERSO DAL NERO IDENTIFICA:</b>  Apparecchiatura e/o Impianto da installare e/o da completare</p>

- NOTE:
- TUTTI GLI ELEMENTI POSTI ALL'INTERNO DELLE CAMERE DI SICUREZZA DEVONO ESSERE DI TIPO ANTISOTTAIBILE E ANTISIMTABILE
- L'IMPIANTO ANTINTRUSIONE E' DA CONSIDERARSI "COMPLETO" NELLA CASERMA DEI CARABINIERI E NELLA SEDE DELLA POLIZIA MUNICIPALE CENTRO OPERATIVO COMUNALE E DA CONSIDERARSI SOLO PREDISPOSTO NELLA FORESTERA DEI CARABINIERI E NEGLI ALLOGGI DEI CARABINIERI.
- L'IMPIANTO RIVELAZIONE INCENDI E' DA CONSIDERARSI "COMPLETO" NELLA CASERMA DEI CARABINIERI E NELLA SEDE DELLA POLIZIA MUNICIPALE/CENTRO OPERATIVO COMUNALE E DA CONSIDERARSI "SOLO PREDISPOSTO" NELLA FORESTERA DEI CARABINIERI E NEGLI ALLOGGI DEI CARABINIERI
- PREVEDERE INTERFACCIAZIONE IMPIANTO TELEFONICO A RETE TRASMISSIONE DATI E IMPIANTO ANTINTRUSIONE



**COMPLETAMENTO POLO SICUREZZA  
IN VIA NERUDA - VIA UNGARETTI  
AI SENSI ART. 1 COMMA 2 LETT. A) LEGGE 120/2020**

committente:  
 Città di Castel Maggiore  
 3° Settore LL.PP. e Ambiente  
 Servizio Lavori Pubblici  
 lavori@pubblici@comune.castel-maggiore.bo.it

Geom. Lucia Campana

**coordinamento generale:**  
Ing. Giovanni Stradi

coordinamento generale:  
ing. Giovanni Stacci

**SGLAB s.r.l.**  
via magenta 9  
40128 bologna BO  
051373013  
star@sglab.it  
www.sglab.it  
a concesso: 9370

coordinamento generale:  
ing. Giovanni Stacci

direttore tecnico:

mandanti  
STUDIO AZ S.r.l.  
via Mattei 88/b - Bologna

progetto e DL impianti elettrici

Per. Ind. Loris Amaduz

PROGETTO ESECUTIVO

titolo: **PROGETTO IMPIANTI ELETTRICI**  
**Pianta piano terra**  
**Impianti Speciali**

scale: 1:50

data: aprile 2021  
file: IEC-08 - Progetto Impianti Elettrici.doc

1E-06