



Città di Castel Maggiore  
(Bologna)

3° Settore LL.PP. e Ambiente  
Servizio Lavori Pubblici  
Tel.051/63.86.749 -Fax 051/63.86.800  
lavori.pubblici@comune.castel-maggiore.bo.it  
comune.castelmaggiore@cert.provincia.bo.it

 
PROGETTO ESECUTIVO  
REALIZZAZIONE POLO SICUREZZA  
IN VIA NERUDA - VIA UNGARETTI

Progettista architettonico:	Masiello Ing. Nicola	Collaboratori:	Capone Ing. Carmine Calanca P.I.E. Simonetta Alboni P.A. Gilberto Tolomelli Ing. j. Claudio
Progettista e D.L. strutture:	Giovannini Ing. Paolo sgLab s.a.s. - Bologna	Collaboratori:	Dalmonte Ing. Cristian sgLab s.a.s. - Bologna
Progettista e D.L. imp. elettrici:	Rivizzigno Dott. Ing. Marcello L Studio Tecnico Rivizzigno - Forlì	Collaboratori:	Piamonti Per. Ind. Alessio
Progettista e D.L. imp. meccanici:	Rivizzigno Per. Ind. Niccola Studio Tecnico Rivizzigno - Forlì	Collaboratori:	Bacalu Per. Ind. Jan
Coord. sicurezza progettazione:	Masiello Ing. Nicola		
RUP:	Campana Geom. Lucia		

Oggetto:

IMPIANTI IDRICI

Scala: 1:200		Elaborato n.: <b>IM-I</b>
Data: gennaio 2017		
Rev 01		




Locali Polizia Municipale e Centro Operativo Comunale  
Impianto di riscaldamento autonomo con produzione di  
acqua calda sanitaria istantanea




Locali CARABINIERI / FORESTERIA / ALLOGGI  
Impianto di produzione ACS centralizzato


Pianta piano terra

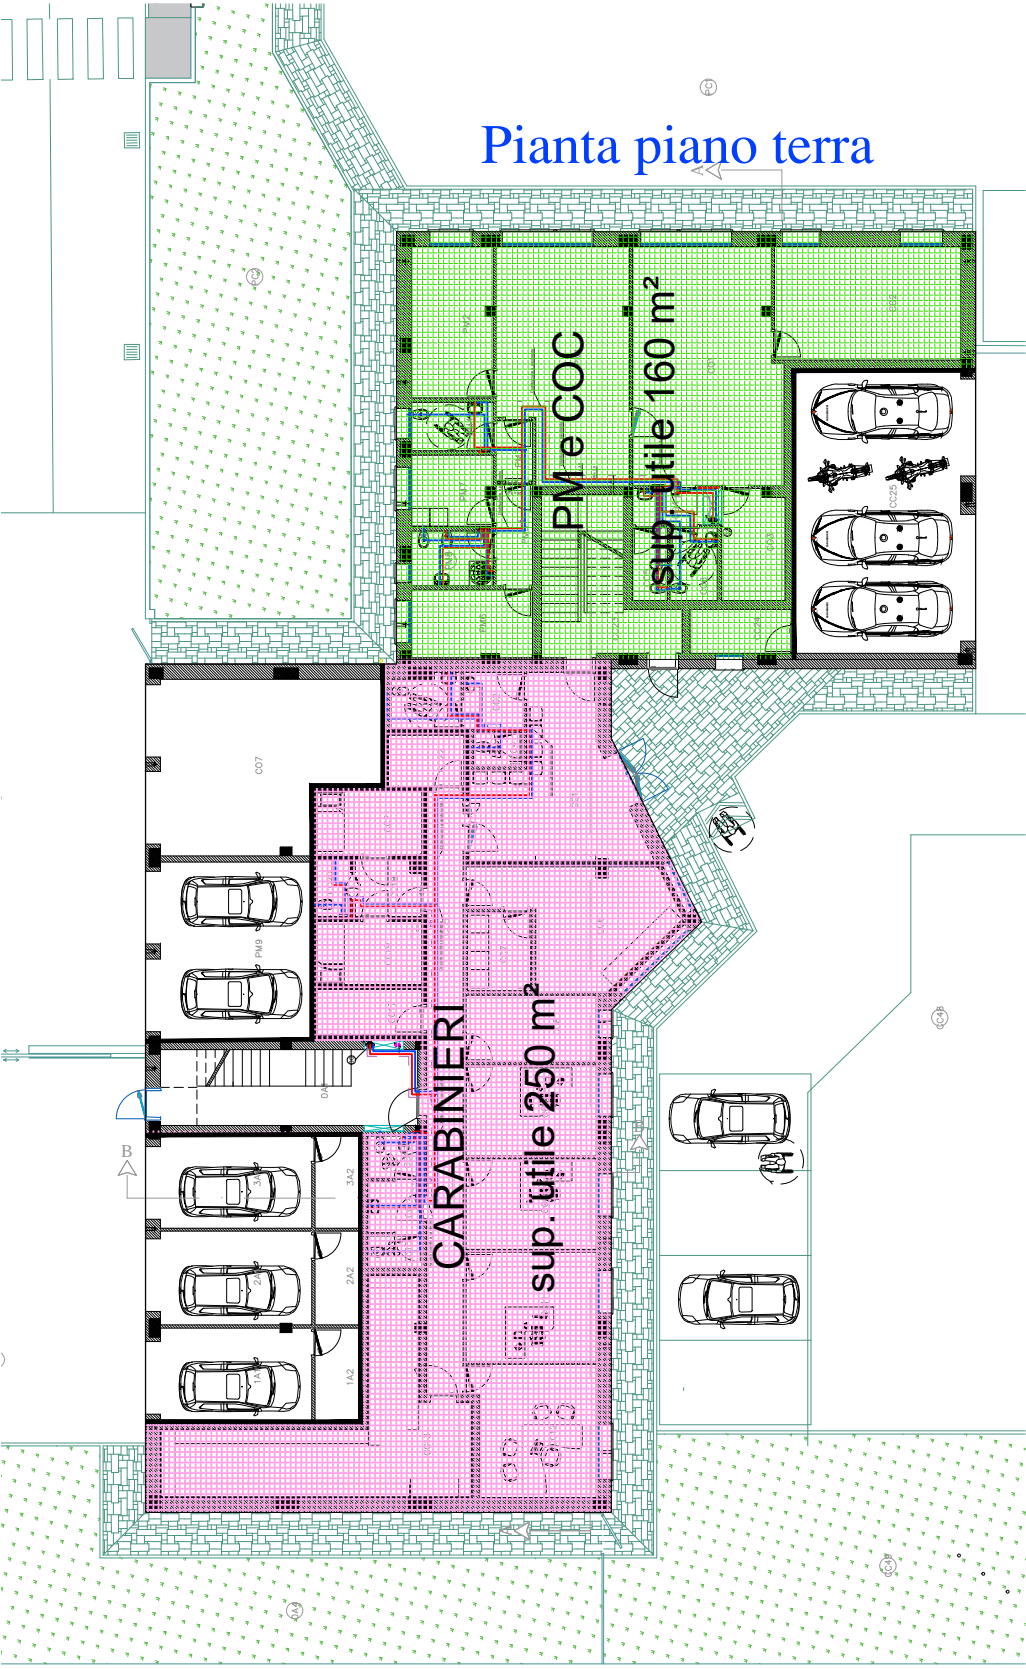

Pianta piano primo

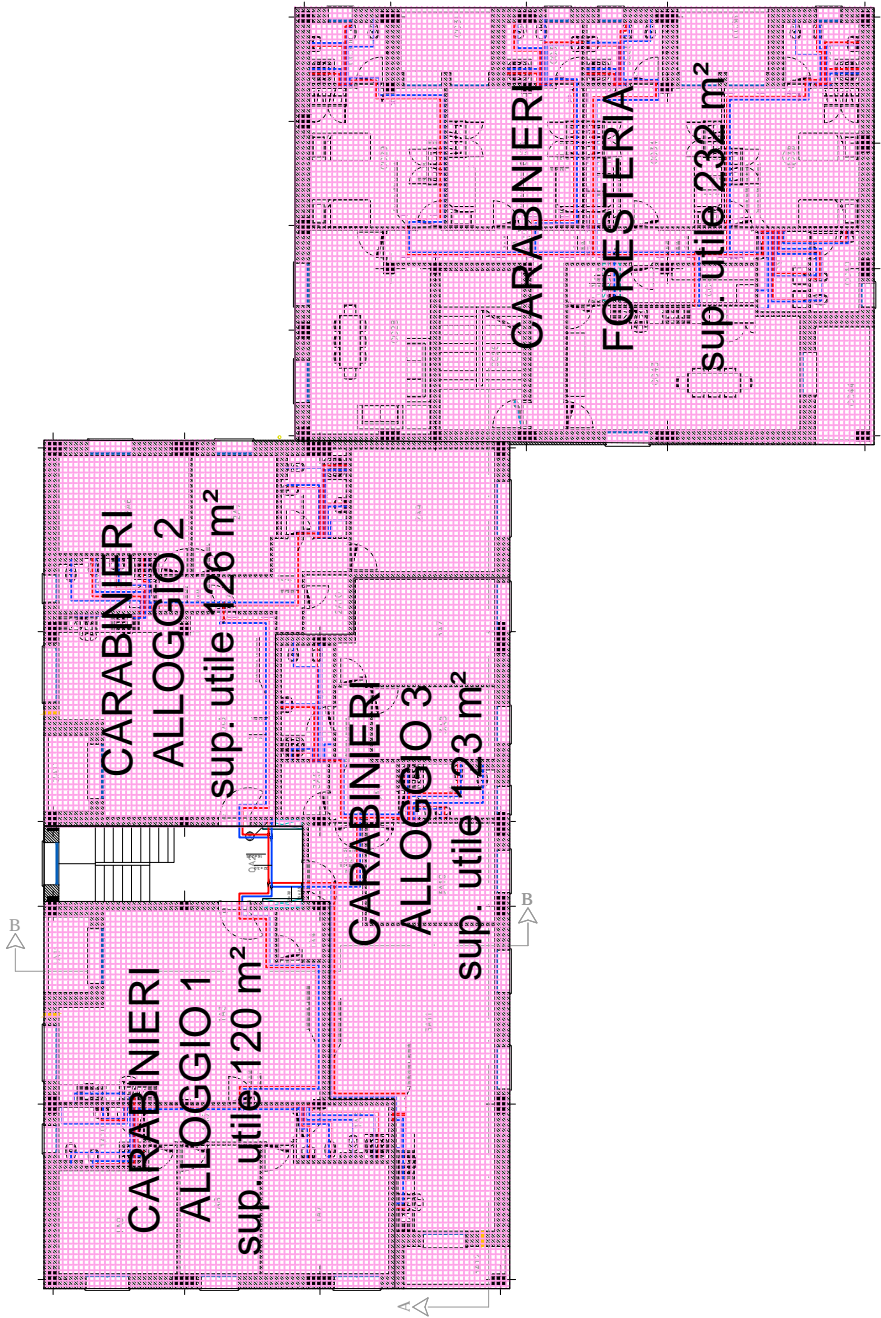


Pianta piano copertura

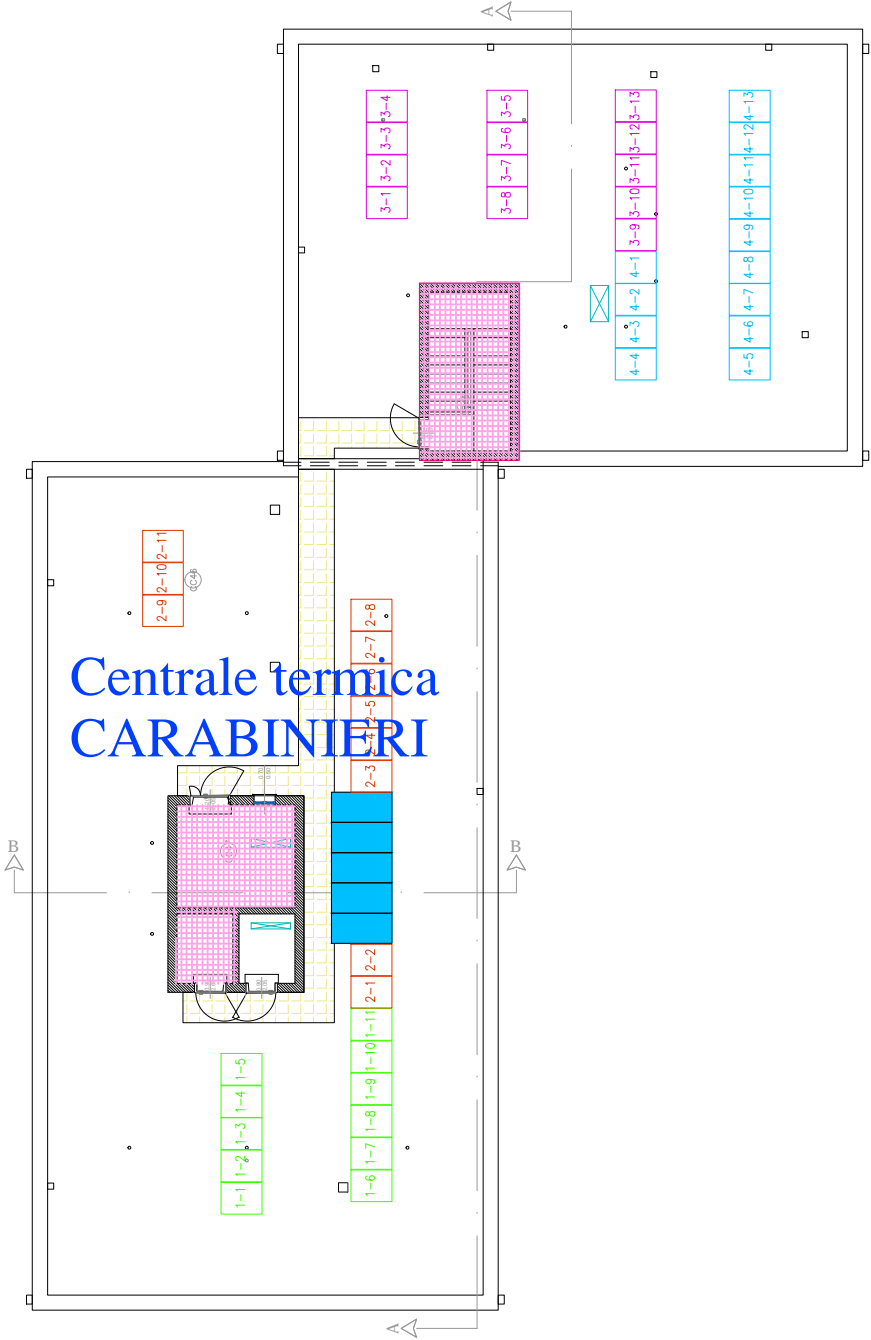



Pianta piano terra

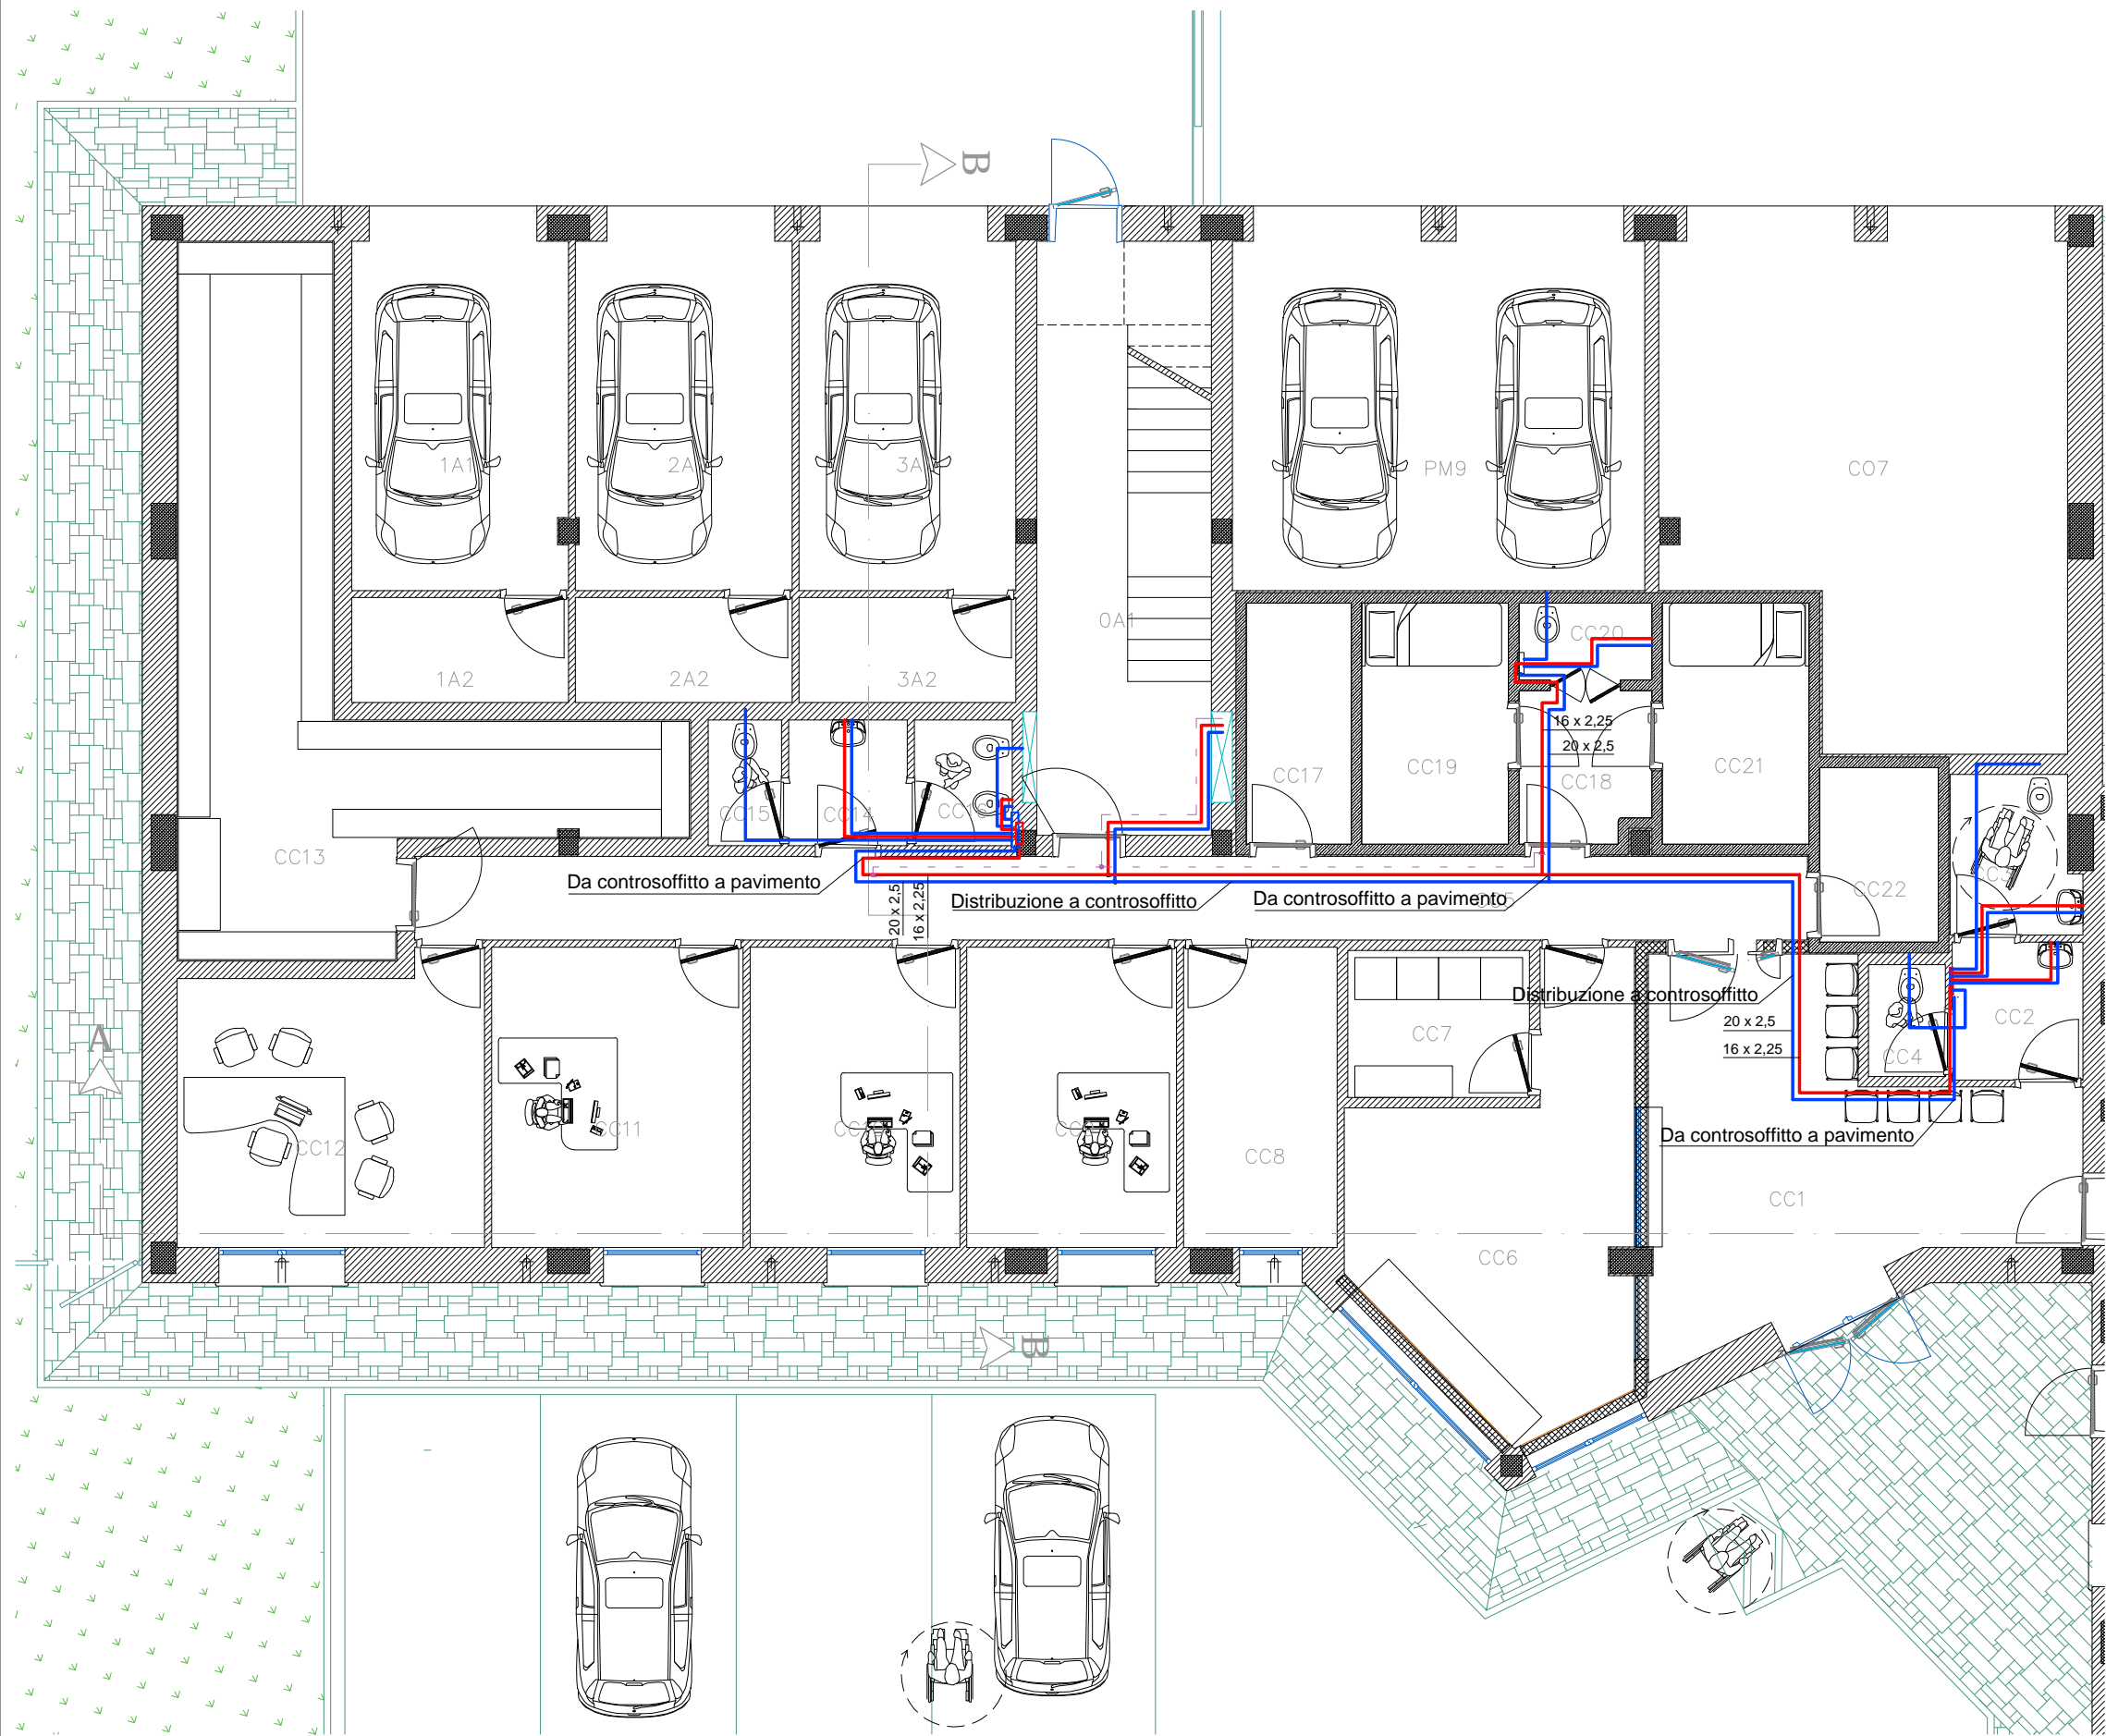

Legenda

Adduzione acqua calda sanitaria


Ricircolo acqua calda sanitaria

Adduzione acqua fredda sanitaria

Collettore doppio di distribuzione

NB

Distribuzione acqua calda sanitaria e ricircolo eseguita con tubazione multistrato rivestita nei diametri indicati. Distribuzione acqua fredda sanitaria eseguita con tubazione multistrato non rivestita nei diametri indicati. Per i tratti collettore - apparecchi sanitari distribuzione in polietilene reticolato preisolato Ø 20 x 2,8.

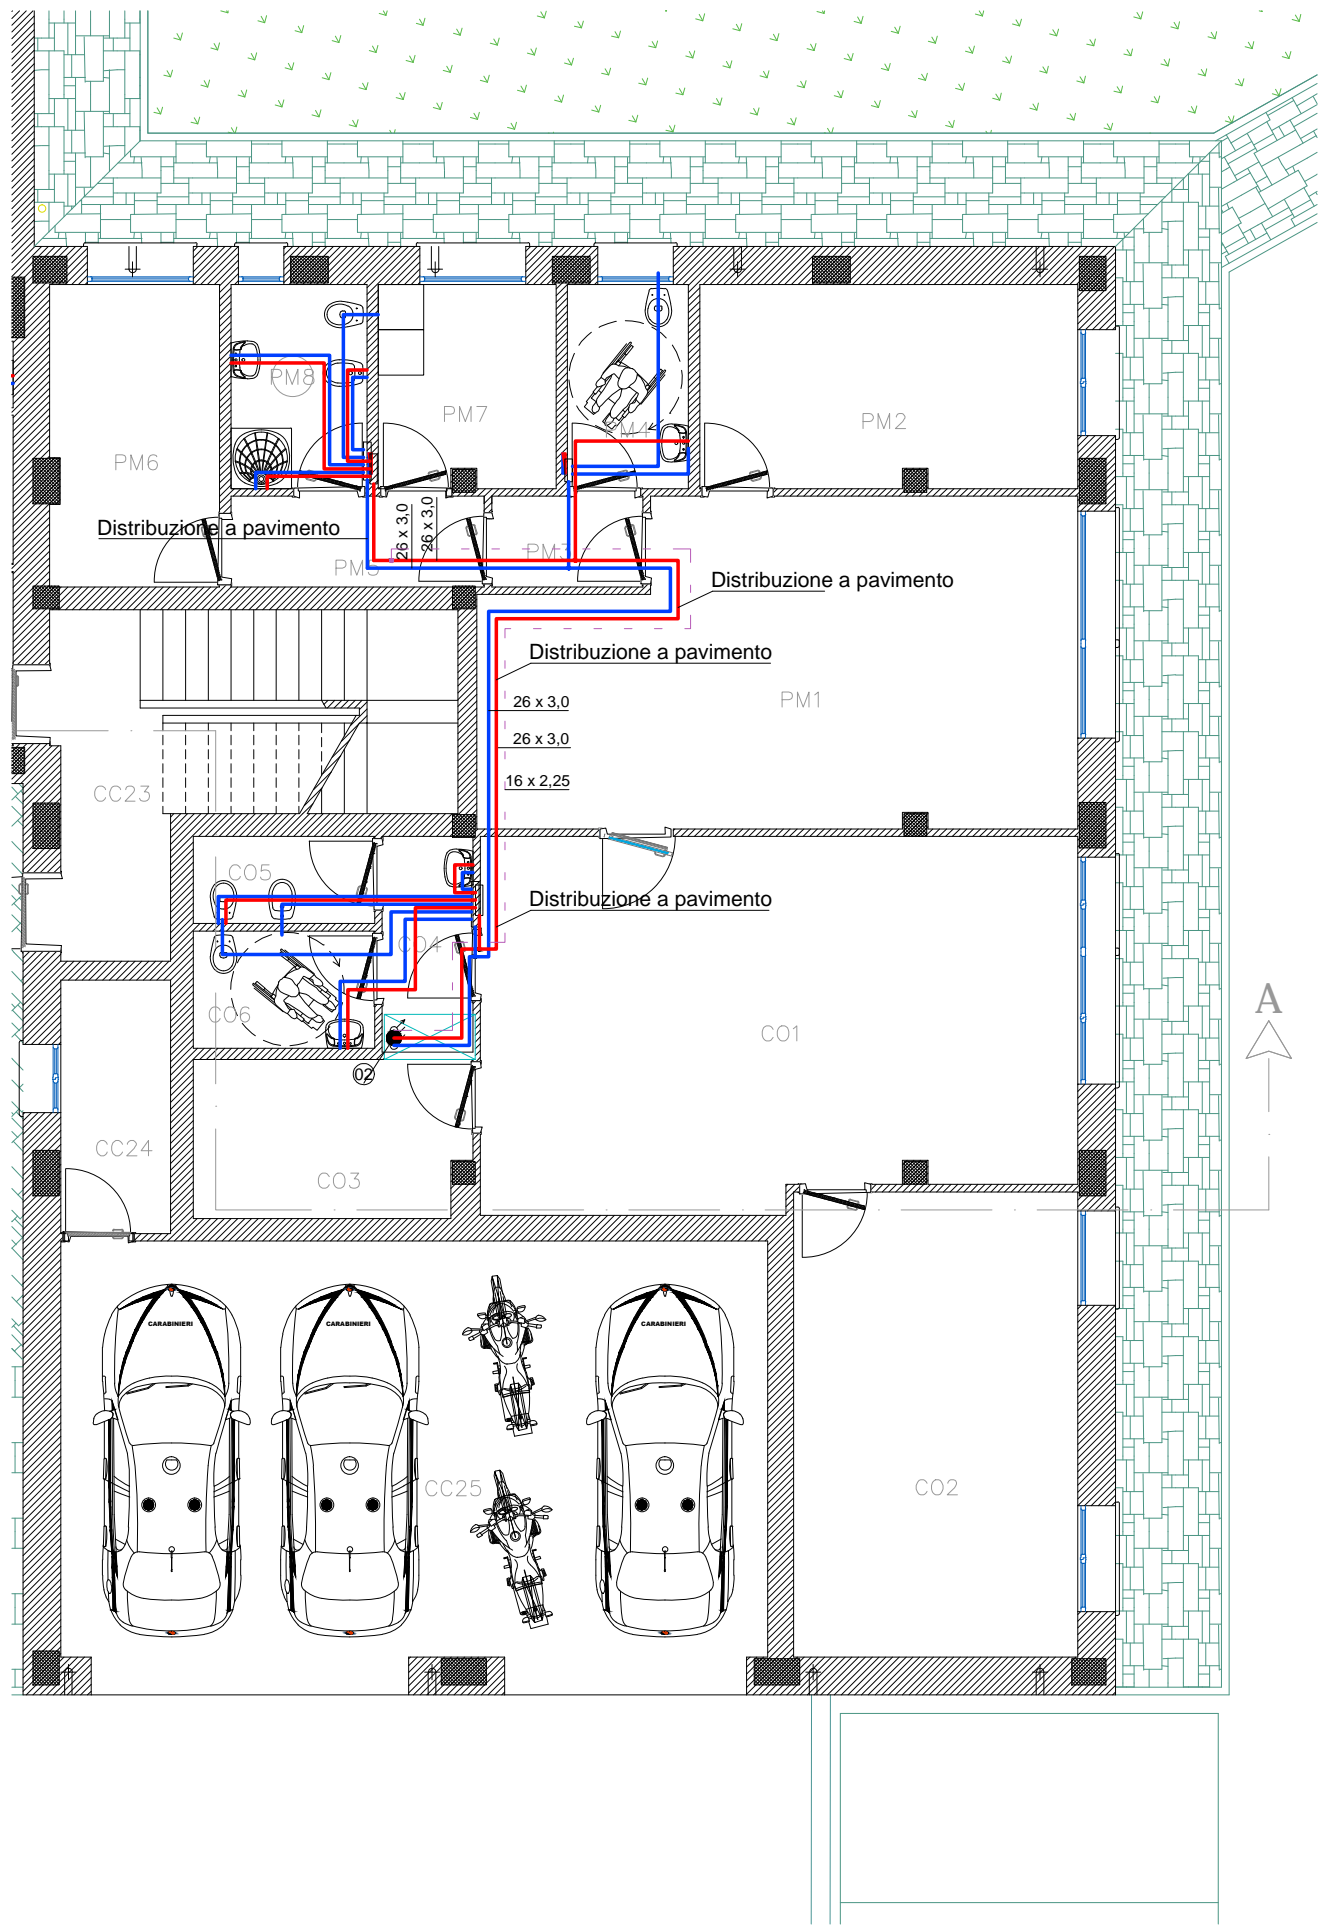


Legenda

	Adduzione acqua calda sanitaria
	Ricircolo acqua calda sanitaria
	Adduzione acqua fredda sanitaria
	Collettore doppio di distribuzione

NB  
Distribuzione acqua calda sanitaria e ricircolo eseguita con tubazione multistrato rivestita nei diametri indicati. Distribuzione acqua fredda sanitaria eseguita con tubazione multistrato non rivestita nei diametri indicati. Per i tratti collettore - apparecchi sanitari distribuzione in polietilene reticolato preisolato Ø 20 x 2,8.

Pianta piano primo

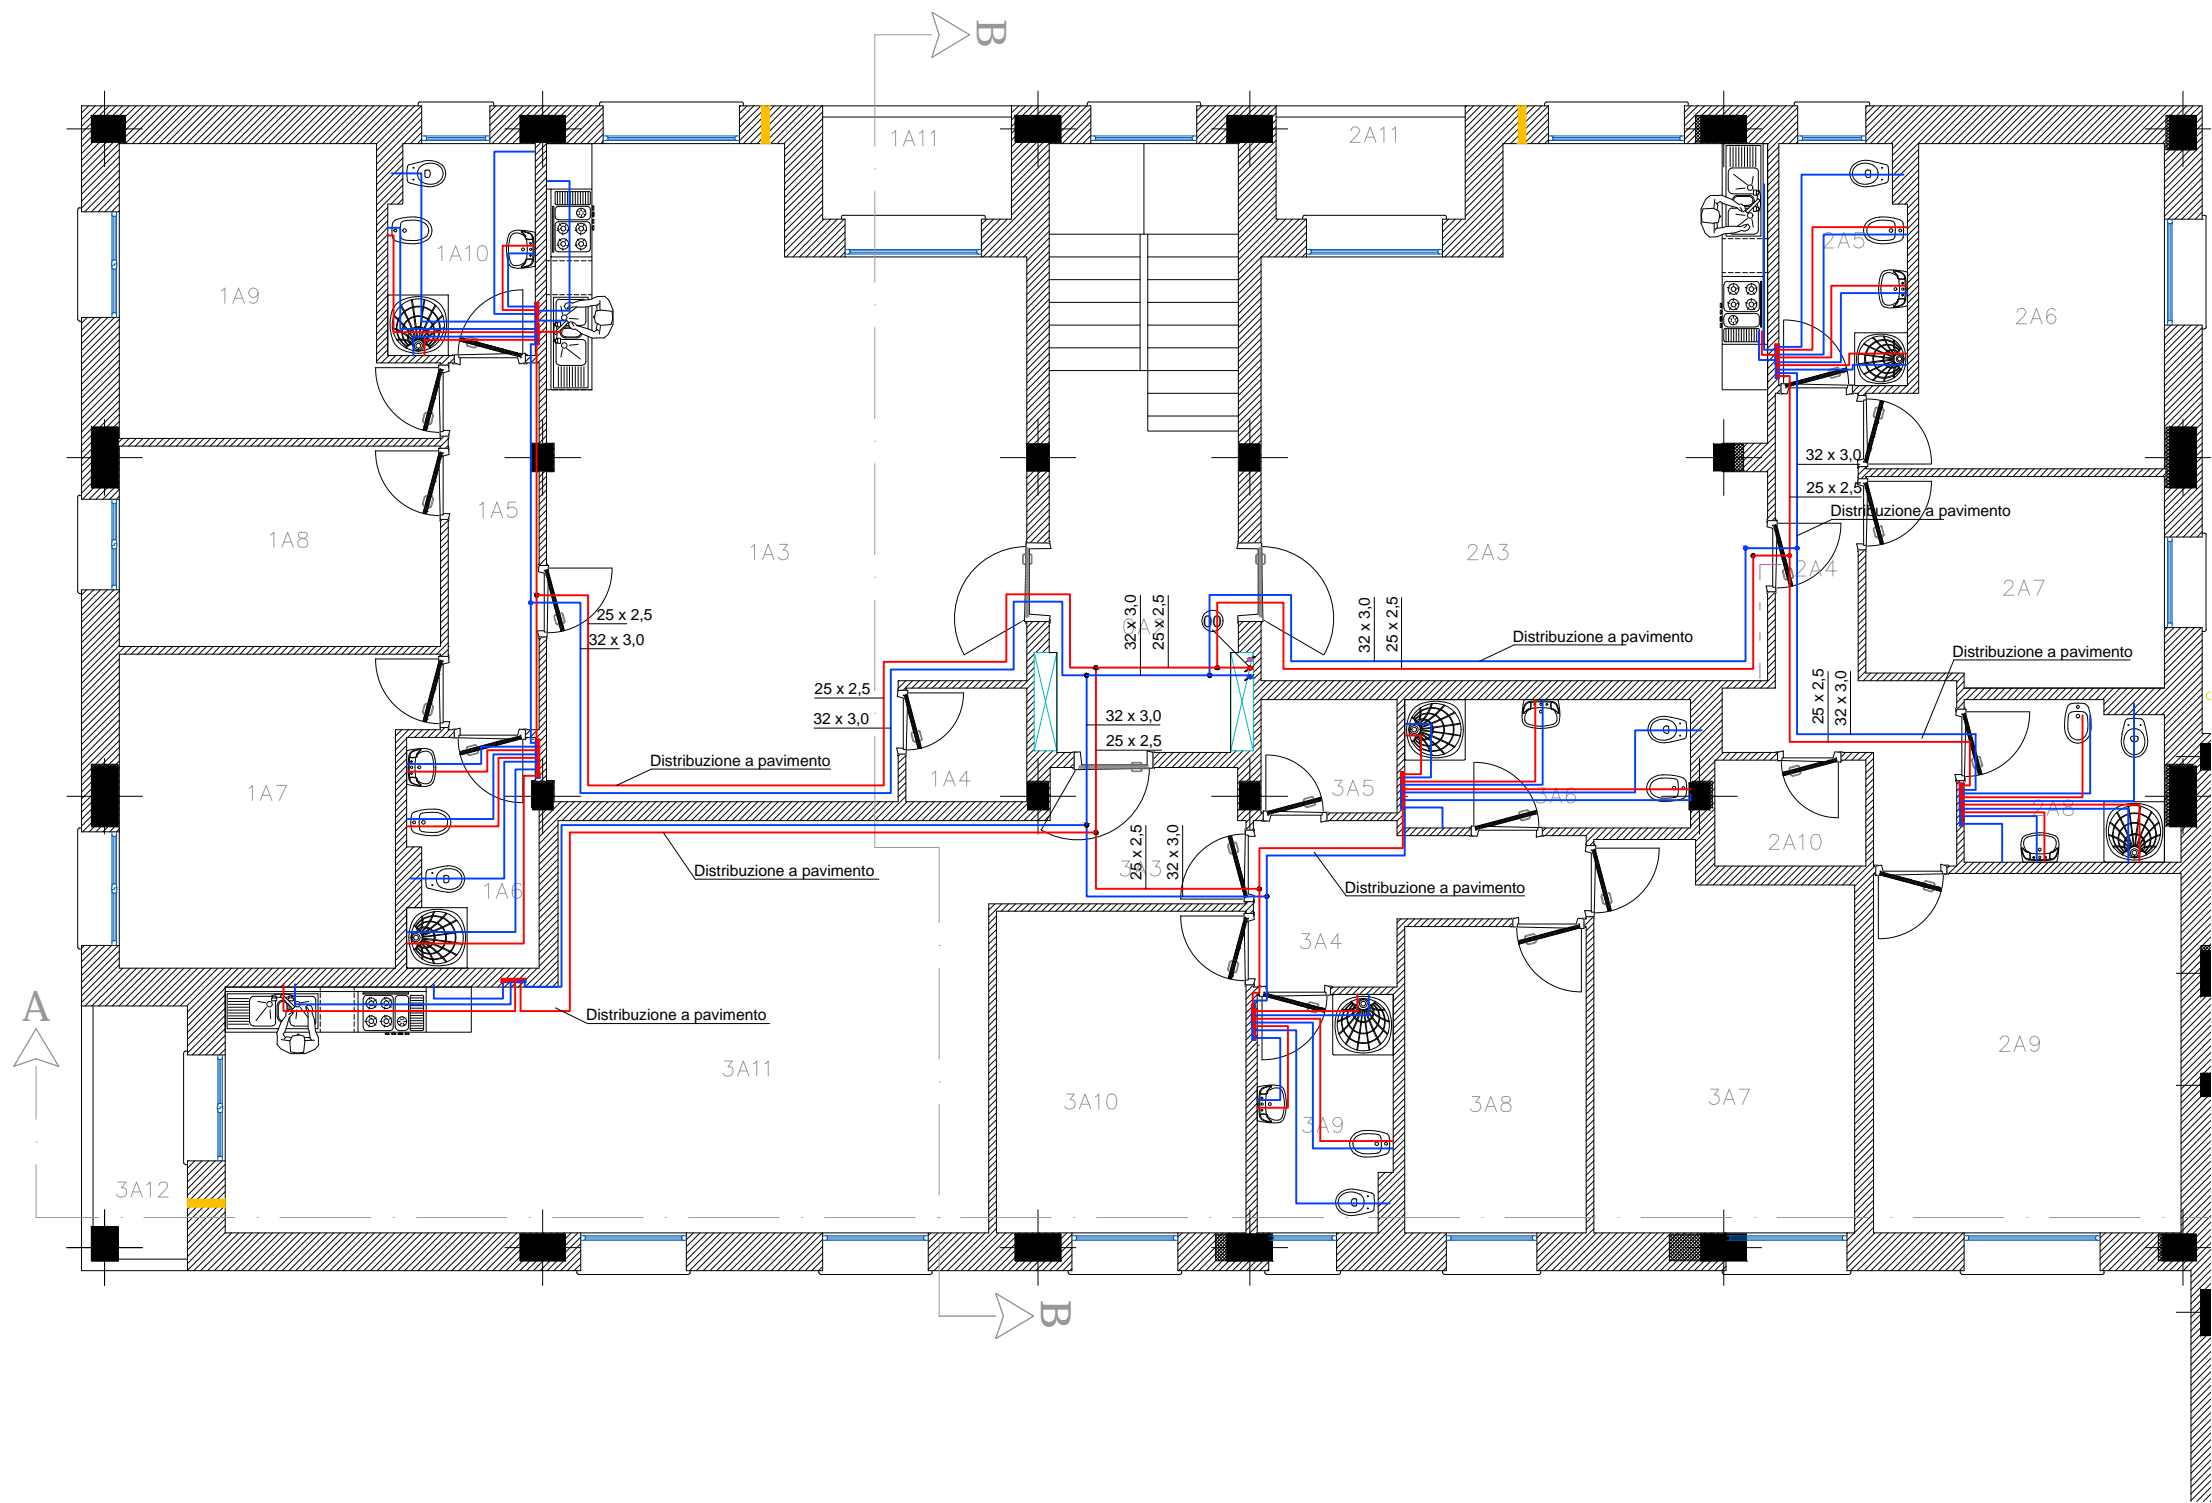


Legenda

	Adduzione acqua calda sanitaria
	Ricircolo acqua calda sanitaria
	Adduzione acqua fredda sanitaria
	Collettore doppio di distribuzione

NB

Distribuzione acqua calda sanitaria e ricircolo eseguita con tubazione multistrato rivestita nei diametri indicati. Distribuzione acqua fredda sanitaria eseguita con tubazione multistrato non rivestita nei diametri indicati. Per i tratti collettore - apparecchi sanitari distribuzione in polietilene reticolato preisolato Ø 20 x 2,8.

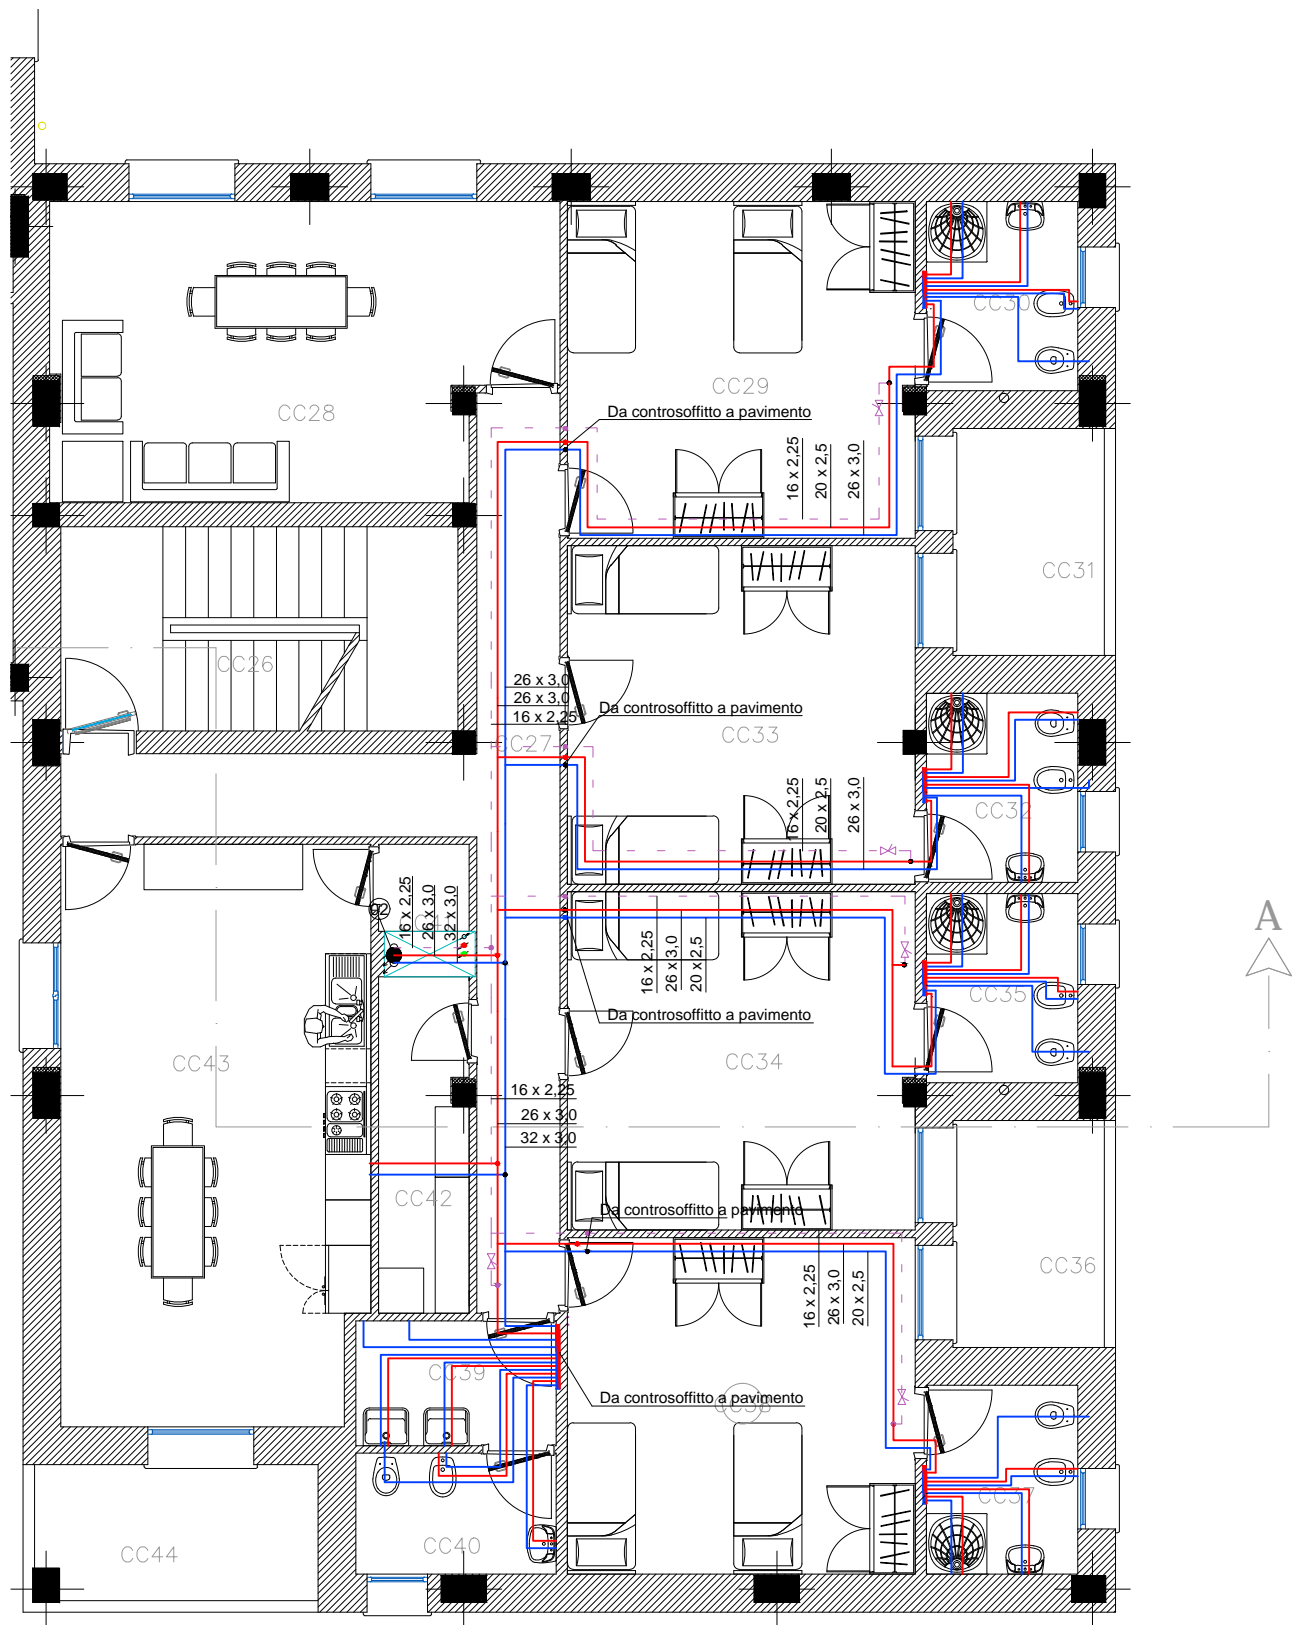

Legenda

	Adduzione acqua calda sanitaria
	Ricircolo acqua calda sanitaria
	Adduzione acqua fredda sanitaria
	Collettore doppio di distribuzione

NB

Distribuzione acqua calda sanitaria e ricircolo eseguita con tubazione multistrato rivestita nei diametri indicati. Distribuzione acqua fredda sanitaria eseguita con tubazione multistrato non rivestita nei diametri indicati. Per i tratti collettore - apparecchi sanitari distribuzione in polietilene reticolato preisolato Ø 20 x 2,8.