



Città di Castel Maggiore
(Bologna)

3° Settore LL.PP. e Ambiente
Servizio Lavori Pubblici
Tel.051/63.86.749 -Fax 051/63.86.800
lavori.pubblici@comune.castel-maggiore.bo.it
comune.castelmaggiore@cert.provincia.bo.it

PROGETTO ESECUTIVO
REALIZZAZIONE POLO SICUREZZA
IN VIA NERUDA - VIA UNGARETTI


Progettista architettonico:	Masiello Ing. Nicola	Collaboratori:	Capone Ing. Carmine Calanca P.I.E. Simonetta Alboni P.A. Gilberto Tolomelli Ing. j. Claudio
Progettista e D.L. strutture:	Giovannini Ing. Paolo sgLab s.a.s. - Bologna	Collaboratori:	Dalmonte Ing. Cristian sgLab s.a.s. - Bologna
Progettista e D.L. imp. elettrici:	Rivizzigno Dott. Ing. Marcello L Studio Tecnico Rivizzigno - Forlì	Collaboratori:	Piamonti Per. Ind. Alessio
Progettista e D.L. imp. meccanici:	Rivizzigno Per. Ind. Niccola Studio Tecnico Rivizzigno - Forlì	Collaboratori:	Bacalu Per. Ind. Jan
Coord. sicurezza progettazione:	Masiello Ing. Nicola		
RUP:	Campana Geom. Lucia		

Oggetto:


IMPIANTI SANITARI

Scala: 1:200		Elaborato n.: IM-S
Data: gennaio 2017		
Rev 01		




Pianta piano terra

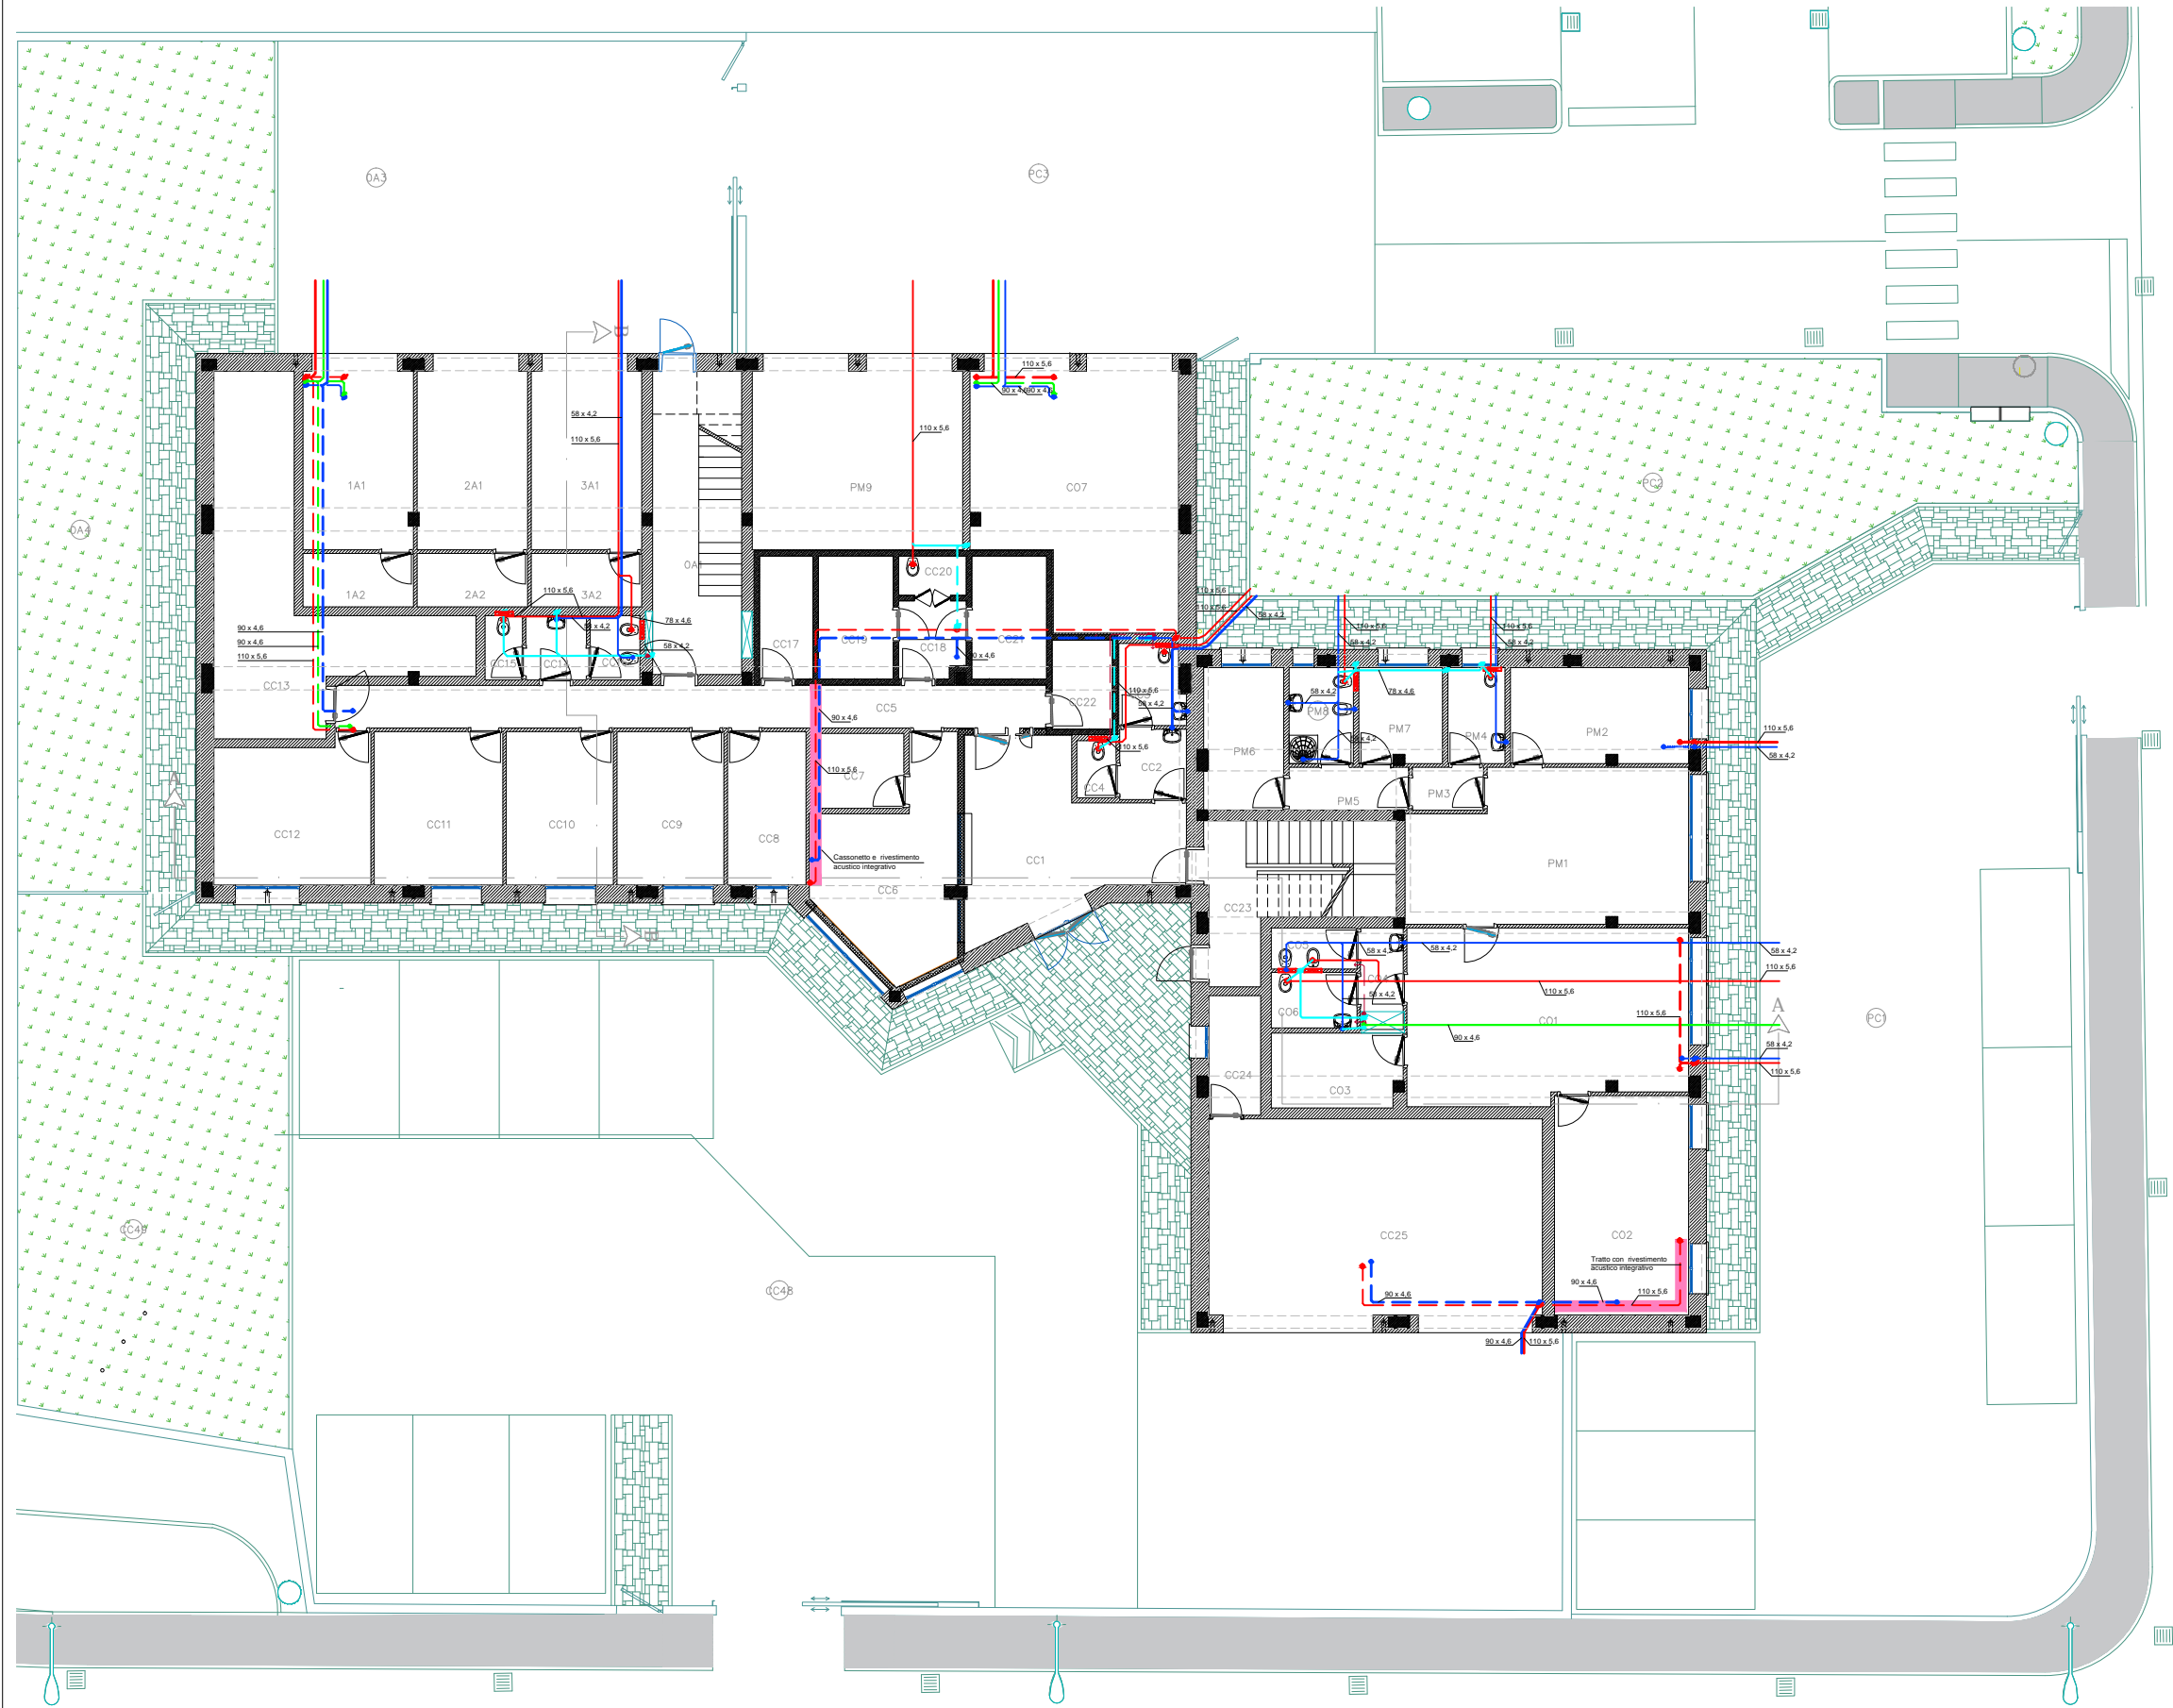

LEGENDA	
	SCARICO ACQUE LURIDE - TRATTO ORIZZONTALE A PAVIMENTO
	SCARICO ACQUE LURIDE - TRATTO ORIZZONTALE A SOFFITTO
	SCARICO ACQUE SAPONOSE - TRATTO ORIZZONTALE A PAVIMENTO
	SCARICO ACQUE SAPONOSE - TRATTO ORIZZONTALE A SOFFITTO
	SCARICO ACQUE CUCINA - TRATTO ORIZZONTALE A PAVIMENTO
	SCARICO ACQUE CUCINA - TRATTO ORIZZONTALE A SOFFITTO
	VENTILAZIONE PRIMARIA - TRATTO ORIZZONTALE
	COLONNA DI SCARICO ACQUE LURIDE
	COLONNA DI SCARICO ACQUE SAPONOSE
	COLONNA DI SCARICO ACQUE CUCINA
	COLONNA DI VENTILAZIONE PRIMARIA
	COLONNA DI VENTILAZIONE AMBIENTE CUCINA E BAGNO CIECO
	COLONNA DI VENTILAZIONE AMBIENTE CON GAS METANO
	SFIATI PER VENTILAZIONE SOTTOFONDO COPERTURE PIANE
	CASSETTA DI SCARICO AD INCASSO ANTICONDENSA-ACUSTICA

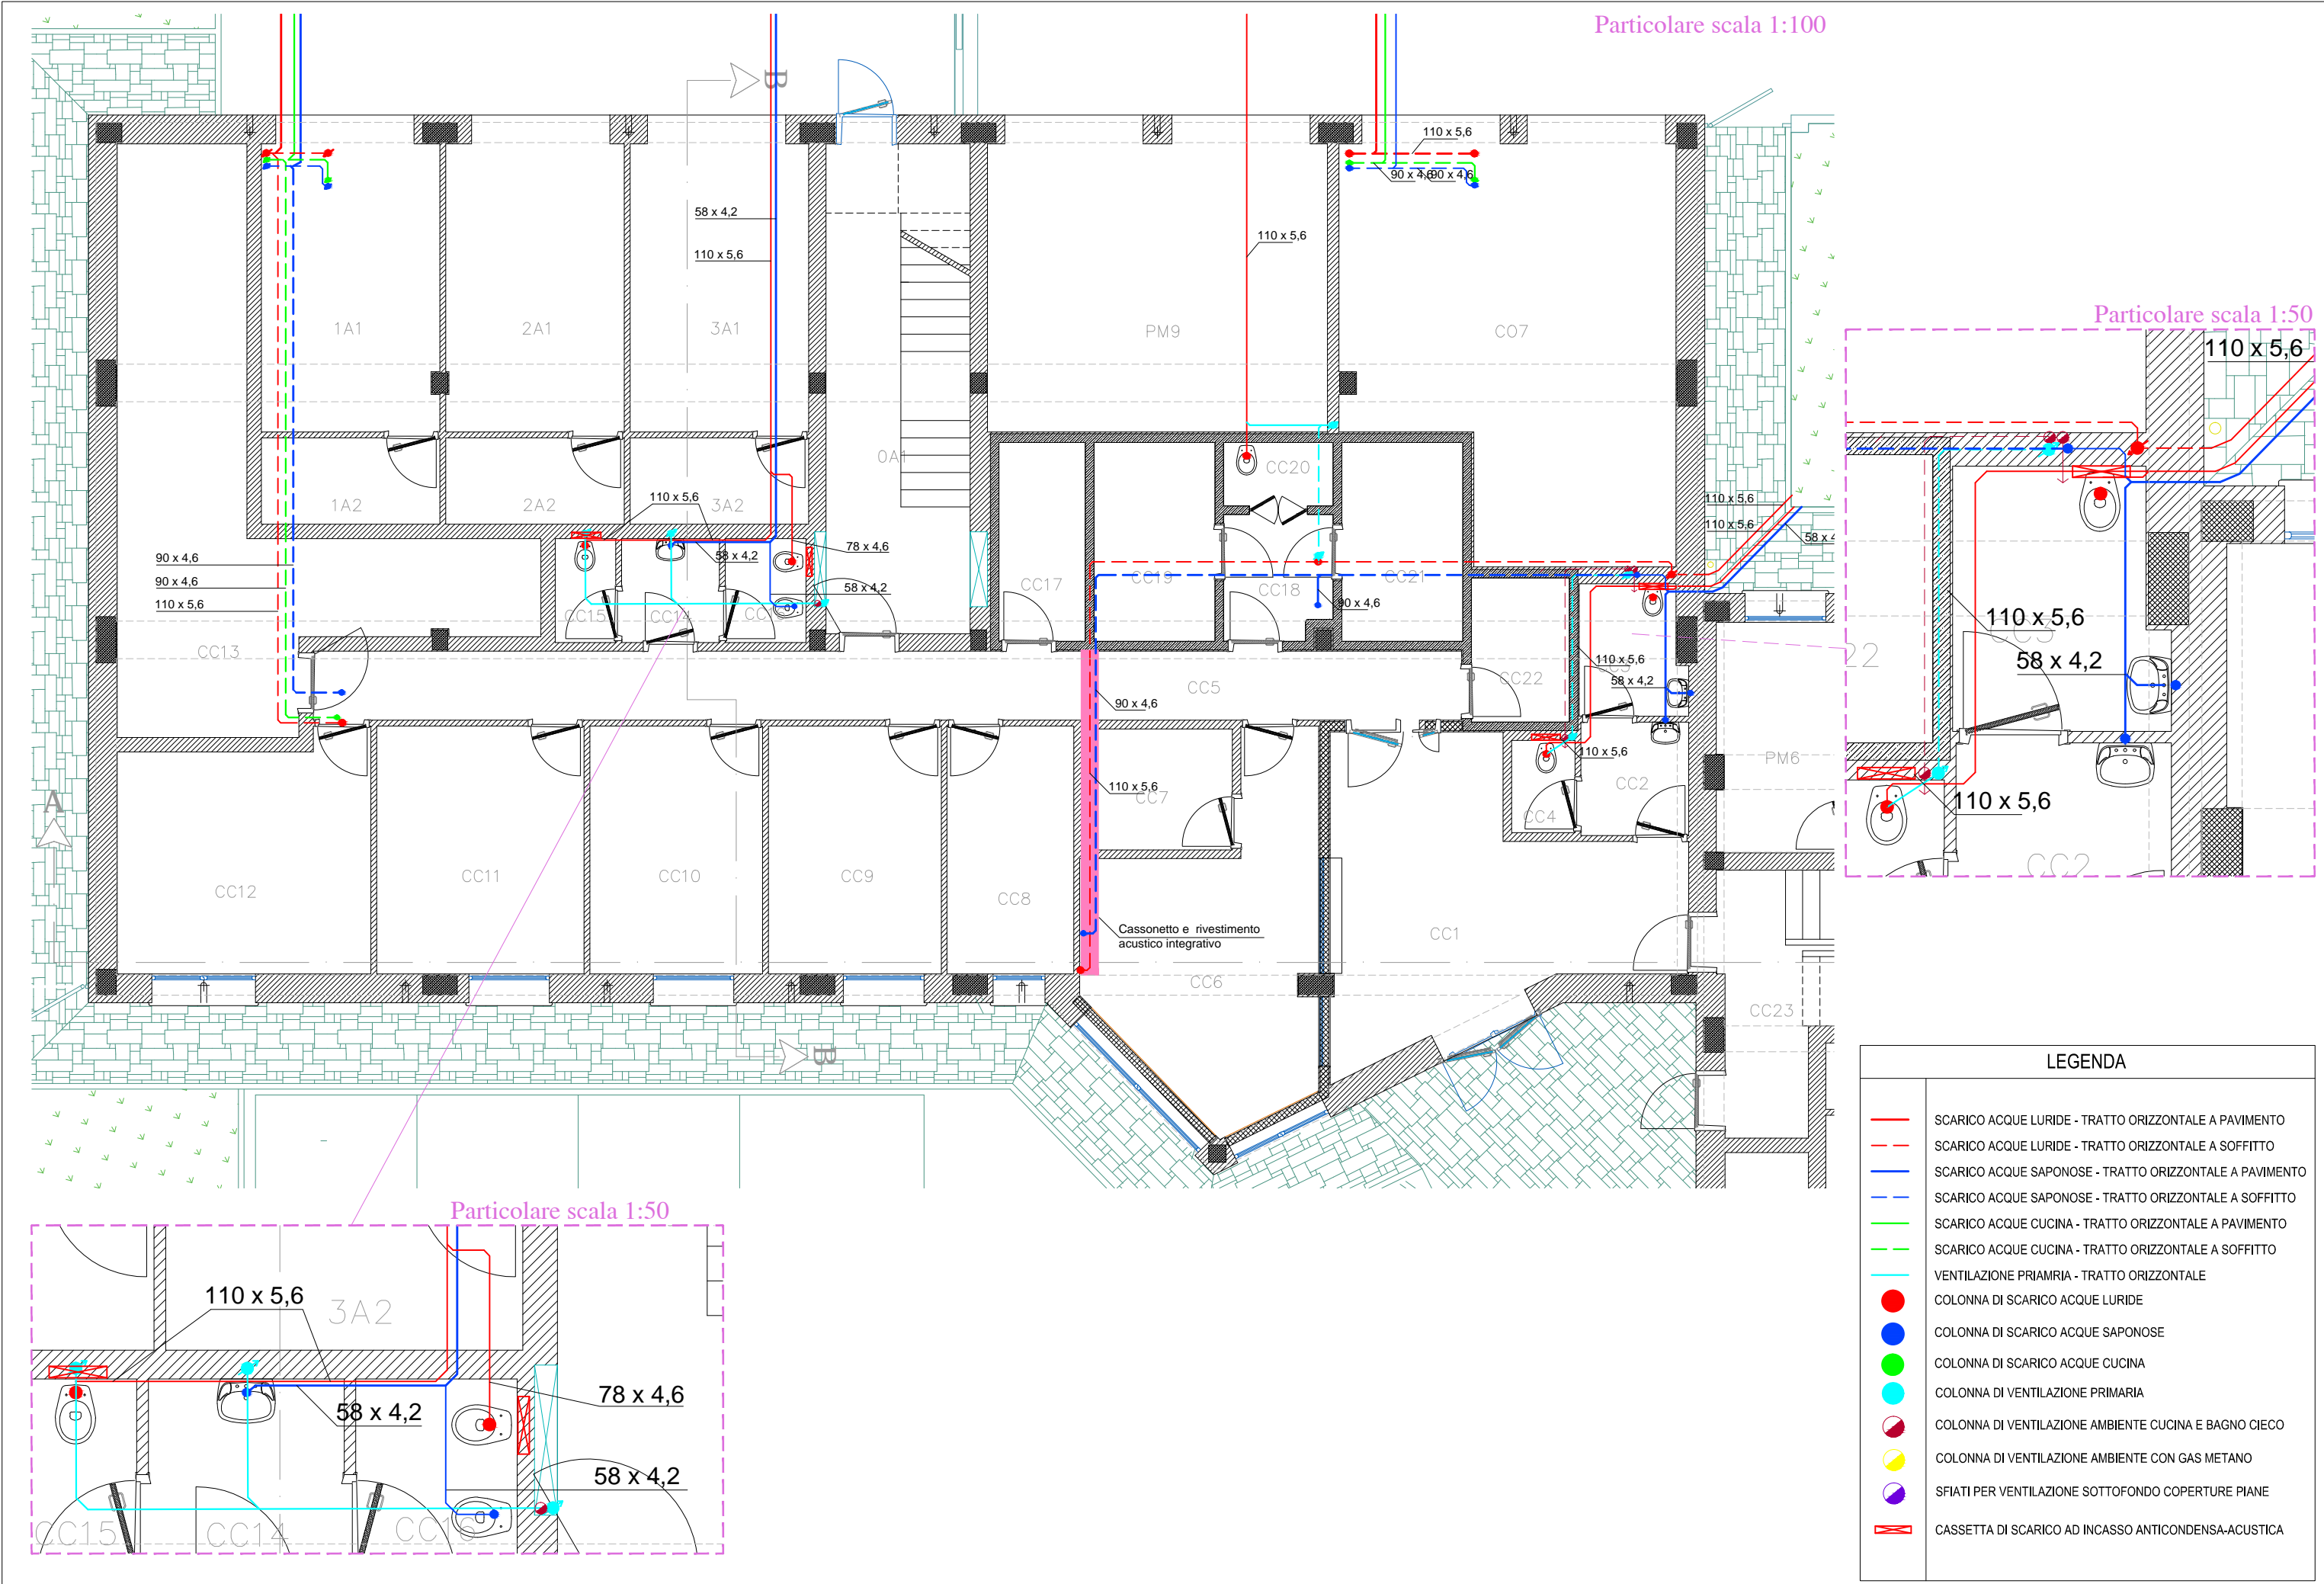



LEGENDA	
	SCARICO ACQUE LURIDE - TRATTO ORIZZONTALE A PAVIMENTO
	SCARICO ACQUE LURIDE - TRATTO ORIZZONTALE A SOFFITTO
	SCARICO ACQUE SAPONOSE - TRATTO ORIZZONTALE A PAVIMENTO
	SCARICO ACQUE SAPONOSE - TRATTO ORIZZONTALE A SOFFITTO
	SCARICO ACQUE CUCINA - TRATTO ORIZZONTALE A PAVIMENTO
	SCARICO ACQUE CUCINA - TRATTO ORIZZONTALE A SOFFITTO
	VENTILAZIONE PRIMARIA - TRATTO ORIZZONTALE
	COLONNA DI SCARICO ACQUE LURIDE
	COLONNA DI SCARICO ACQUE SAPONOSE
	COLONNA DI SCARICO ACQUE CUCINA
	COLONNA DI VENTILAZIONE PRIMARIA
	COLONNA DI VENTILAZIONE AMBIENTE CUCINA E BAGNO CIECO
	COLONNA DI VENTILAZIONE AMBIENTE CON GAS METANO
	SFIATI PER VENTILAZIONE SOTTOFONDO COPERTURE PIANE
	CASSETTA DI SCARICO AD INCASSO ANTICONDENSA-ACUSTICA

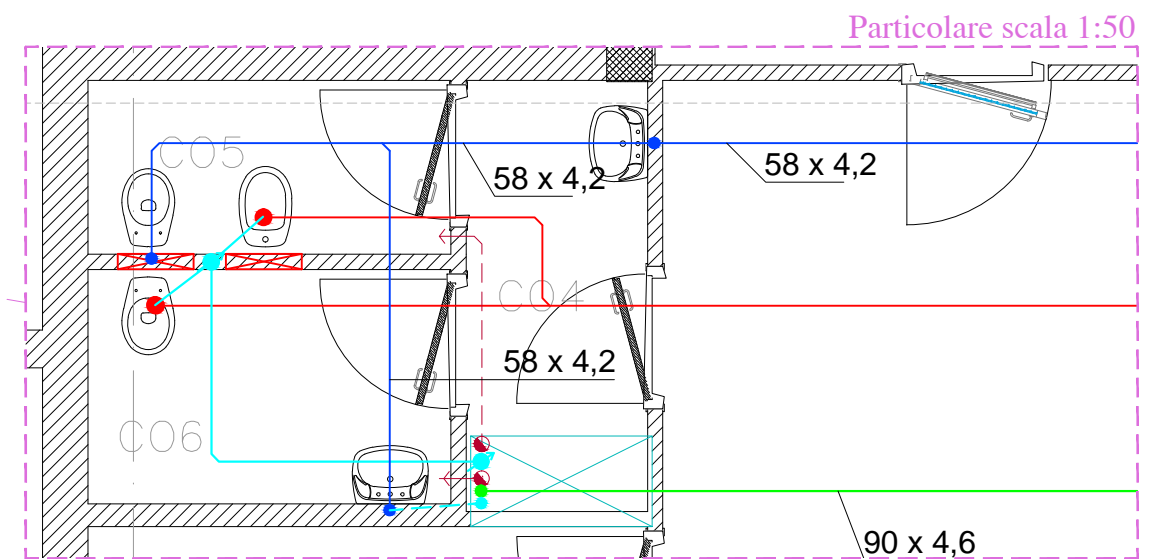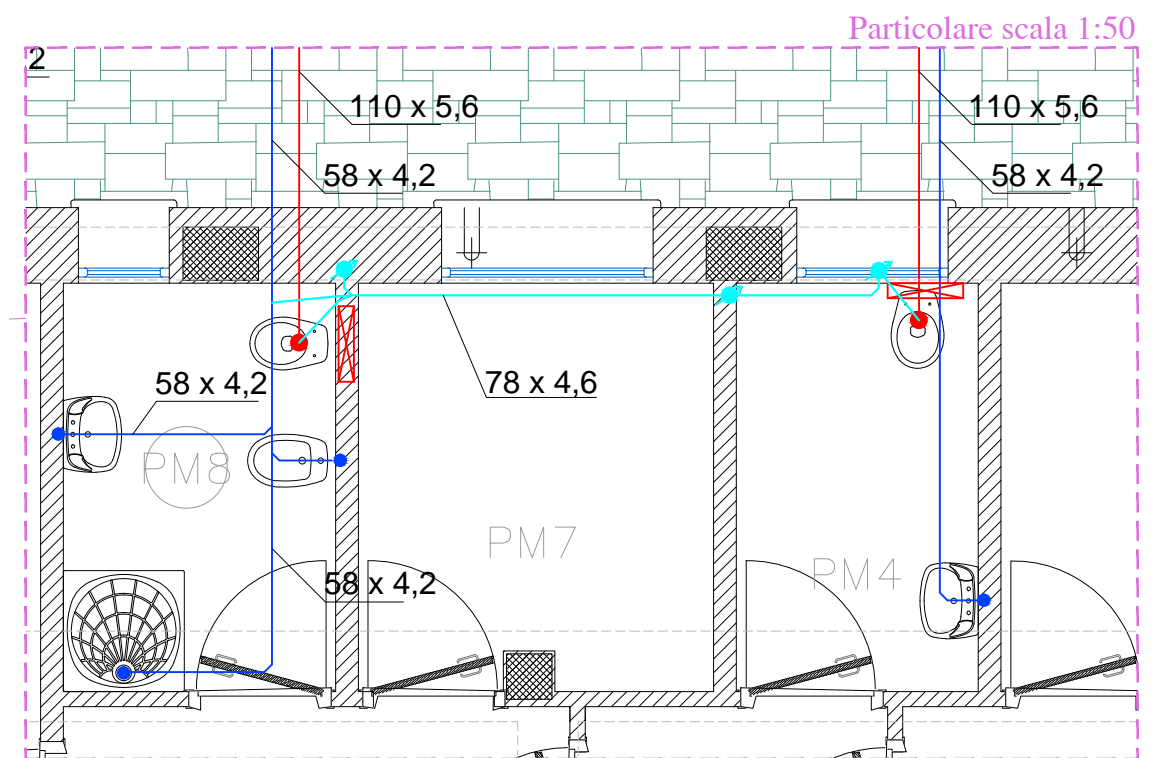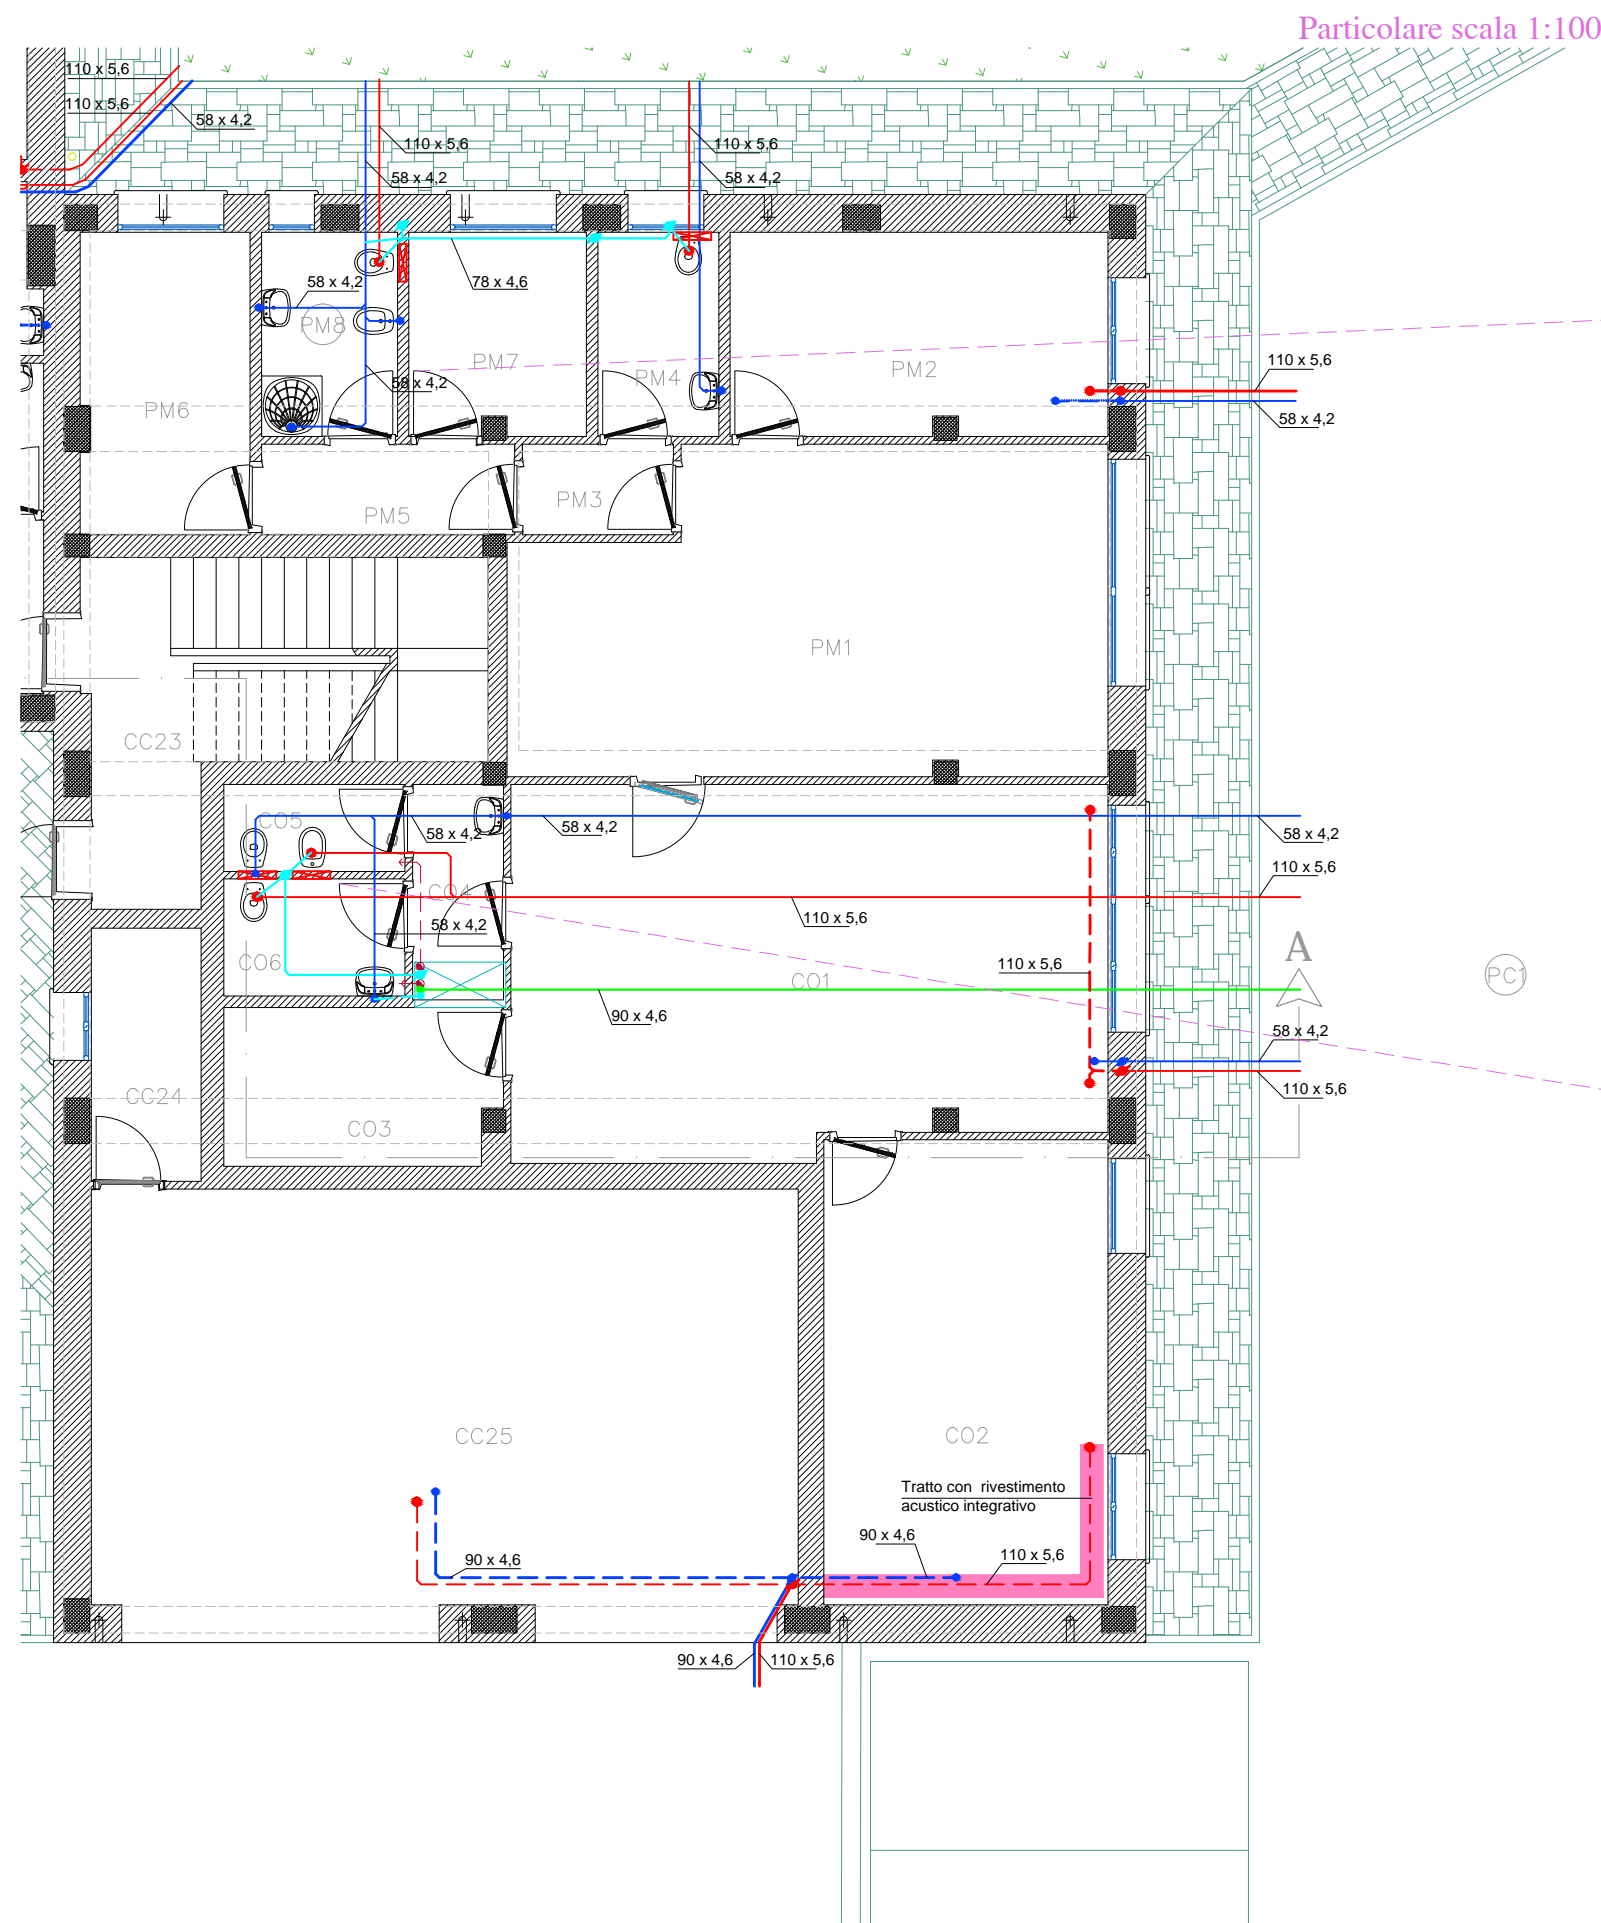


LEGENDA

- SCARICO ACQUE LURIDE - TRATTO ORIZZONTALE A PAVIMENTO
- SCARICO ACQUE LURIDE - TRATTO ORIZZONTALE A SOFFITTO
- SCARICO ACQUE SAPONOSE - TRATTO ORIZZONTALE A PAVIMENTO
- SCARICO ACQUE SAPONOSE - TRATTO ORIZZONTALE A SOFFITTO
- SCARICO ACQUE CUCINA - TRATTO ORIZZONTALE A PAVIMENTO
- SCARICO ACQUE CUCINA - TRATTO ORIZZONTALE A SOFFITTO
- VENTILAZIONE PRIMARIA - TRATTO ORIZZONTALE
- COLONNA DI SCARICO ACQUE LURIDE
- COLONNA DI SCARICO ACQUE SAPONOSE
- COLONNA DI SCARICO ACQUE CUCINA
- COLONNA DI VENTILAZIONE PRIMARIA
- COLONNA DI VENTILAZIONE AMBIENTE CUCINA E BAGNO CIECO
- COLONNA DI VENTILAZIONE AMBIENTE CON GAS METANO
- SFIATI PER VENTILAZIONE SOTTOFONDO COPERTURE PIANE
- ▤ CASSETTA DI SCARICO AD INCASSO ANTICONDENSA-ACUSTICA

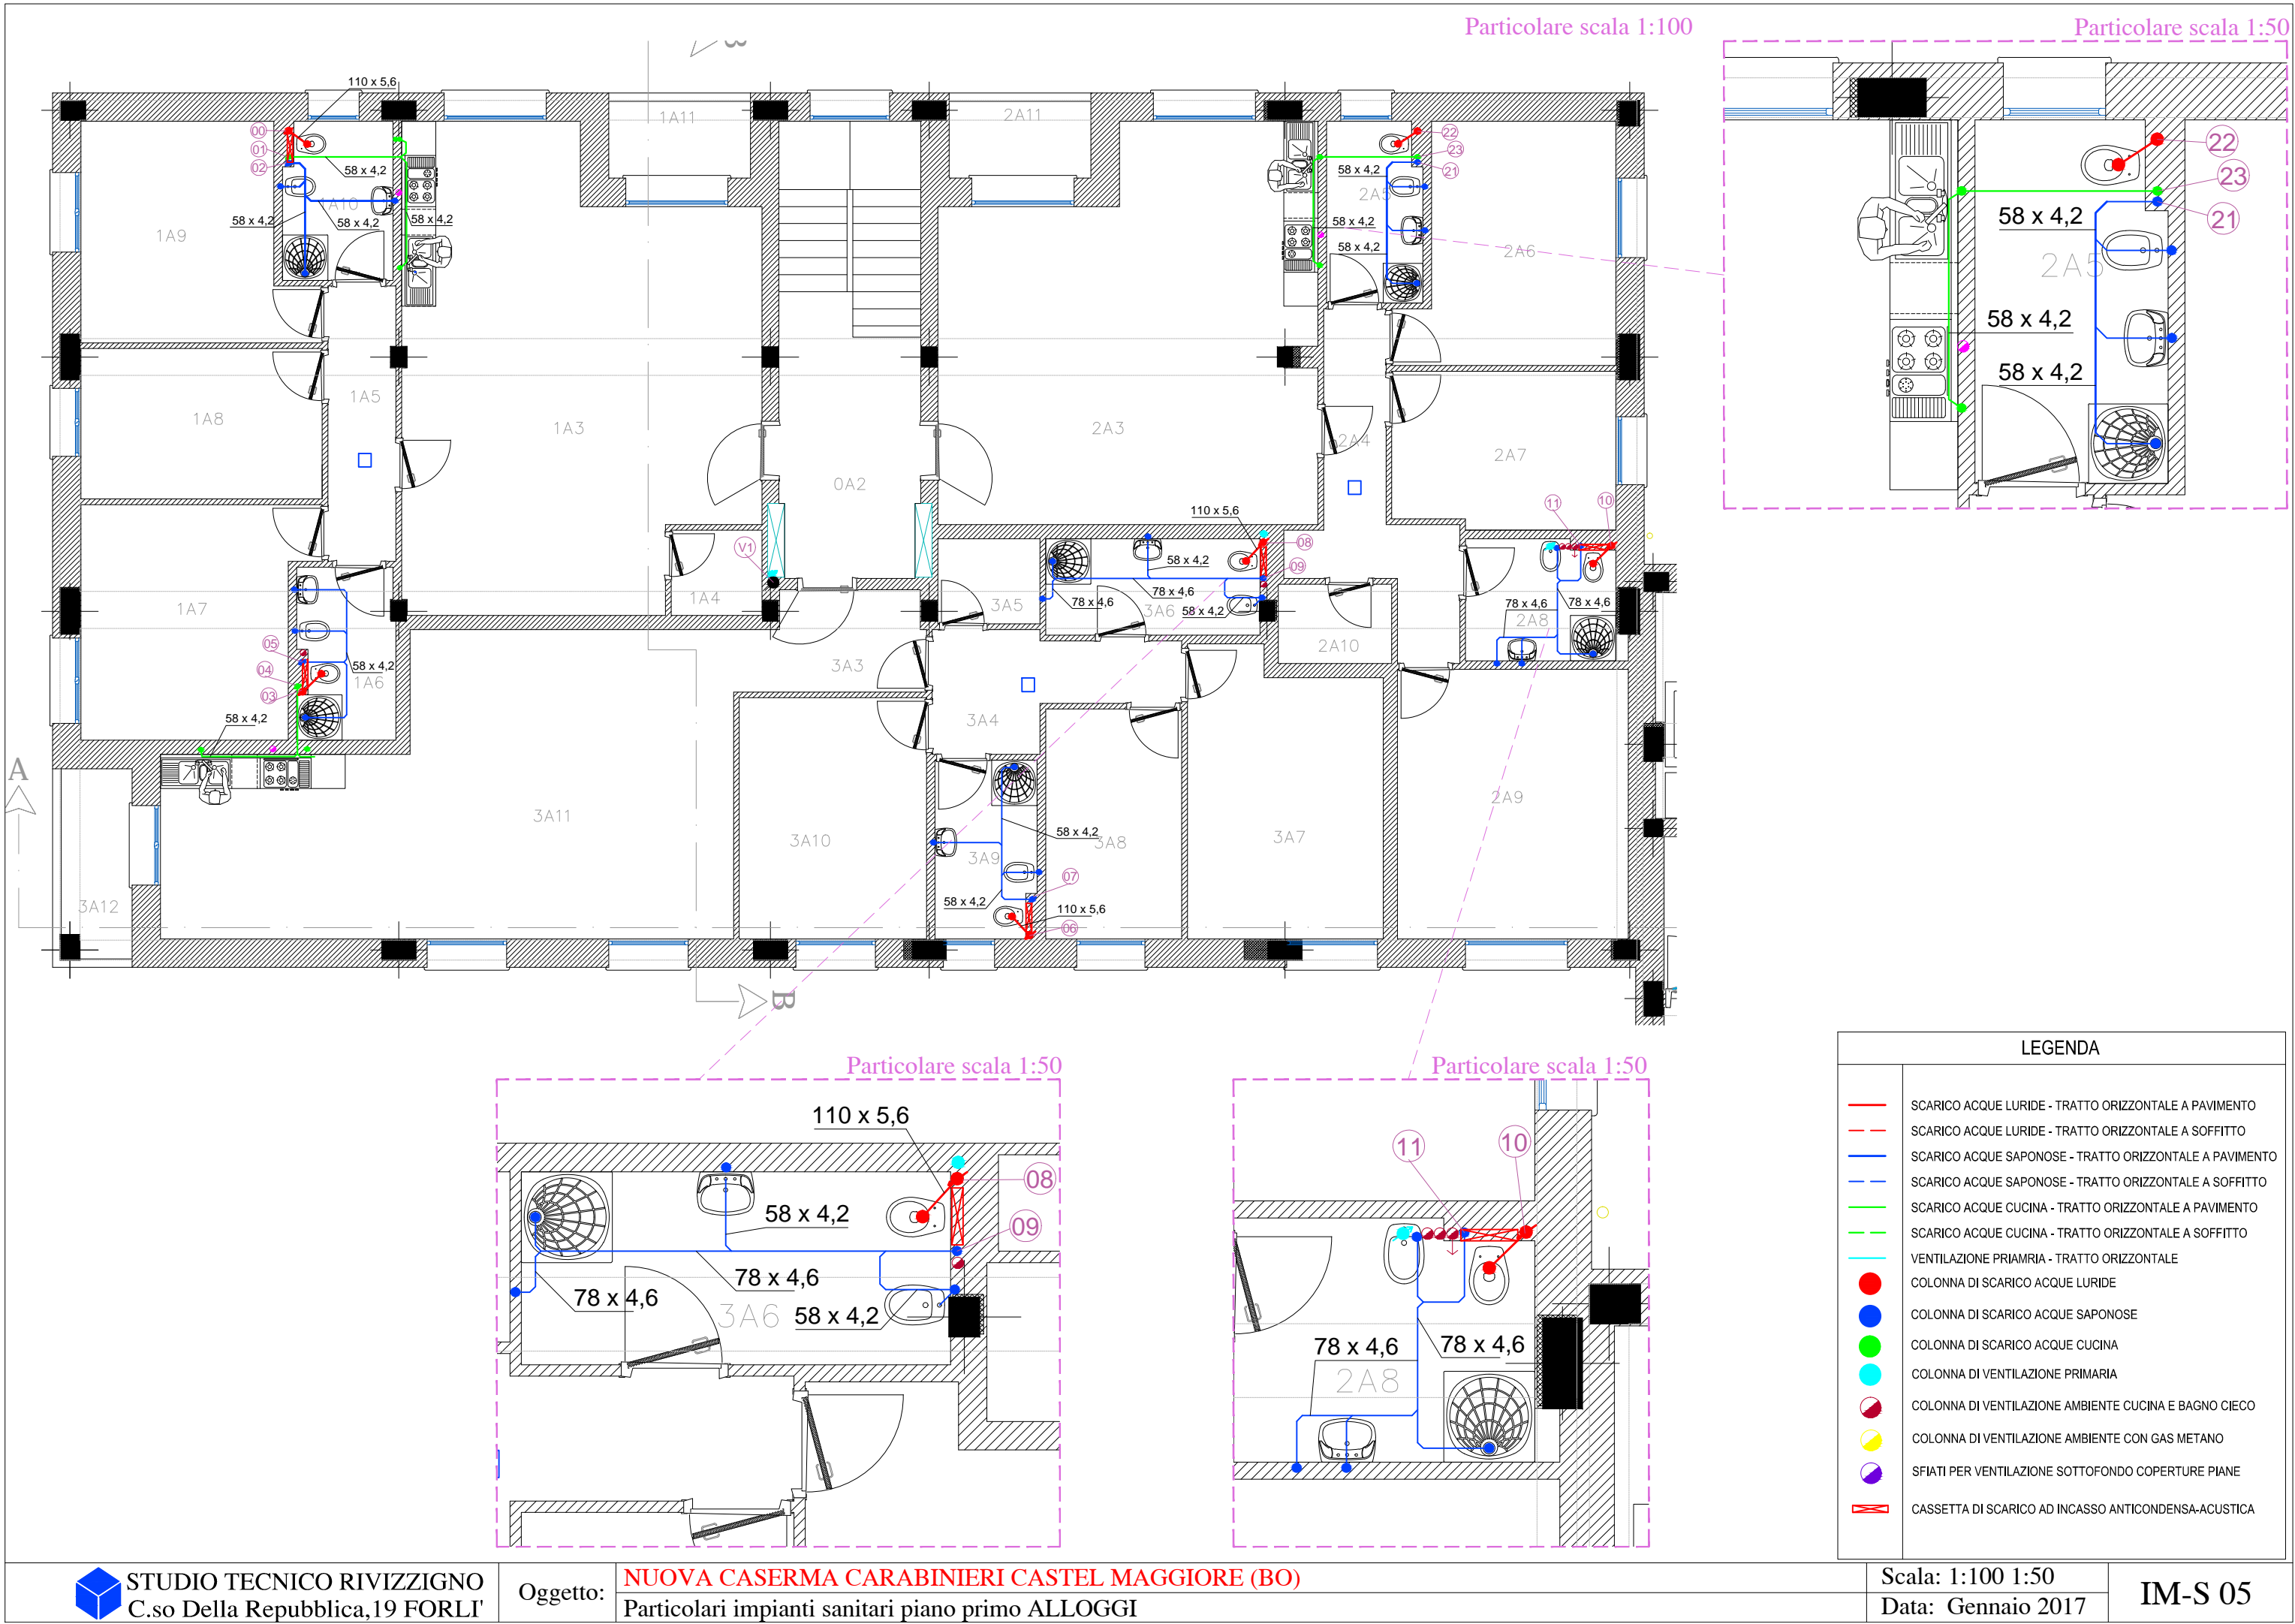


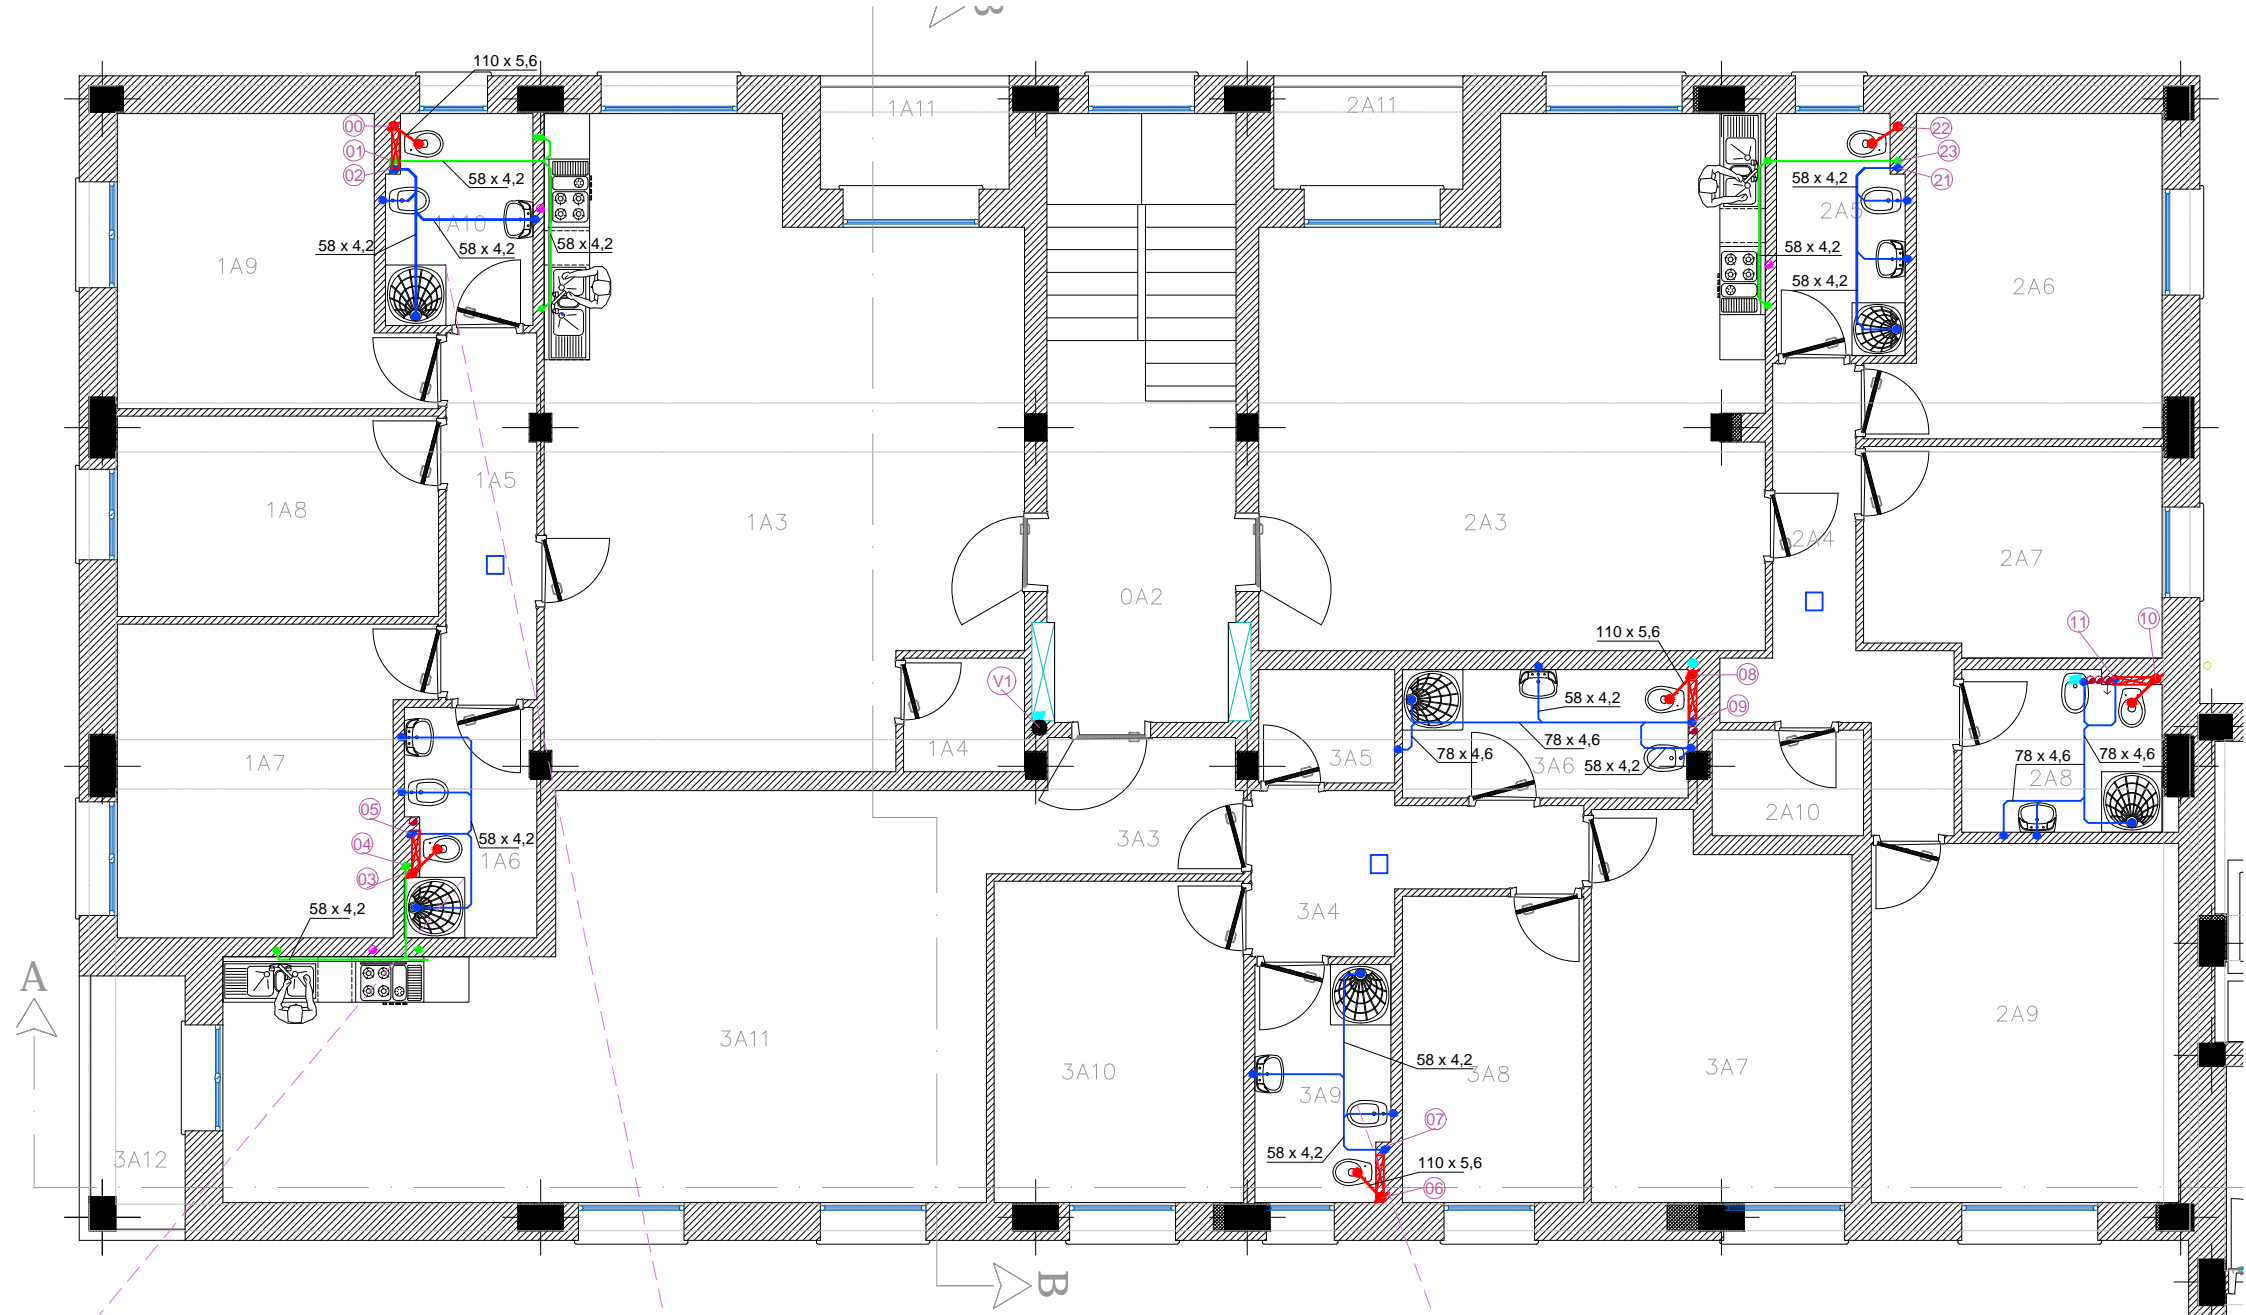


Particolare scala 1:50

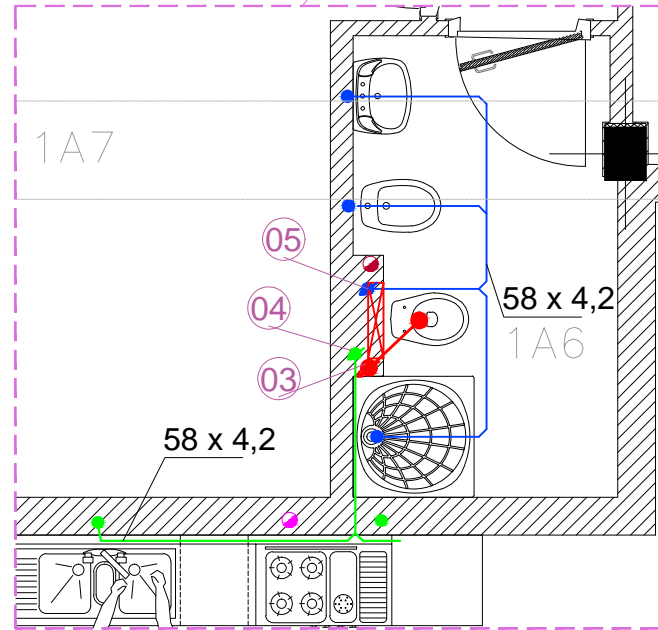

Particolare scala 1:50





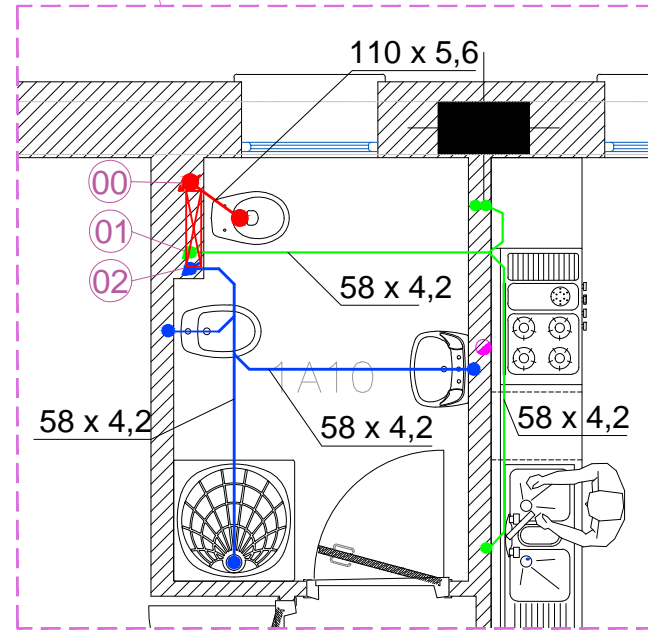


Particolare scala 1:50

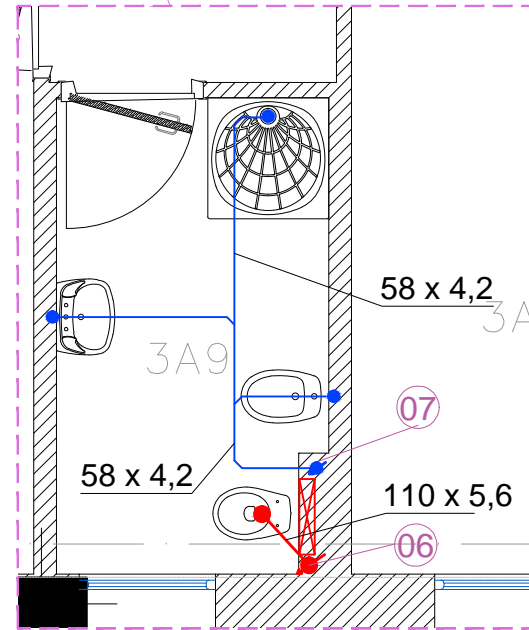


LEGENDA


- SCARICO ACQUE LURIDE - TRATTO ORIZZONTALE A PAVIMENTO
- SCARICO ACQUE LURIDE - TRATTO ORIZZONTALE A SOFFITTO
- SCARICO ACQUE SAPONOSE - TRATTO ORIZZONTALE A PAVIMENTO
- SCARICO ACQUE SAPONOSE - TRATTO ORIZZONTALE A SOFFITTO
- SCARICO ACQUE CUCINA - TRATTO ORIZZONTALE A PAVIMENTO
- SCARICO ACQUE CUCINA - TRATTO ORIZZONTALE A SOFFITTO
- VENTILAZIONE PRIMARIA - TRATTO ORIZZONTALE
- COLONNA DI SCARICO ACQUE LURIDE
- COLONNA DI SCARICO ACQUE SAPONOSE
- COLONNA DI SCARICO ACQUE CUCINA
- COLONNA DI VENTILAZIONE PRIMARIA
- COLONNA DI VENTILAZIONE AMBIENTE CUCINA E BAGNO CIECO
- COLONNA DI VENTILAZIONE AMBIENTE CON GAS METANO
- SFIATI PER VENTILAZIONE SOTTOFONDO COPERTURE PIANE
- CASSETTA DI SCARICO AD INCASSO ANTICONDENSA-ACUSTICA

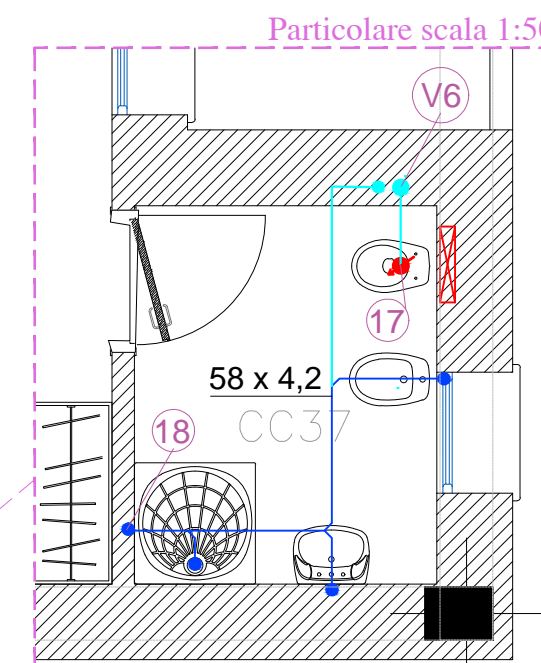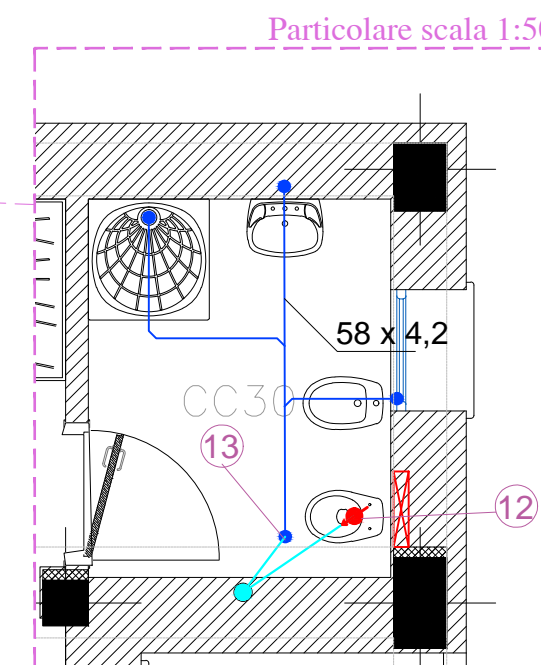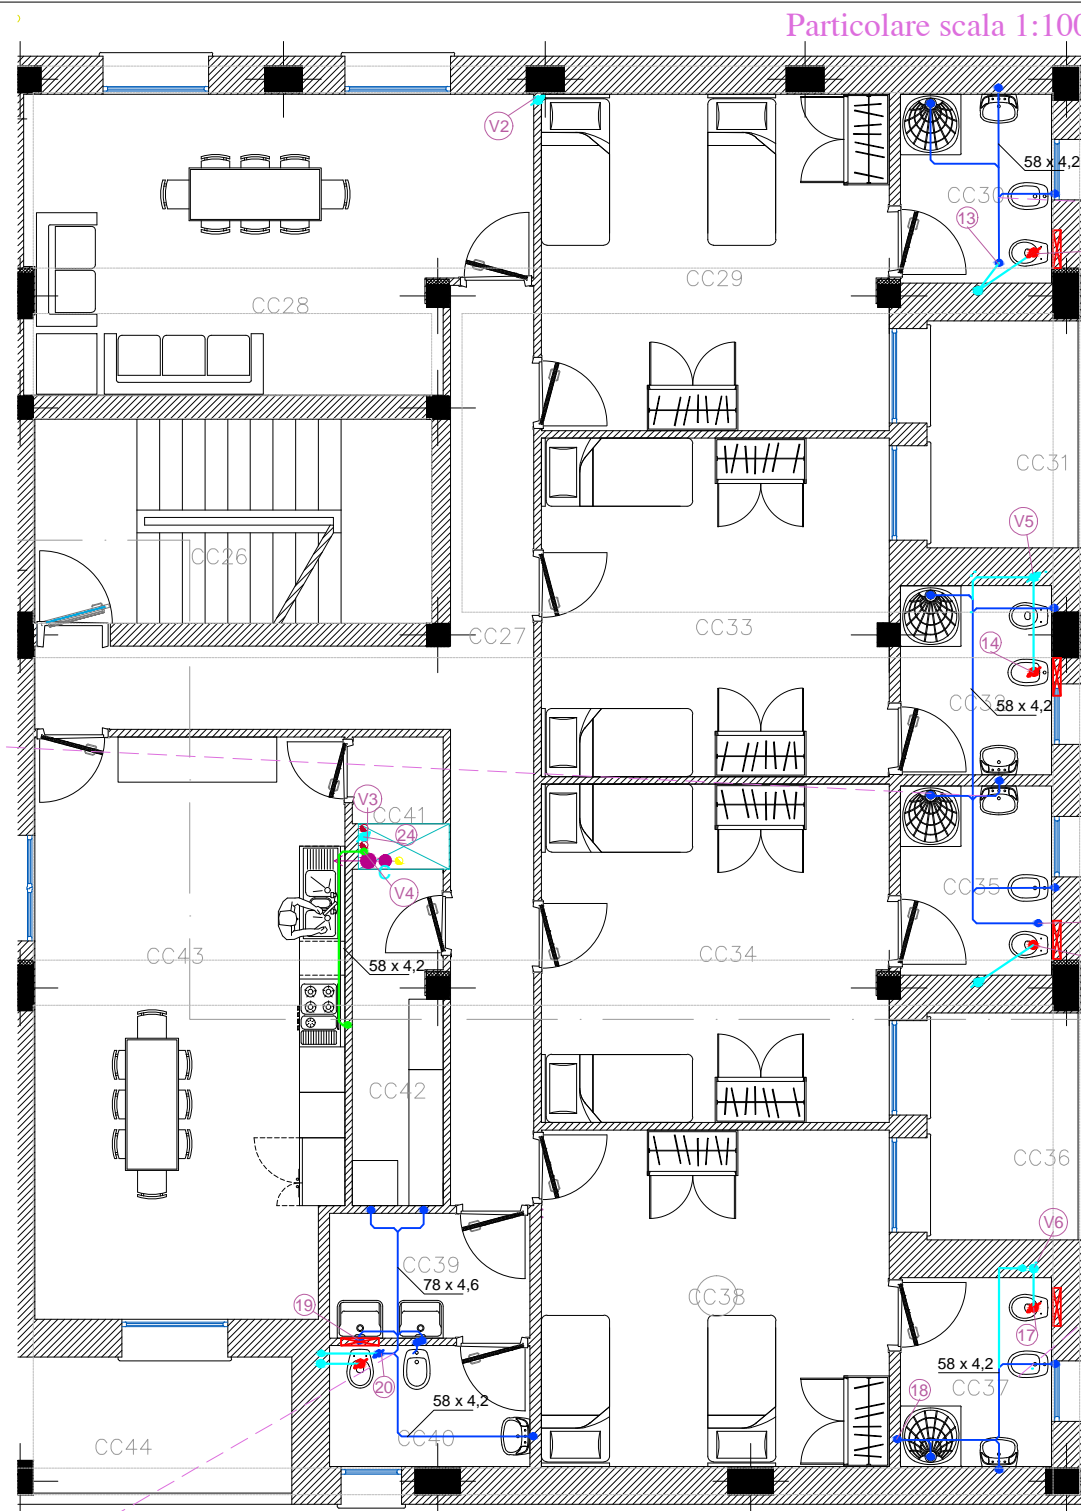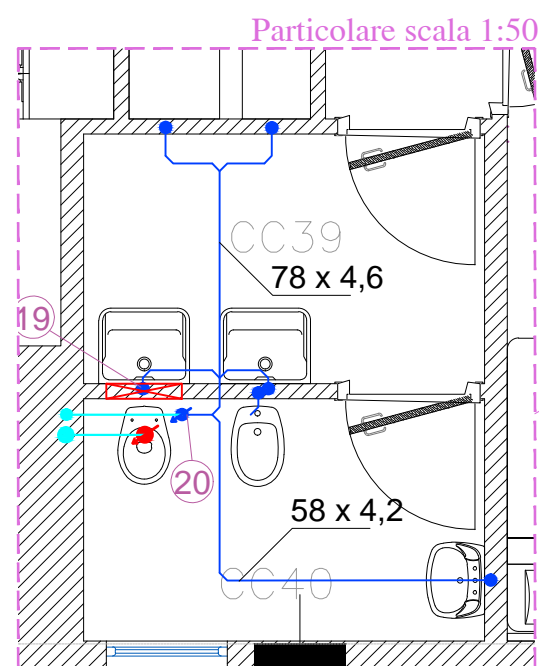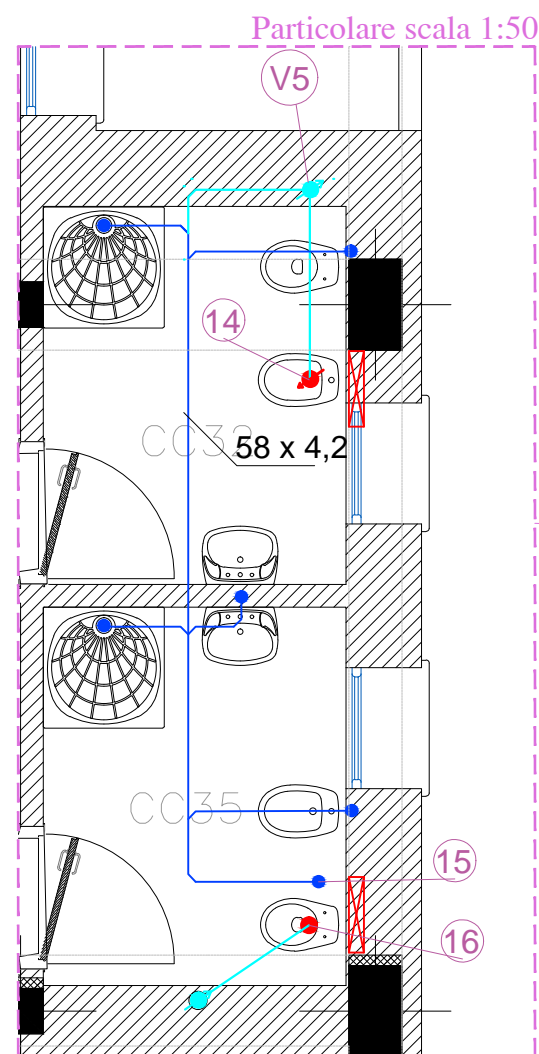


LEGENDA	
—	SCARICO ACQUE LURIDE - TRATTO ORIZZONTALE A PAVIMENTO
---	SCARICO ACQUE LURIDE - TRATTO ORIZZONTALE A SOFFITTO
—	SCARICO ACQUE SAPONOSE - TRATTO ORIZZONTALE A PAVIMENTO
---	SCARICO ACQUE SAPONOSE - TRATTO ORIZZONTALE A SOFFITTO
—	SCARICO ACQUE CUCINA - TRATTO ORIZZONTALE A PAVIMENTO
---	SCARICO ACQUE CUCINA - TRATTO ORIZZONTALE A SOFFITTO
—	VENTILAZIONE PRIMARIA - TRATTO ORIZZONTALE
●	COLONNA DI SCARICO ACQUE LURIDE
●	COLONNA DI SCARICO ACQUE SAPONOSE
●	COLONNA DI SCARICO ACQUE CUCINA
●	COLONNA DI VENTILAZIONE PRIMARIA
◐	COLONNA DI VENTILAZIONE AMBIENTE CUCINA E BAGNO CIECO
◐	COLONNA DI VENTILAZIONE AMBIENTE CON GAS METANO
◐	SFIATI PER VENTILAZIONE SOTTOFONDO COPERTURE PIANE
▤	CASSETTA DI SCARICO AD INCASSO ANTICONDENSA-ACUSTICA

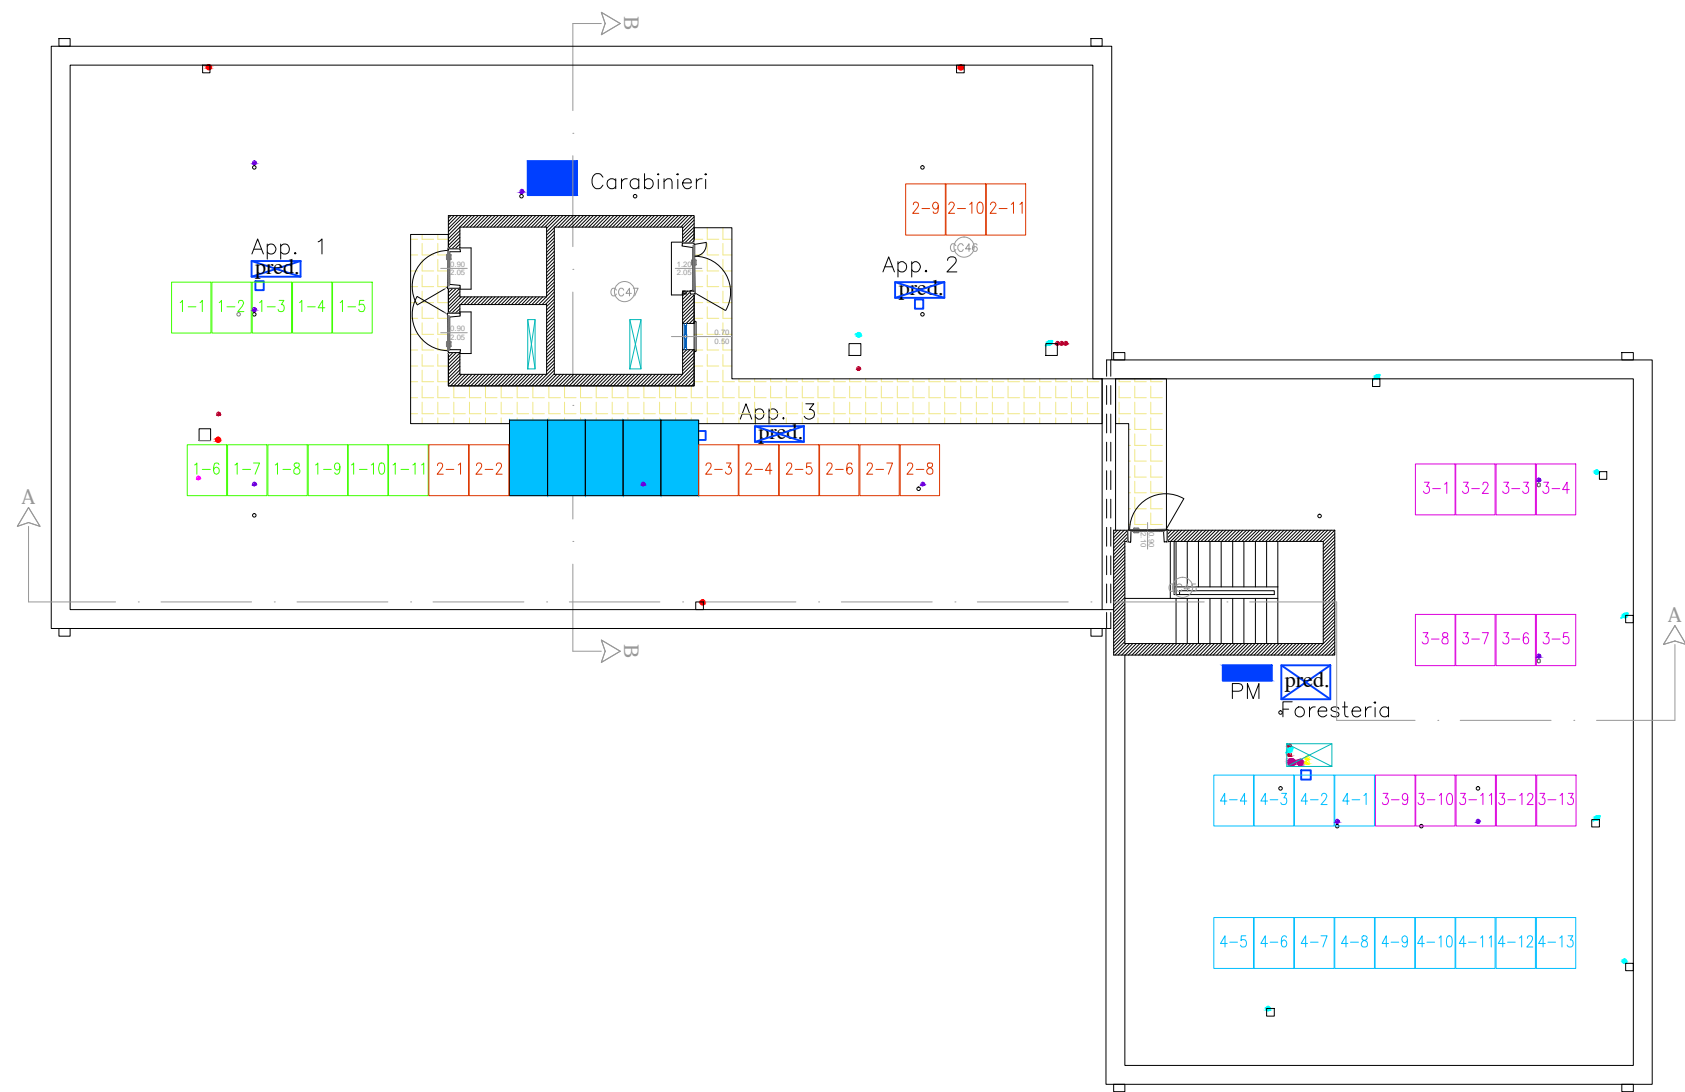



LEGENDA	
	SCARICO ACQUE LURIDE - TRATTO ORIZZONTALE A PAVIMENTO
	SCARICO ACQUE LURIDE - TRATTO ORIZZONTALE A SOFFITTO
	SCARICO ACQUE SAPONOSE - TRATTO ORIZZONTALE A PAVIMENTO
	SCARICO ACQUE SAPONOSE - TRATTO ORIZZONTALE A SOFFITTO
	SCARICO ACQUE CUCINA - TRATTO ORIZZONTALE A PAVIMENTO
	SCARICO ACQUE CUCINA - TRATTO ORIZZONTALE A SOFFITTO
	VENTILAZIONE PRIMARIA - TRATTO ORIZZONTALE
	COLONNA DI SCARICO ACQUE LURIDE
	COLONNA DI SCARICO ACQUE SAPONOSE
	COLONNA DI SCARICO ACQUE CUCINA
	COLONNA DI VENTILAZIONE PRIMARIA
	COLONNA DI VENTILAZIONE AMBIENTE CUCINA E BAGNO CIECO
	COLONNA DI VENTILAZIONE AMBIENTE CON GAS METANO
	SFIATI PER VENTILAZIONE SOTTOFONDO COPERTURE PIANE
	CASSETTA DI SCARICO AD INCASSO ANTICONDENSA-ACUSTICA

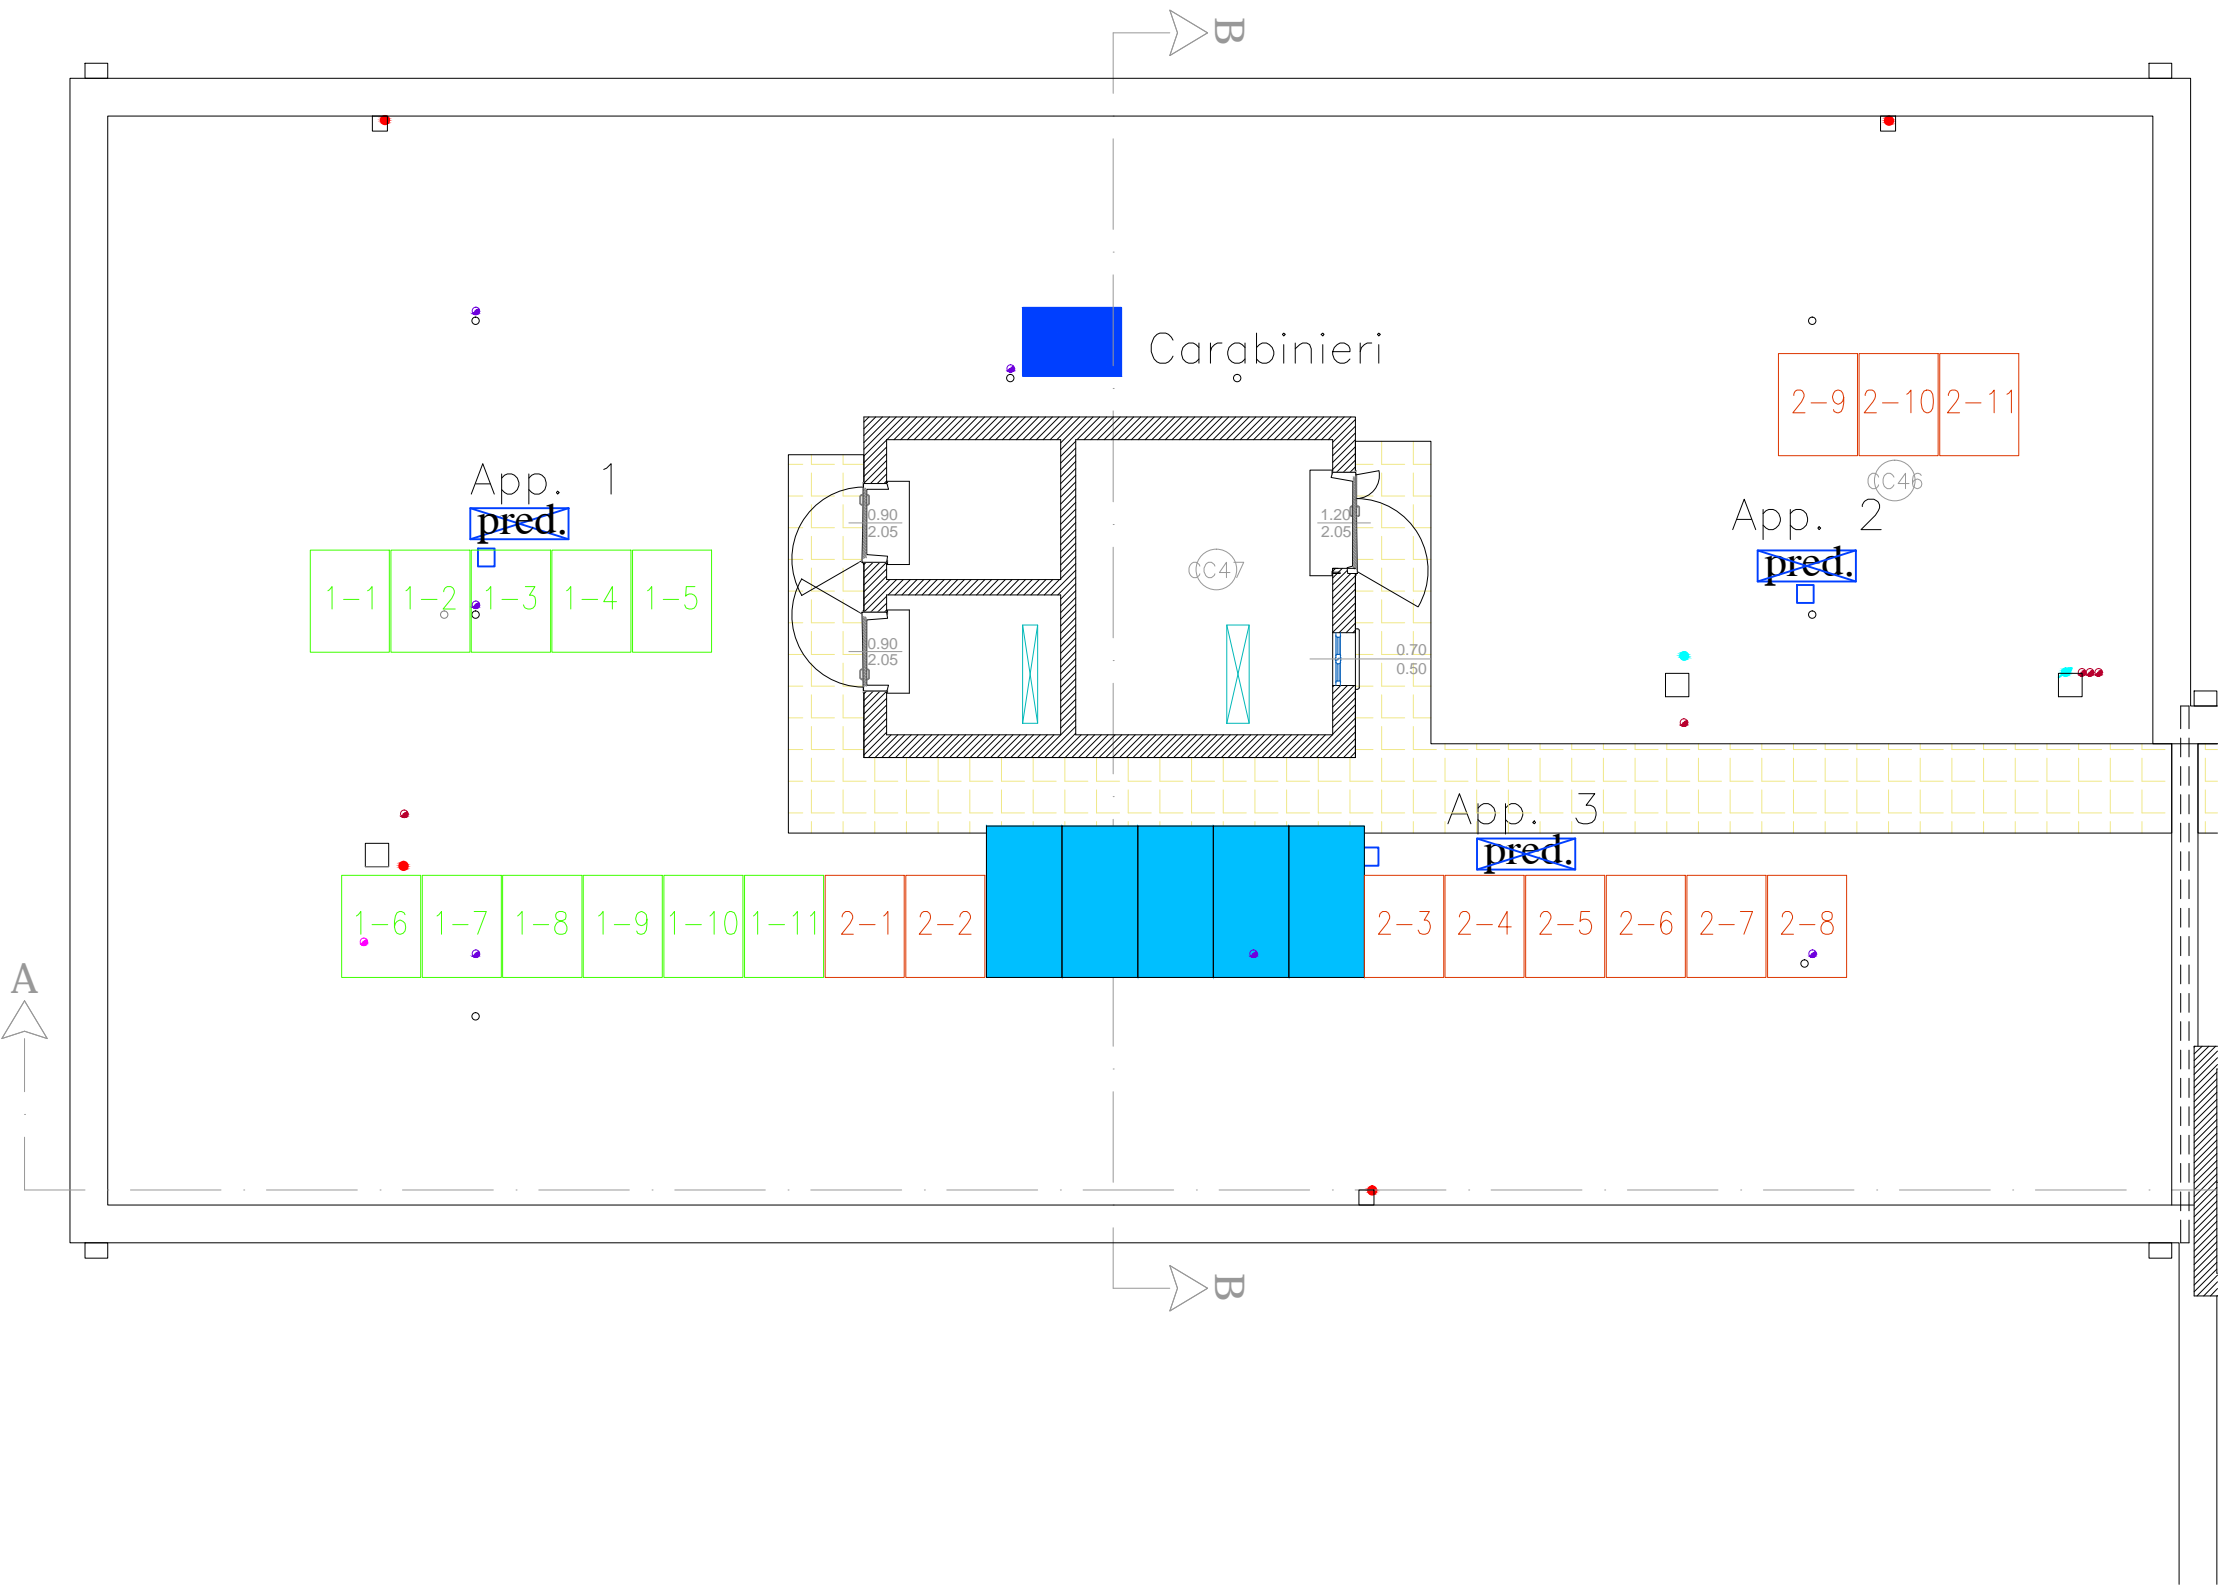

LEGENDA	
	SCARICO ACQUE LURIDE - TRATTO ORIZZONTALE A PAVIMENTO
	SCARICO ACQUE LURIDE - TRATTO ORIZZONTALE A SOFFITTO
	SCARICO ACQUE SAPONOSE - TRATTO ORIZZONTALE A PAVIMENTO
	SCARICO ACQUE SAPONOSE - TRATTO ORIZZONTALE A SOFFITTO
	SCARICO ACQUE CUCINA - TRATTO ORIZZONTALE A PAVIMENTO
	SCARICO ACQUE CUCINA - TRATTO ORIZZONTALE A SOFFITTO
	VENTILAZIONE PRIMARIA - TRATTO ORIZZONTALE
	COLONNA DI SCARICO ACQUE LURIDE
	COLONNA DI SCARICO ACQUE SAPONOSE
	COLONNA DI SCARICO ACQUE CUCINA
	COLONNA DI VENTILAZIONE PRIMARIA
	COLONNA DI VENTILAZIONE AMBIENTE CUCINA E BAGNO CIECO
	COLONNA DI VENTILAZIONE AMBIENTE CON GAS METANO
	SFIATI PER VENTILAZIONE SOTTOFONDO COPERTURE PIANE
	CASSETTA DI SCARICO AD INCASSO ANTICONDENSA-ACUSTICA

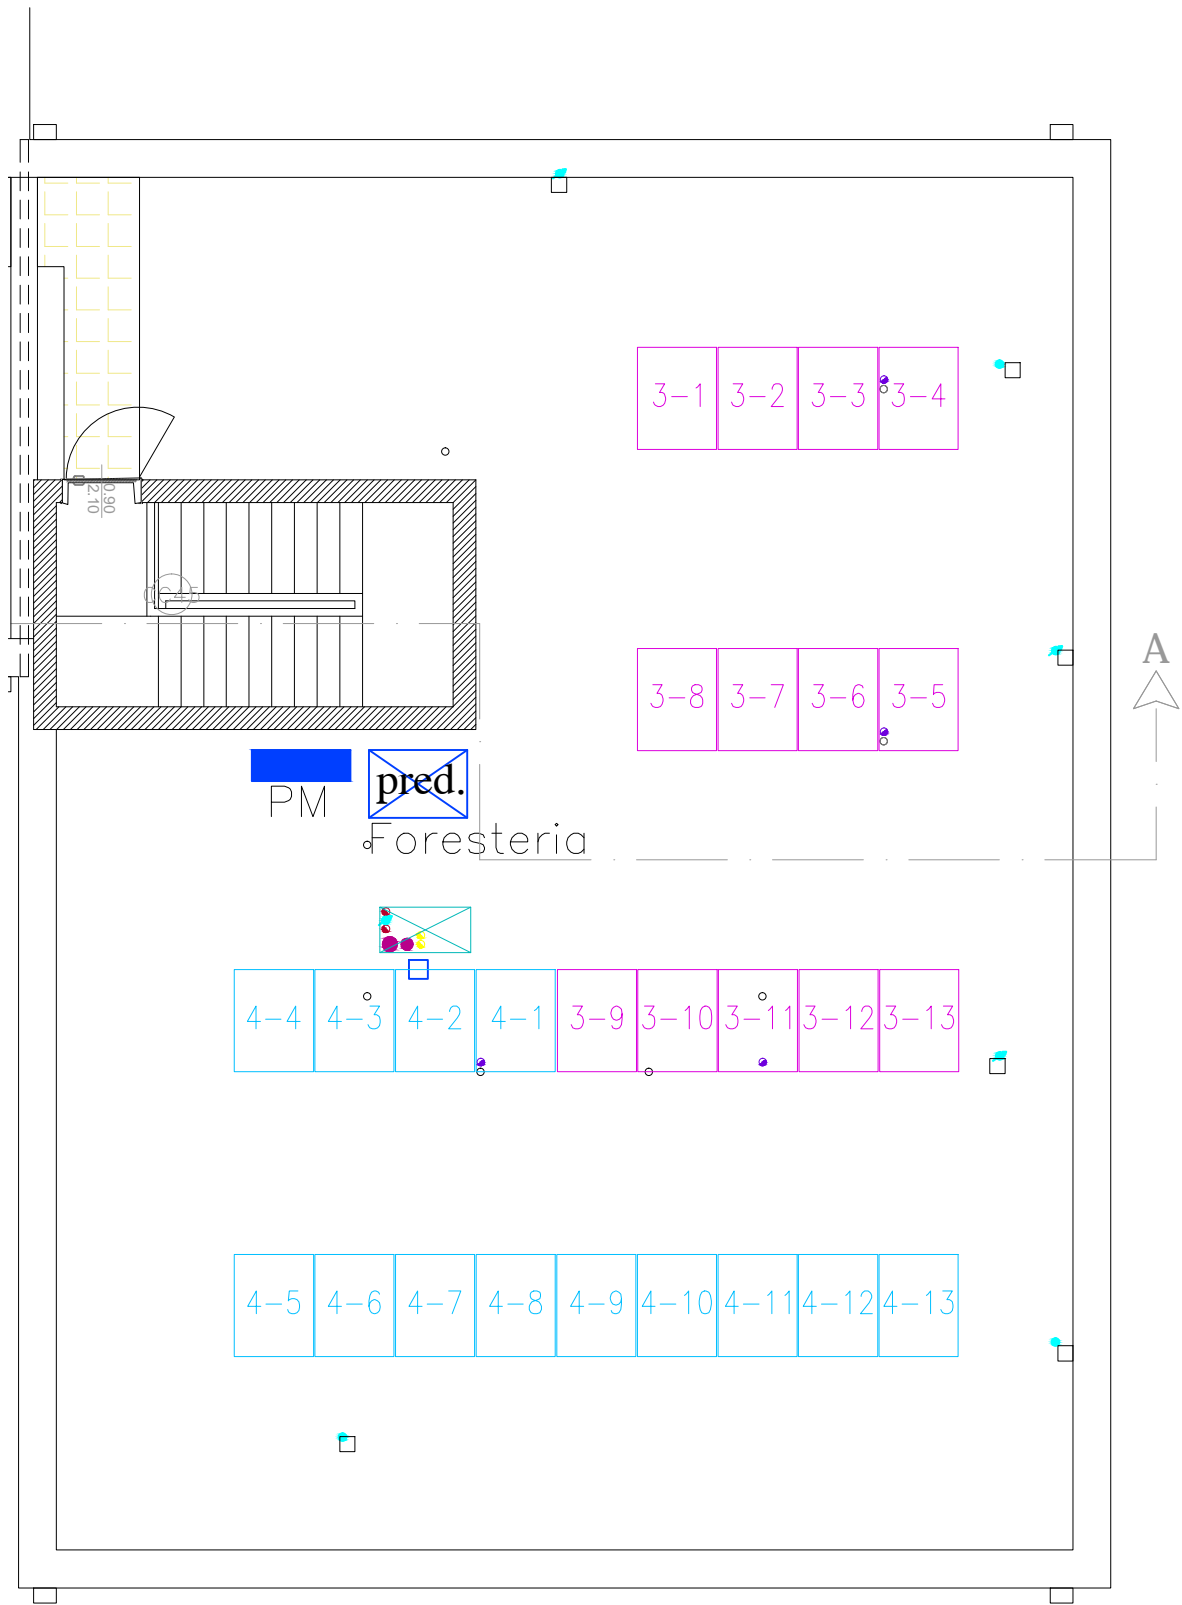

LEGENDA	
	SCARICO ACQUE LURIDE - TRATTO ORIZZONTALE A PAVIMENTO
	SCARICO ACQUE LURIDE - TRATTO ORIZZONTALE A SOFFITTO
	SCARICO ACQUE SAPONOSE - TRATTO ORIZZONTALE A PAVIMENTO
	SCARICO ACQUE SAPONOSE - TRATTO ORIZZONTALE A SOFFITTO
	SCARICO ACQUE CUCINA - TRATTO ORIZZONTALE A PAVIMENTO
	SCARICO ACQUE CUCINA - TRATTO ORIZZONTALE A SOFFITTO
	VENTILAZIONE PRIMARIA - TRATTO ORIZZONTALE
	COLONNA DI SCARICO ACQUE LURIDE
	COLONNA DI SCARICO ACQUE SAPONOSE
	COLONNA DI SCARICO ACQUE CUCINA
	COLONNA DI VENTILAZIONE PRIMARIA
	COLONNA DI VENTILAZIONE AMBIENTE CUCINA E BAGNO CIECO
	COLONNA DI VENTILAZIONE AMBIENTE CON GAS METANO
	SFIATI PER VENTILAZIONE SOTTOFONDO COPERTURE PIANE
	CASSETTA DI SCARICO AD INCASSO ANTICONDENSA-ACUSTICA

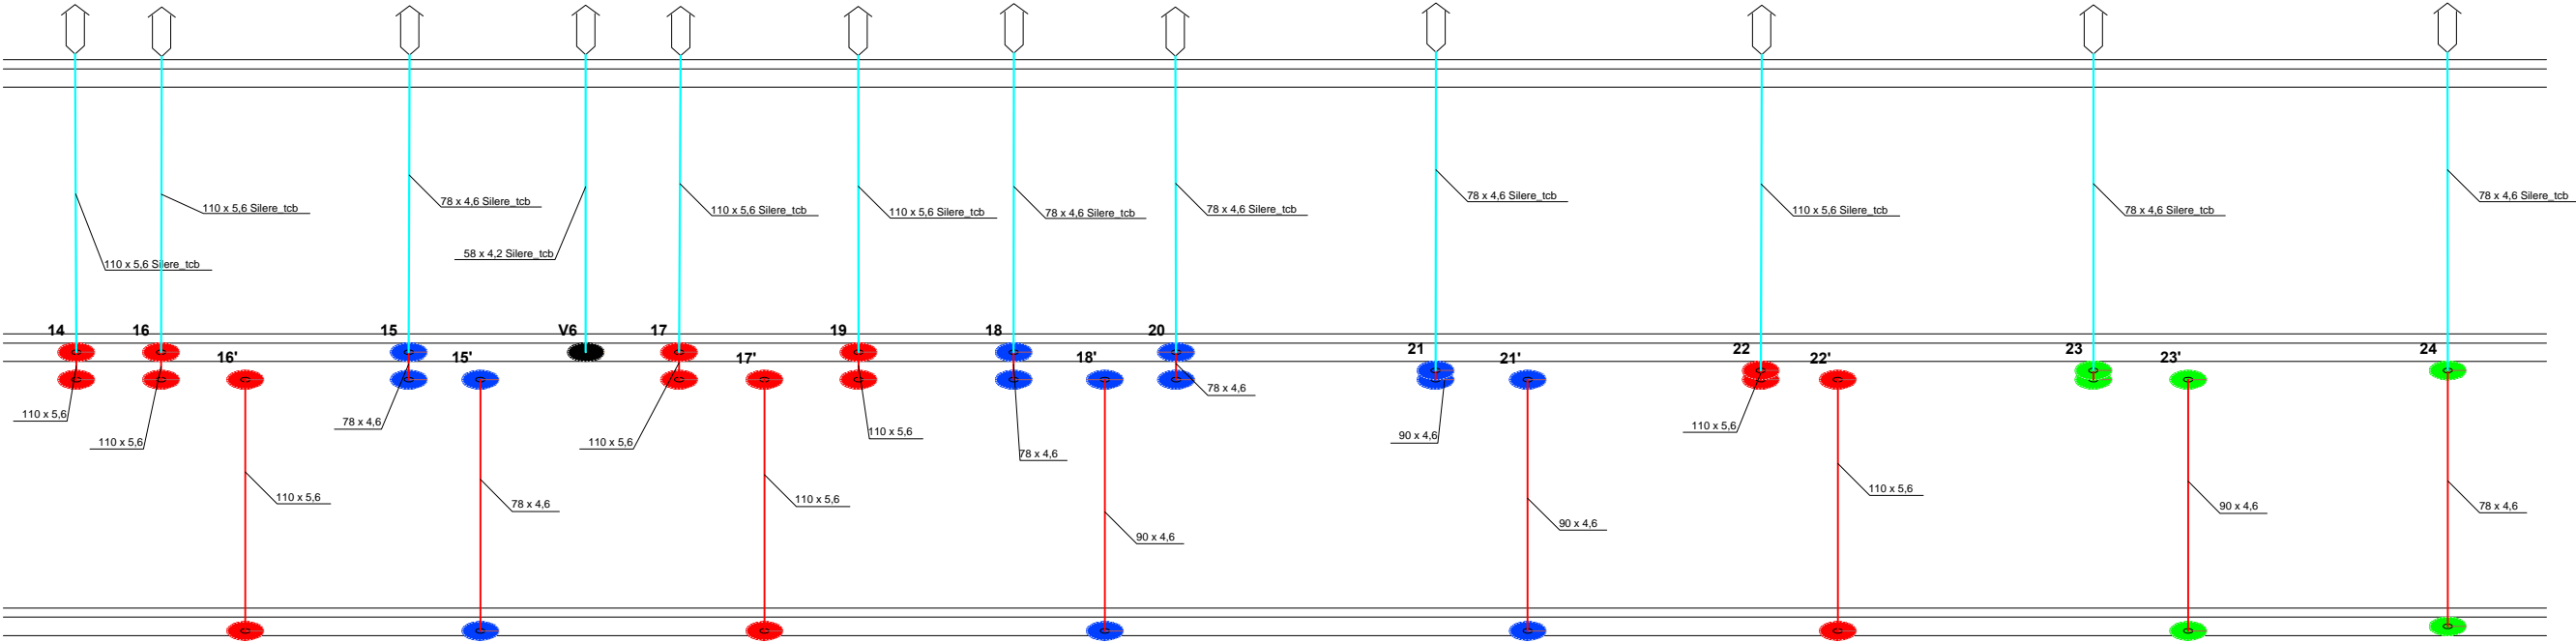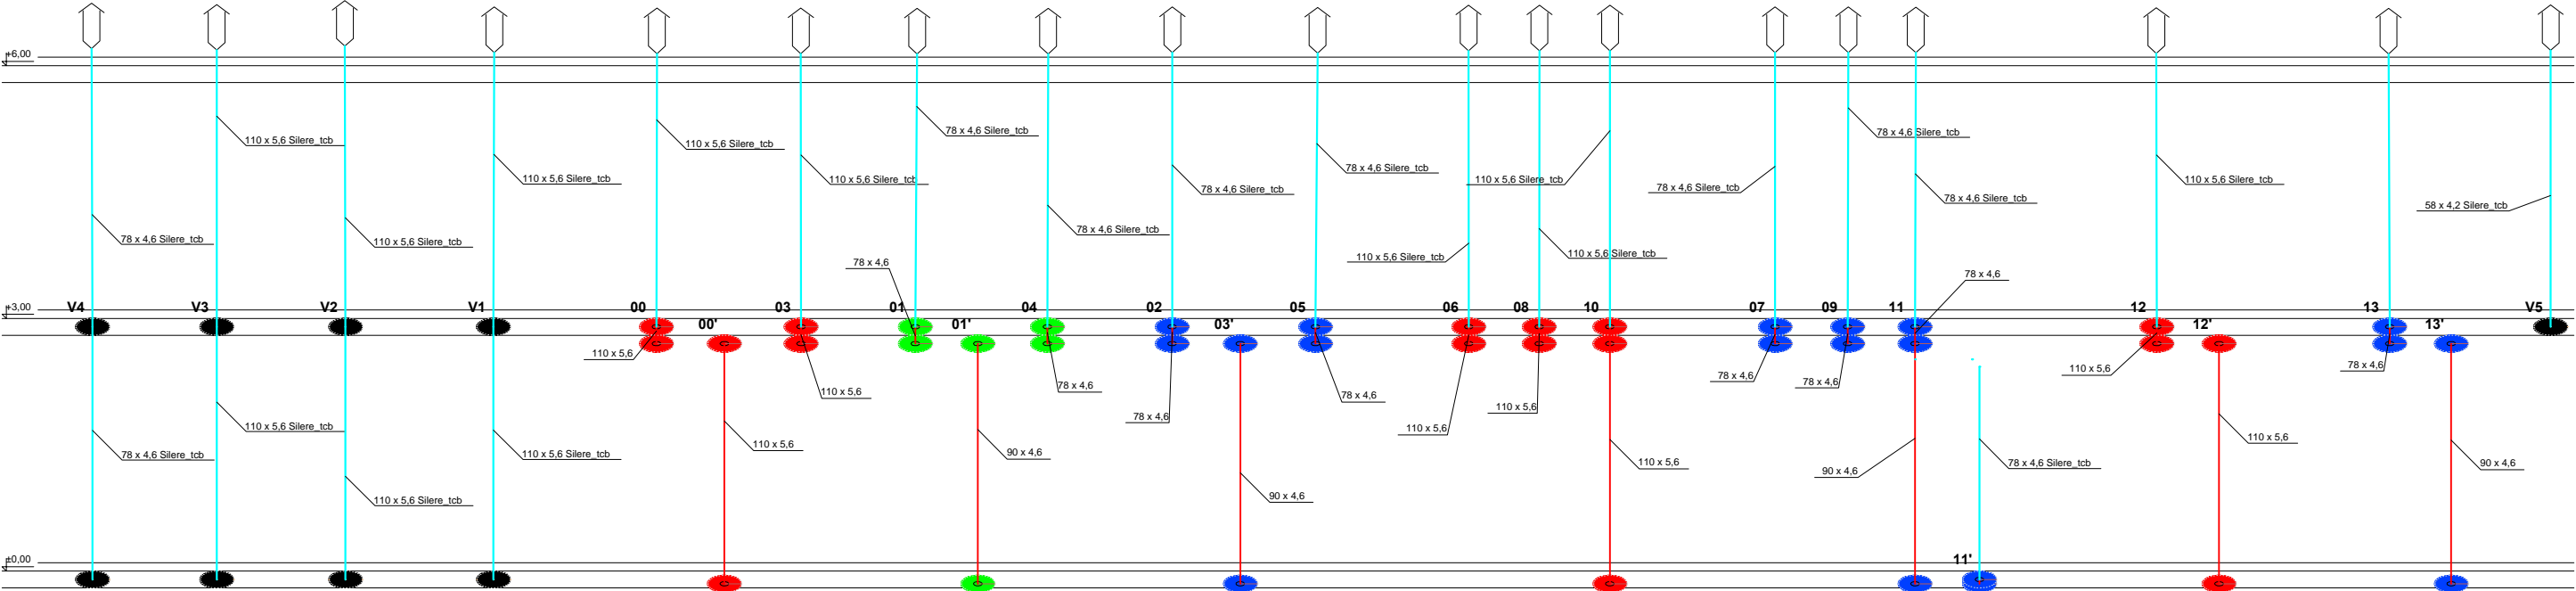

LEGENDA

- SCARICO ACQUE LURIDE
- SCARICO ACQUE SAPONOSE
- SCARICO ACQUE CUCINA
- VENTILAZIONE PRIMARIA