

STEP ENGINEERING S.R.L.  
VIA PERSICETANA VECCHIA N.28/A 40132 BOLOGNA TEL 051/401847

Comune di Castel Maggiore  
Provincia di Bologna

PROGETTO DEFINITIVO/ESECUTIVO  
Intervento di adeguamento in materia di  
prevenzione incendi della Biblioteca Comunale  
di Castel Maggiore sita in Via Bondanello, 30

Il Committente  
Comune di Castel Maggiore

Il Tecnico  
Ing. Coalberto Testa

Pareri Enti competenti


Oggetto : Progetto  
- Planimetria generale  
- Pianta  
- Sezione

Data : Luglio 2017



Scala : 1:100

ELABORATO:


EL 02.2

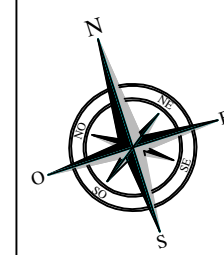



PIANO TERRA  
Scala 1:100

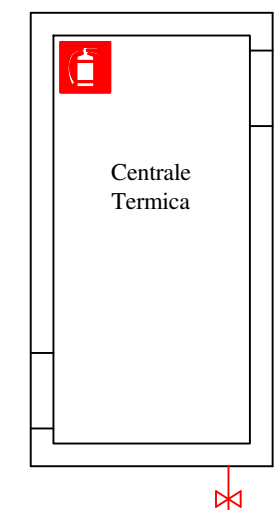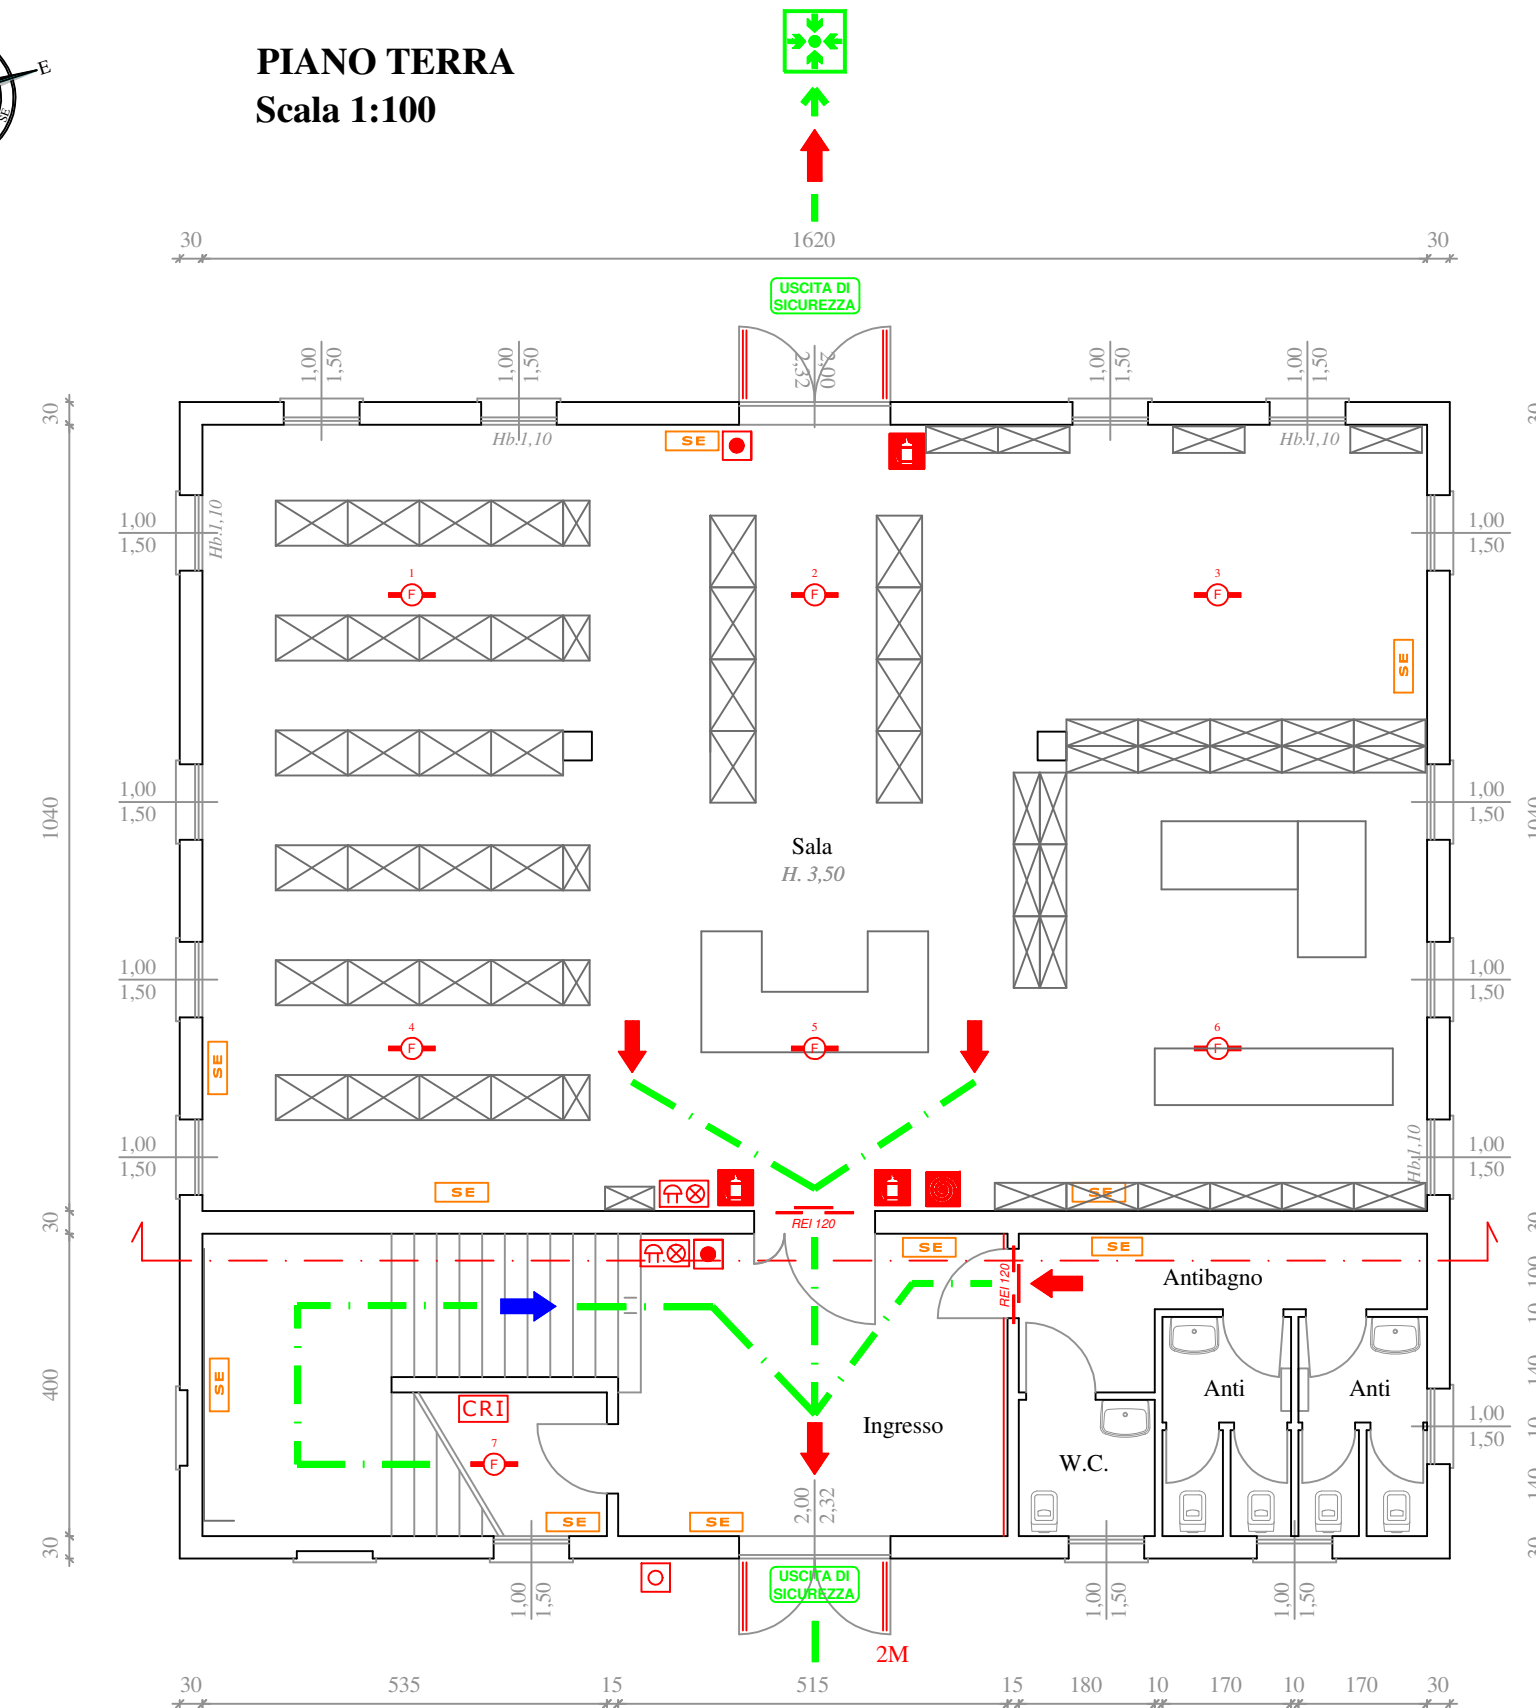

PIANO PRIMO  
Scala 1:100

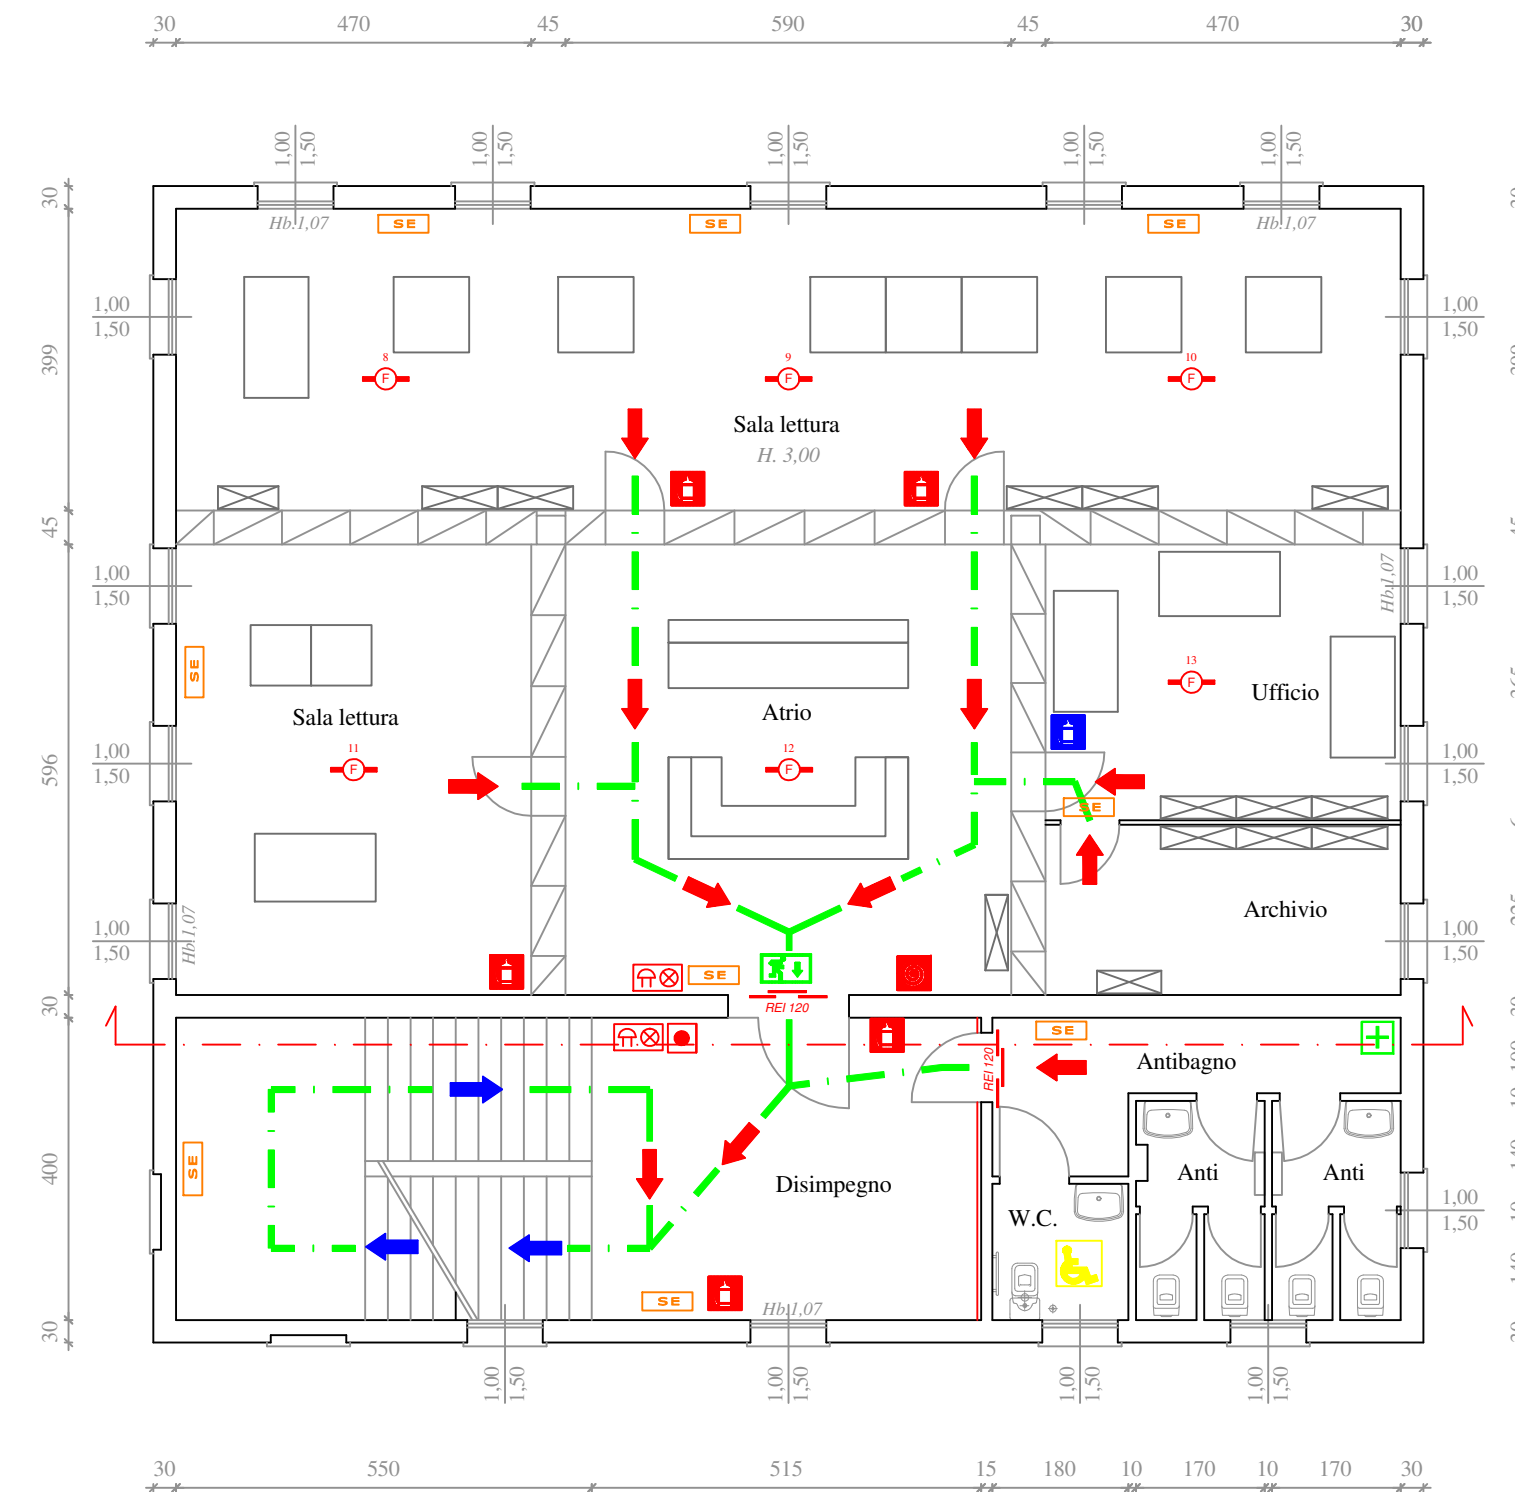

PIANO SECONDO  
Scala 1:100

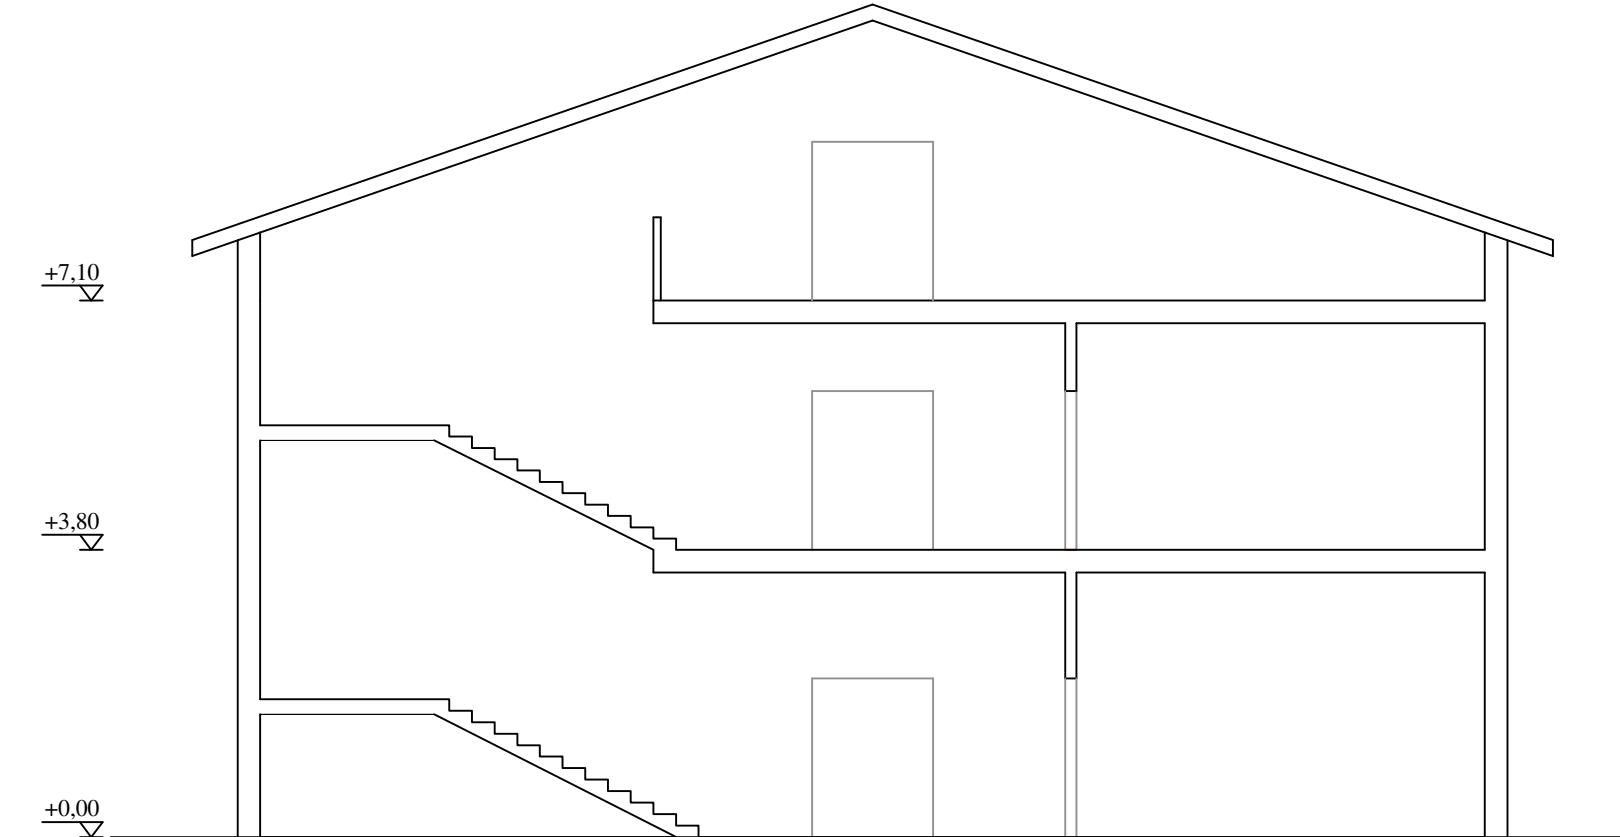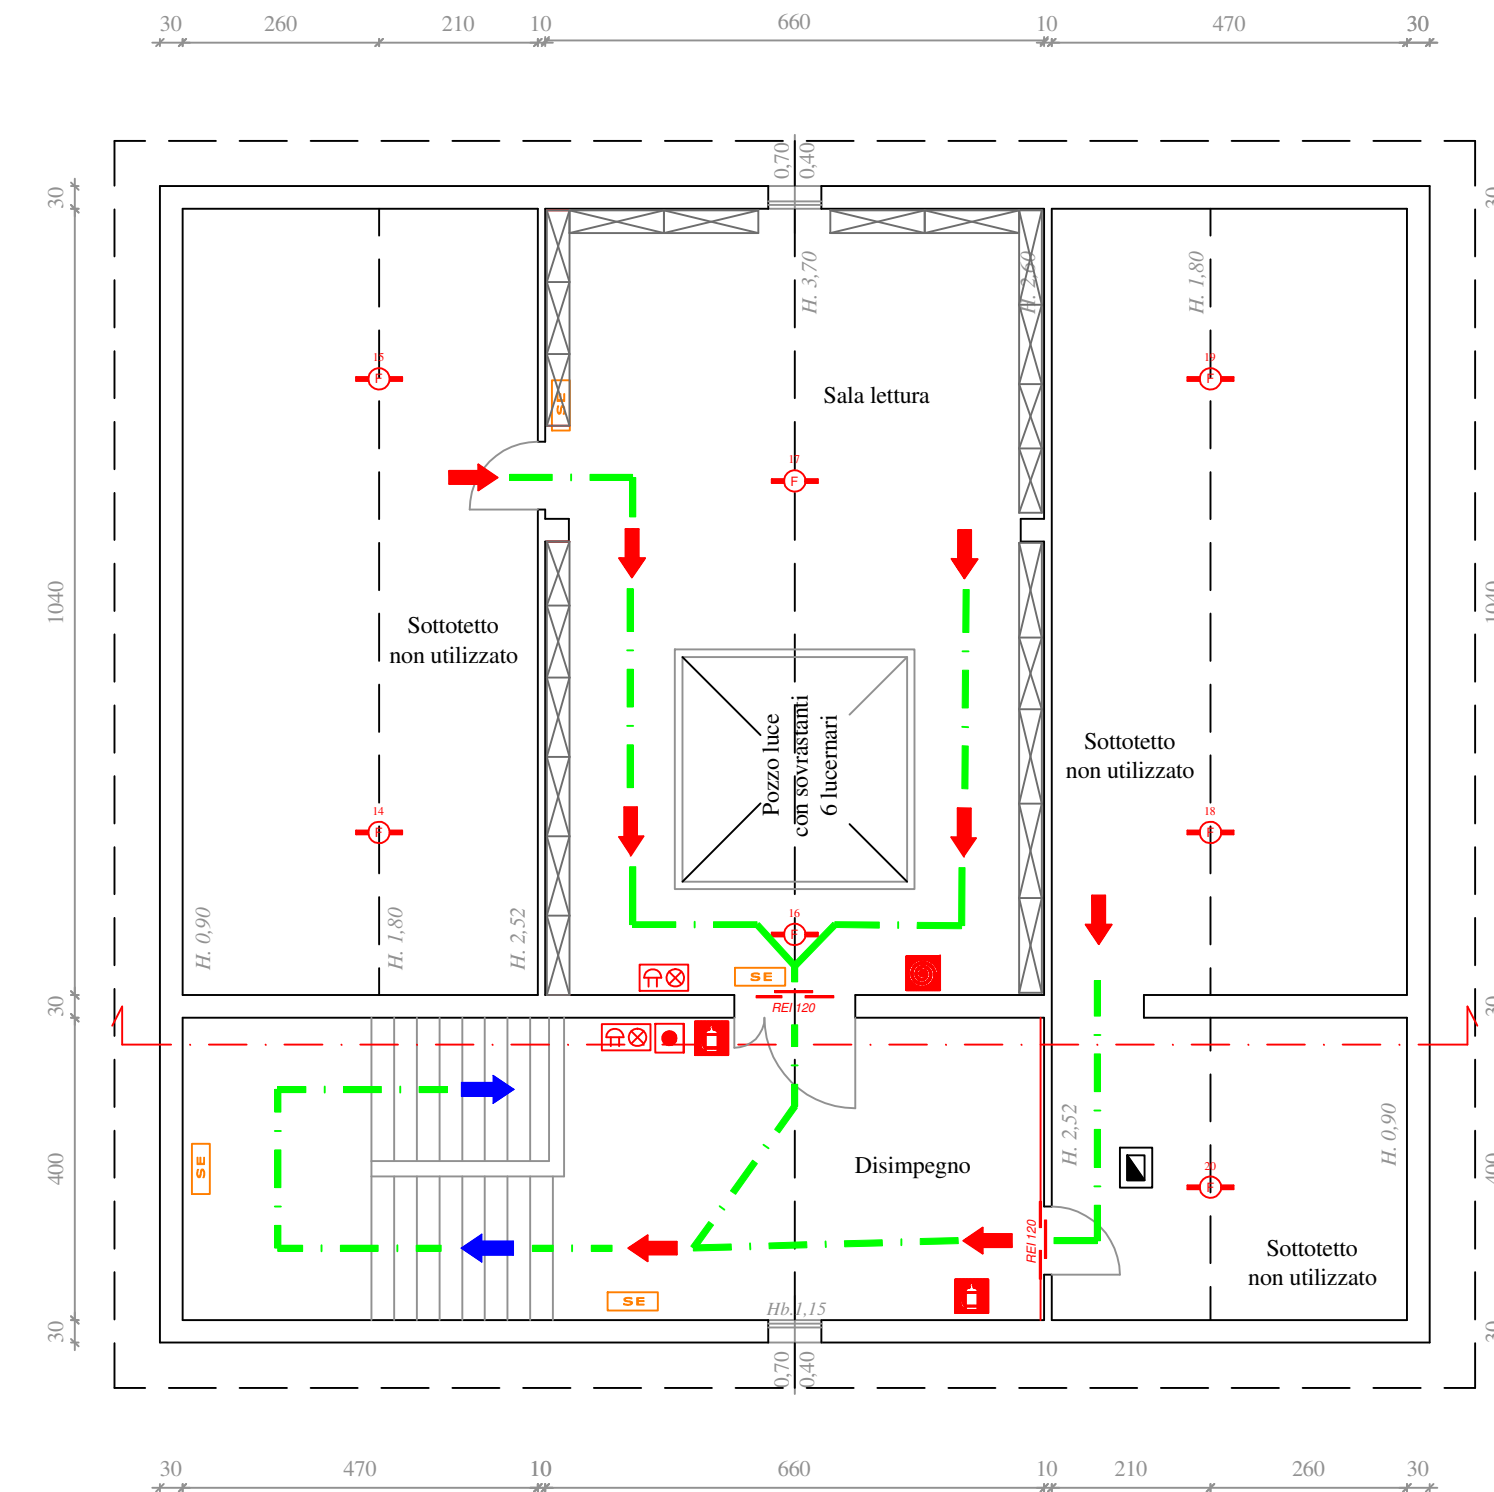

LEGENDA	
	Vie di fuga orizzontali
	Vie di fuga verso il basso
	Punto di raccolta
	Estintore a polvere
	Estintore a CO2
	Rilevatore di fumo e calore
	Valvola intercettazione gas combustibile
	Attacco autopompa VVF
	Centrale rivelazione incendio
	Pulsante di allarme
	Pulsante di sgancio dell'energia elettrica
	Porta REI 120
	Parole inverte caratteristiche REI 120
	Naspo
	Lampada di emergenza
	Segnalatore ottico-acustico allarme antincendio
	Idrante sopra suolo