

STEP ENGINEERING S.R.L.
VIA PERSICETANA VECCHIA N.28/A 40132 BOLOGNA TEL 051/401847

Comune di Castel Maggiore
Provincia di Bologna

PROGETTO DI ADEGUAMENTO E SOSTITUZIONE
DEI SISTEMI DI PREVENZIONE INCENDIO DELLA BIBLIOTECA COMUNALE
DI CASTEL MAGGIORE SITA IN VIA BONDANELLO, 30

Il Committente
Comune di Castel Maggiore

Il Tecnico
Ing. Coalberto Testa

Pareri Enti competenti


Oggetto : Tavola degli interventi
- Planimetria generale
- Pianta
- Sezione

Data : Luglio 2017


ELABORATO:

EL 02.3


Scala : 1:100

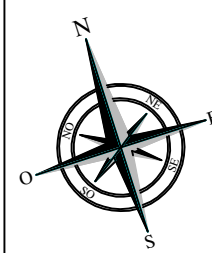



PIANO TERRA
Scala 1:100

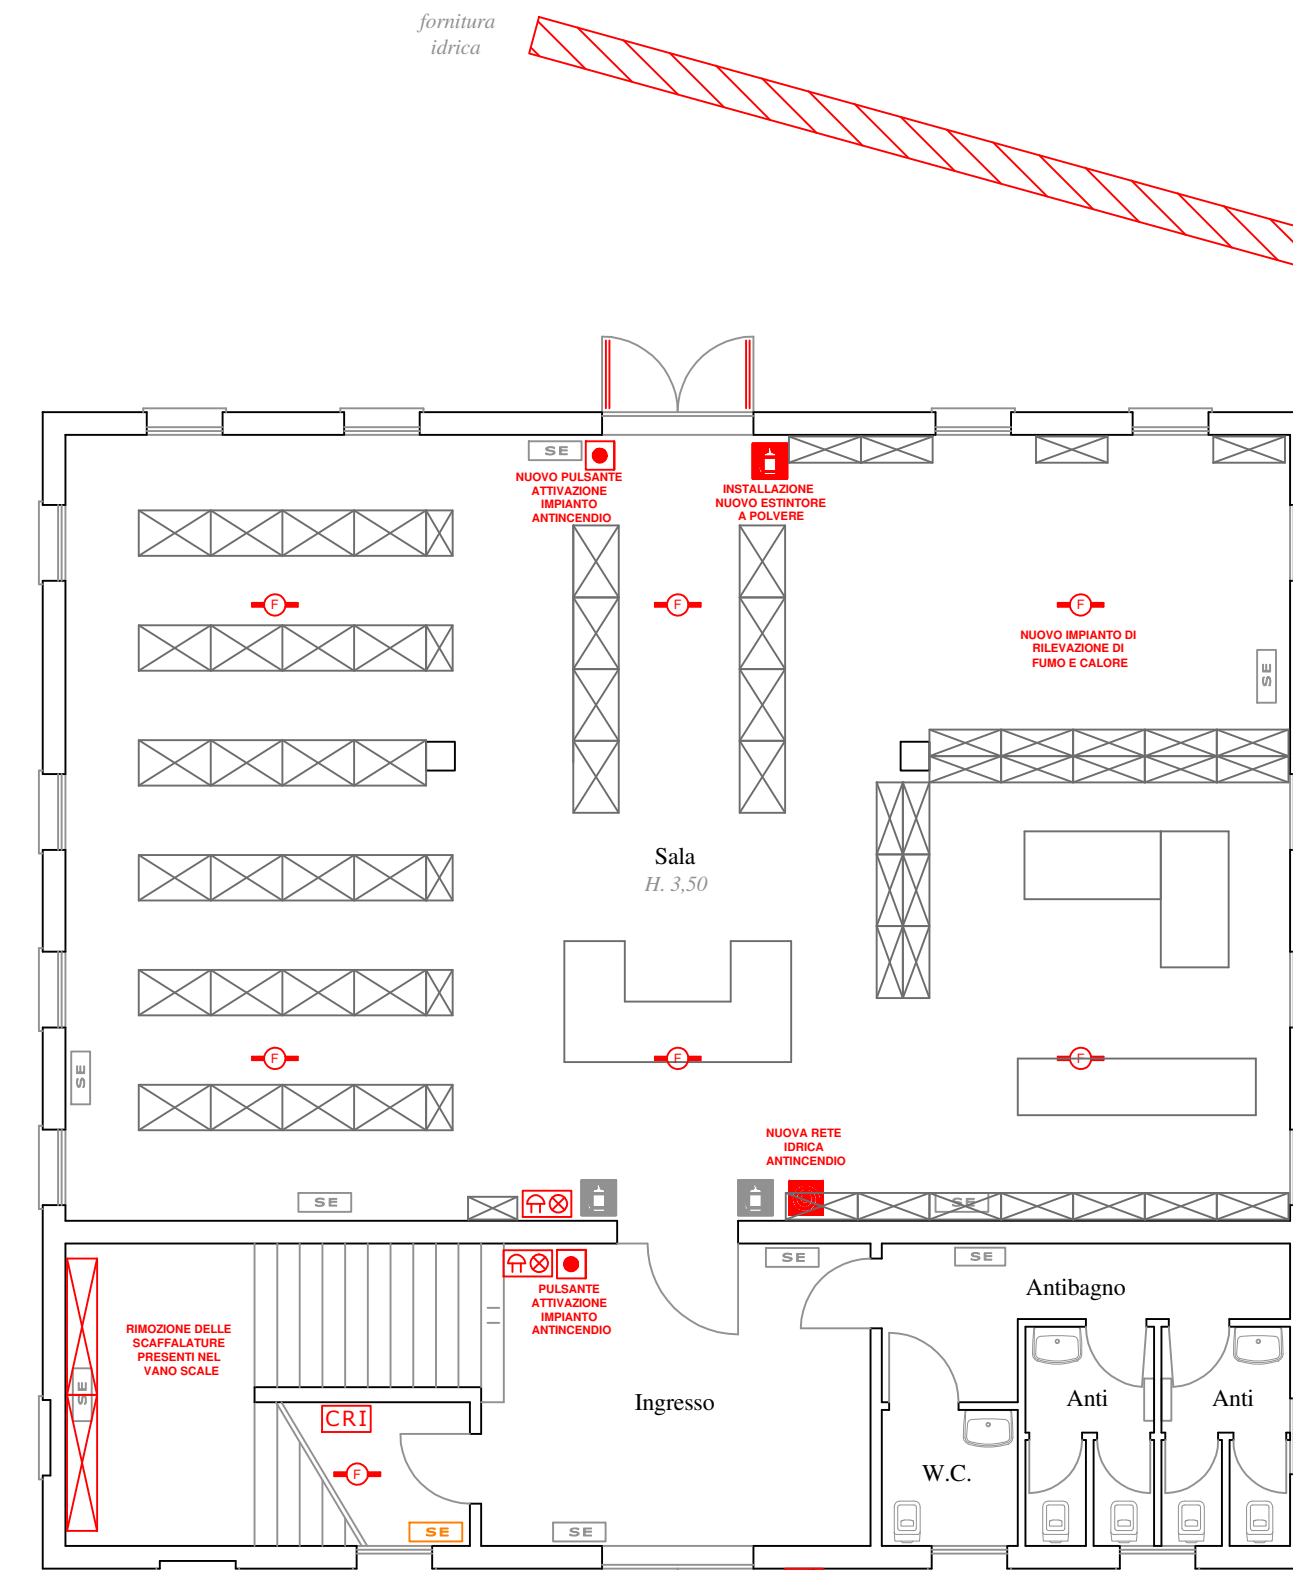

PIANO PRIMO
Scala 1:100

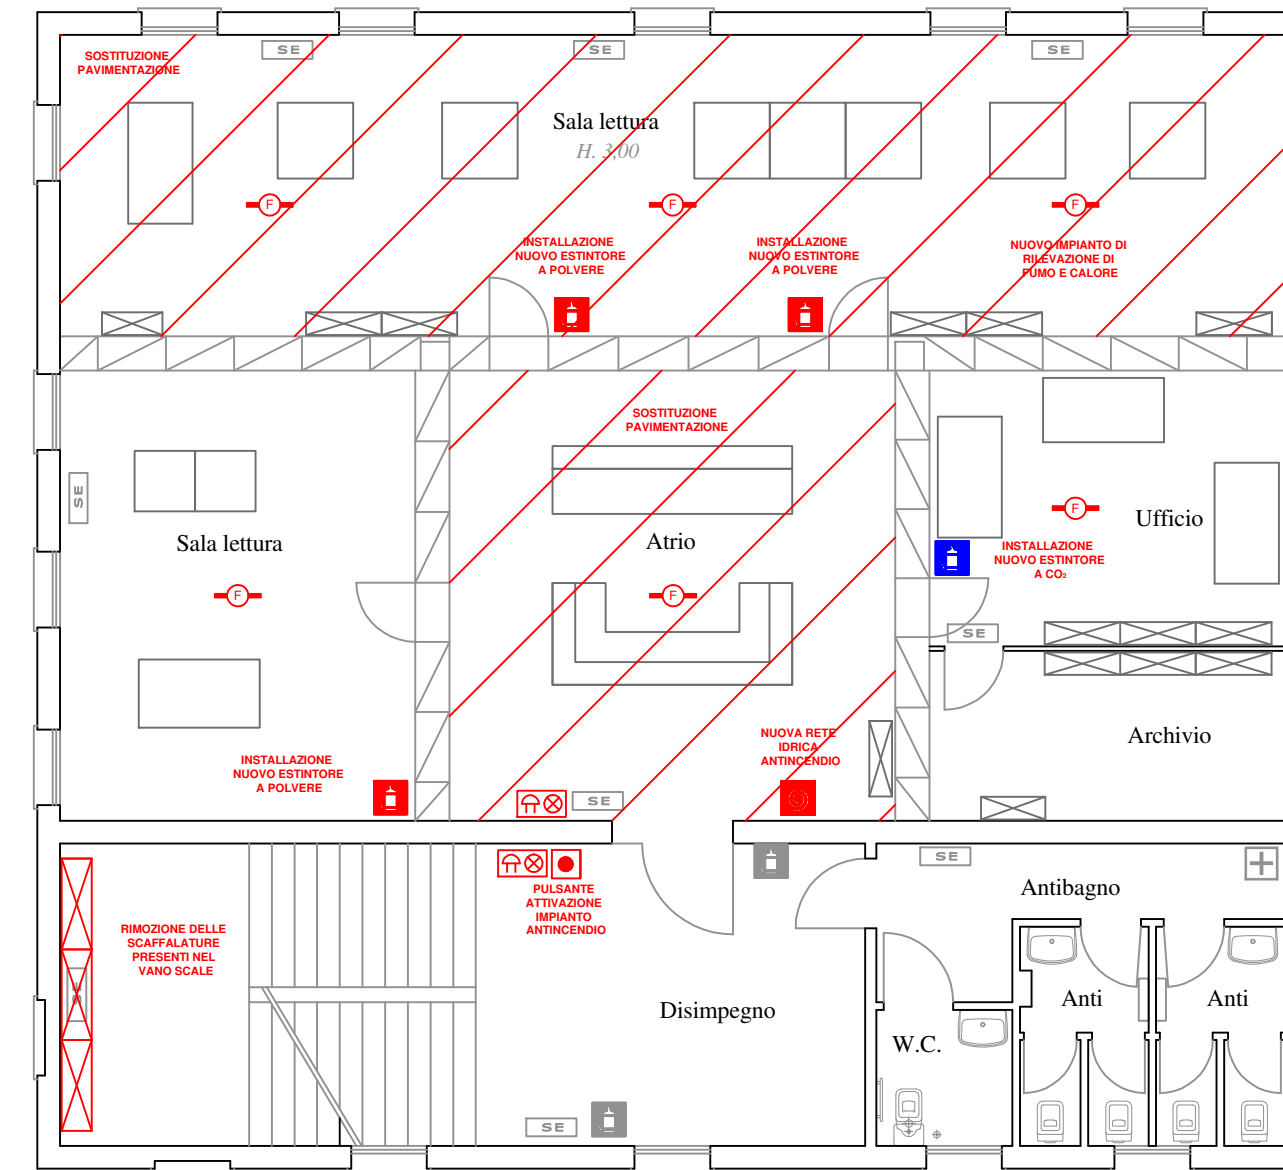

PIANO SECONDO
Scala 1:100

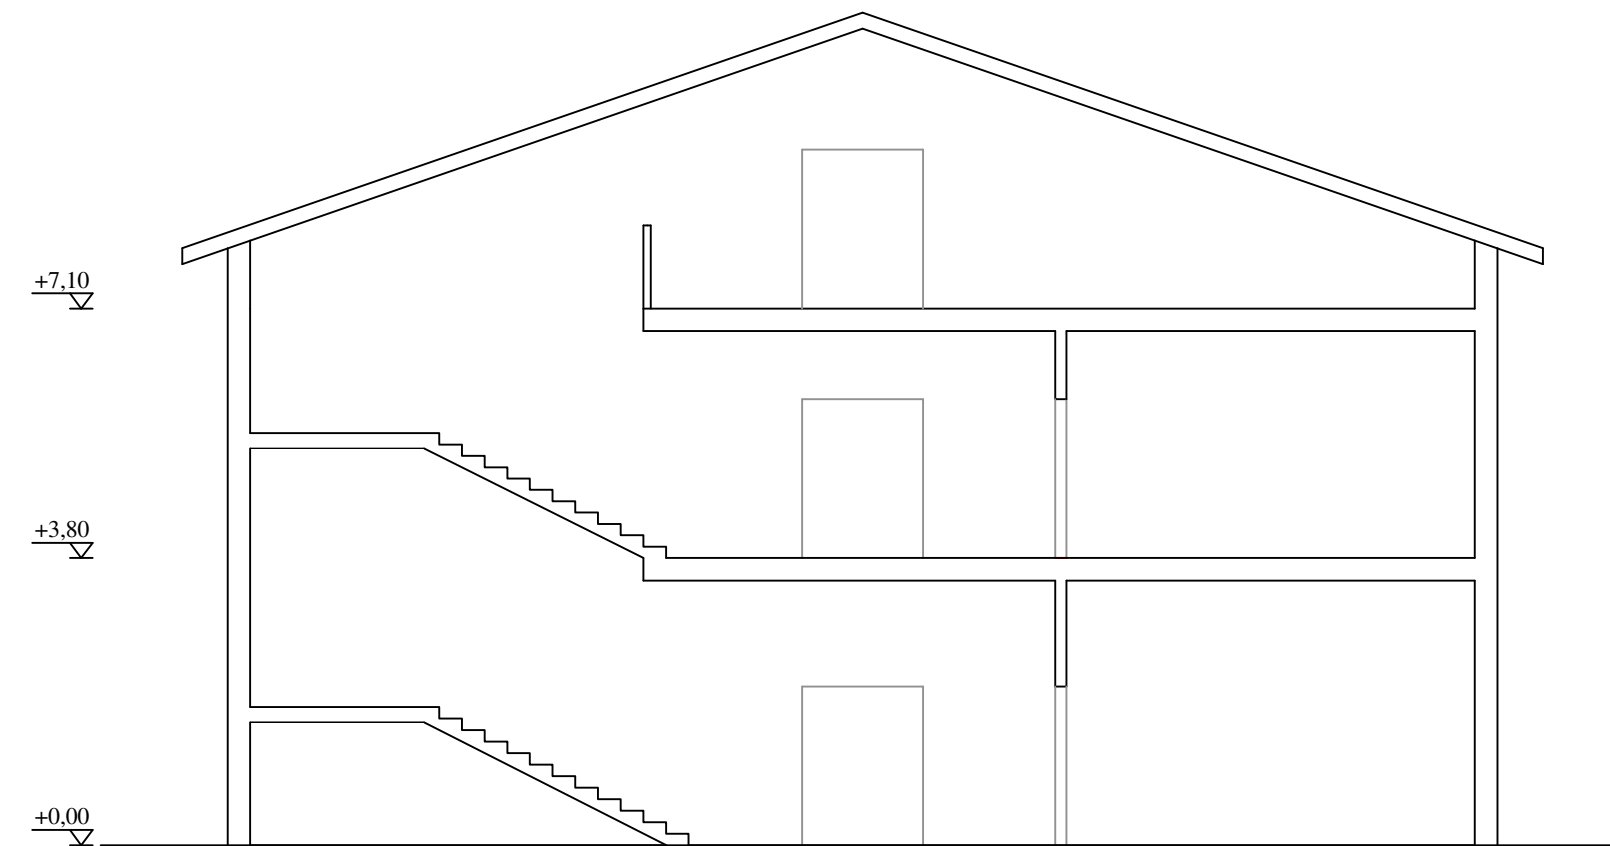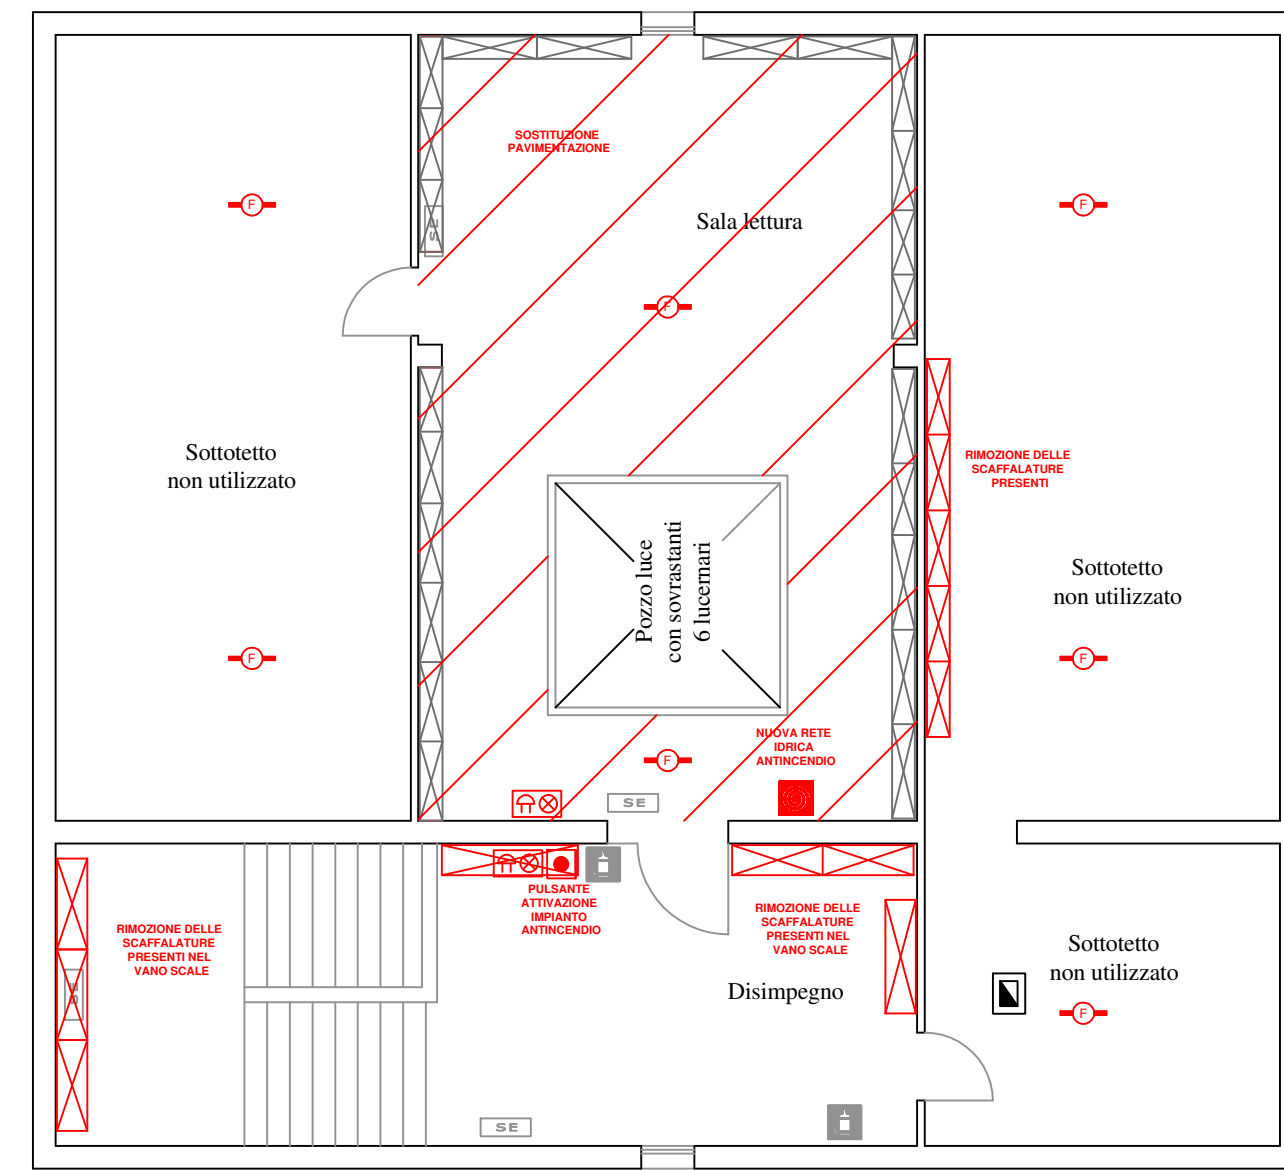

LEGENDA	
Vie di fuga orizzontali	Centrale rivelazione incendio
Vie di fuga verso il basso	Pulsante di allarme
Punto di raccolta	Pulsante di sgancio dell'energia elettrica
Estintore a polvere	Porta REI 120
Estintore a CO2	Parete avente caratteristiche REI 120
Rilevatore di fumo e calore	Naspo
Valvola intercettazione gas combustibile	Lampade di emergenza
Attacco autopompa VVF	Separatore ottico-acustico allarme antincendio
	Idriante soprasuolo