



SCUOLA DELL'INFANZIA	RIP	COORDINAMENTO E PROGETTAZIONE ARCHITETTONICA
RESPONSABILE DEL PROCEDIMENTO	IAx	ARCHITETTI ASSOCIATI
Geom. LUCIA CAMPANA	IAx	PROGETTISTI: ANTONIO, ANTONIO, PIERLUIGI
	IAx	STRUTTURE E STUDI STRADICI
	IAx	www.iax-associati.it
	IAx	CONSULENTI: ING. MARCO CRIVELLO, TIZIANA
	IAx	ING. GIULIO PIERROGALLI
ELABORATO	TAOCLA	PROGETTISTI S.R.L.
IMPIANTO IDRICO SANITARIO E IDRICO ANTINCENDIO	IM04	
SCALA 1:1000		DATA: Dicembre 2017

LEGENDA IMPIANTO IDRICO SANITARIO



Tubazione idrica acqua fredda sanitaria.
Per dimensioni, materiali isolamento e modalità di posa vedi planimetria.
Tubazione idrica acqua calda sanitaria.
Per dimensioni, materiali isolamento e modalità di posa vedi planimetria.
Tubazione idrica acqua fredda non potabile.
Per dimensioni, materiali isolamento e modalità di posa vedi planimetria.
Tubazione idrica acqua fredda non potabile.
Per dimensioni, materiali isolamento e modalità di posa vedi planimetria.
Tubazione idrica acqua fredda non potabile.
Per dimensioni, materiali isolamento e modalità di posa vedi planimetria.

Note Tubazioni

Le tubazioni interne posate in controsoffitto lungo le vie di esodo sono isolate con isolante avente euroclassse di resistenza al fuoco B. s2, d0 EN13501

Le tubazioni installate nei locali tecnici sono opportunamente isolate e rivestite in PVC

SCHEMA DEGLI ALLACCI AI SANITARI ALL'INTERNO DEI LOCALI WC

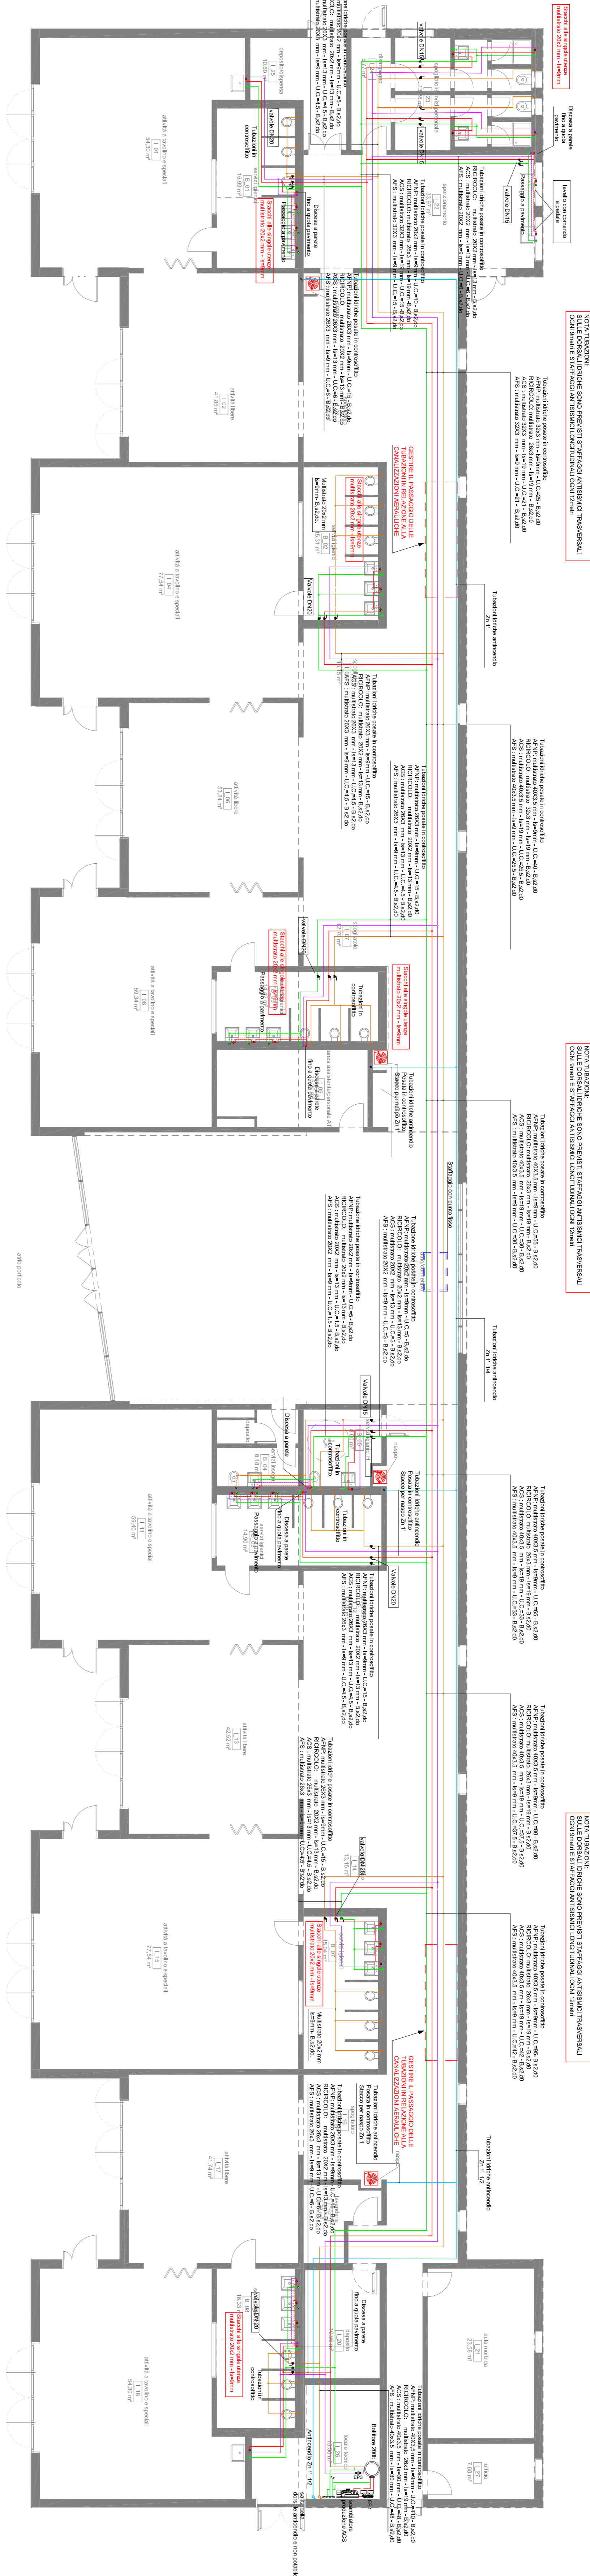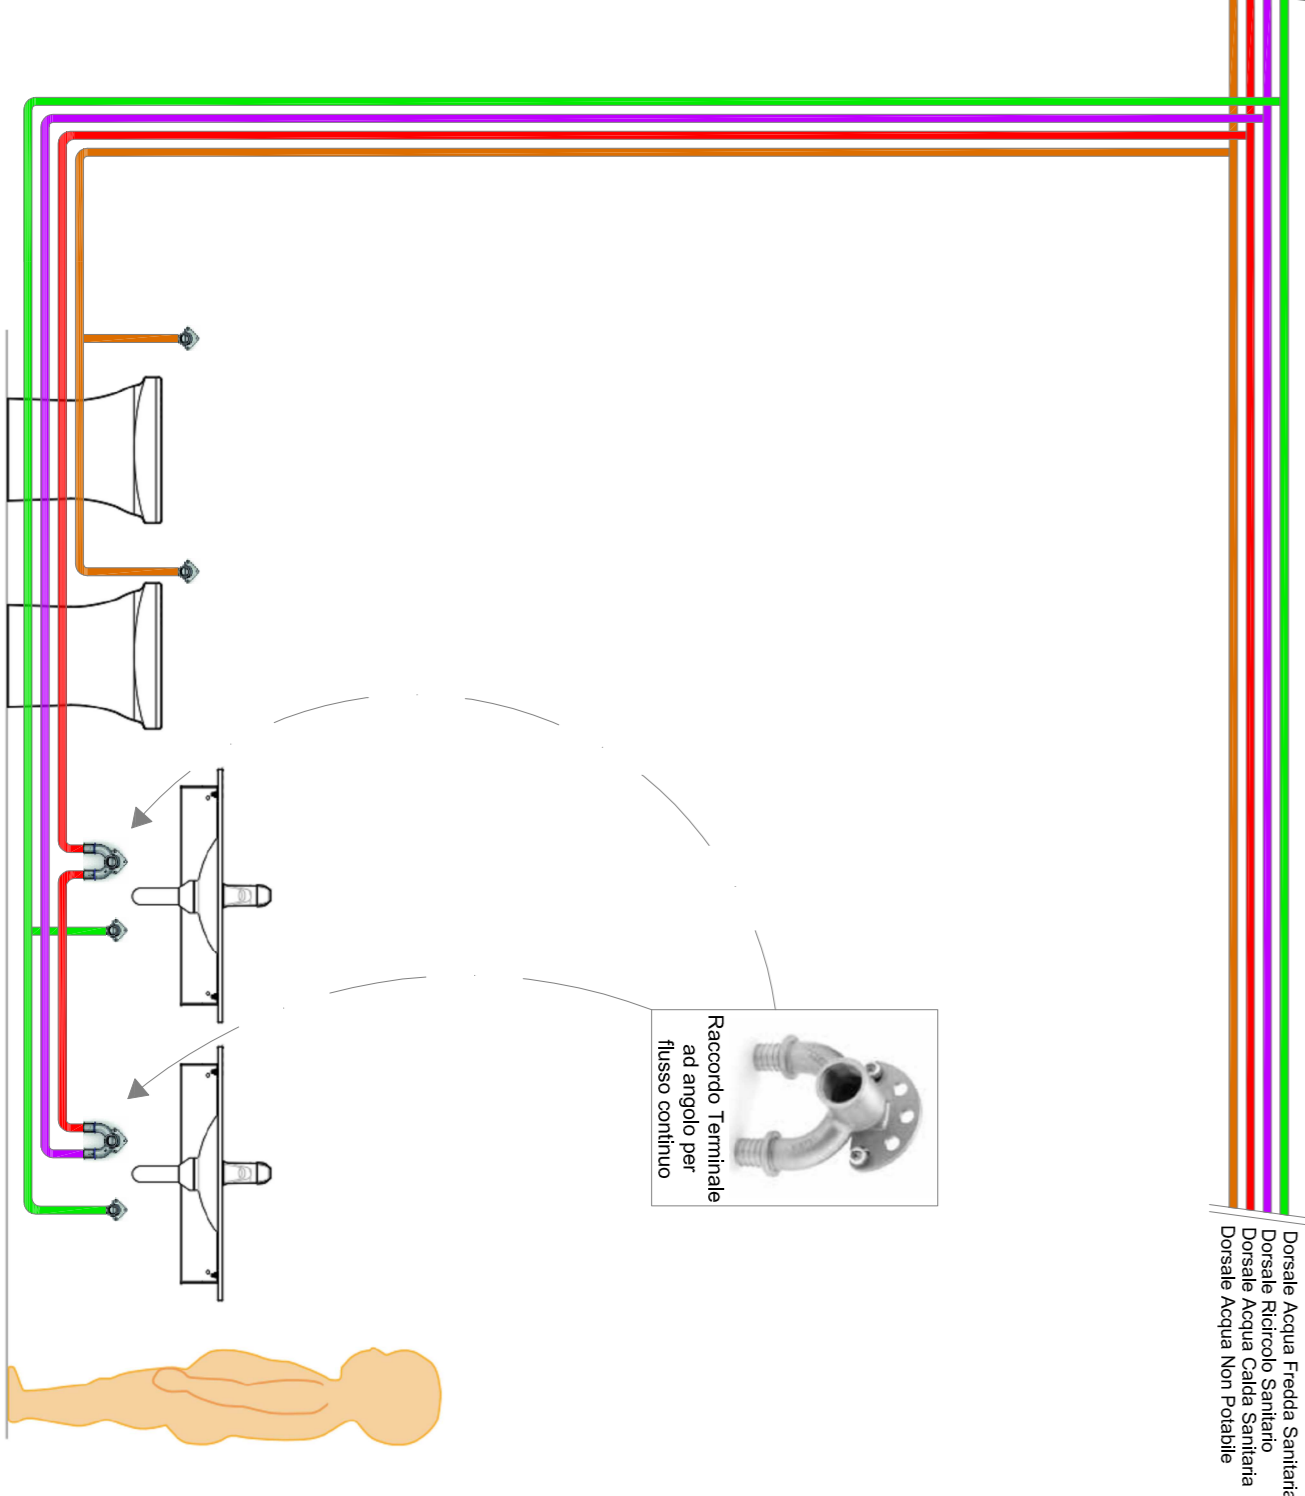

PARTICOLARI STAFFAGGIO TUBAZIONI

scala 1:50

QUOTA INSTALLAZIONE LAVABO ADULTI



QUOTA INSTALLAZIONE WC BAMBINI

